
 
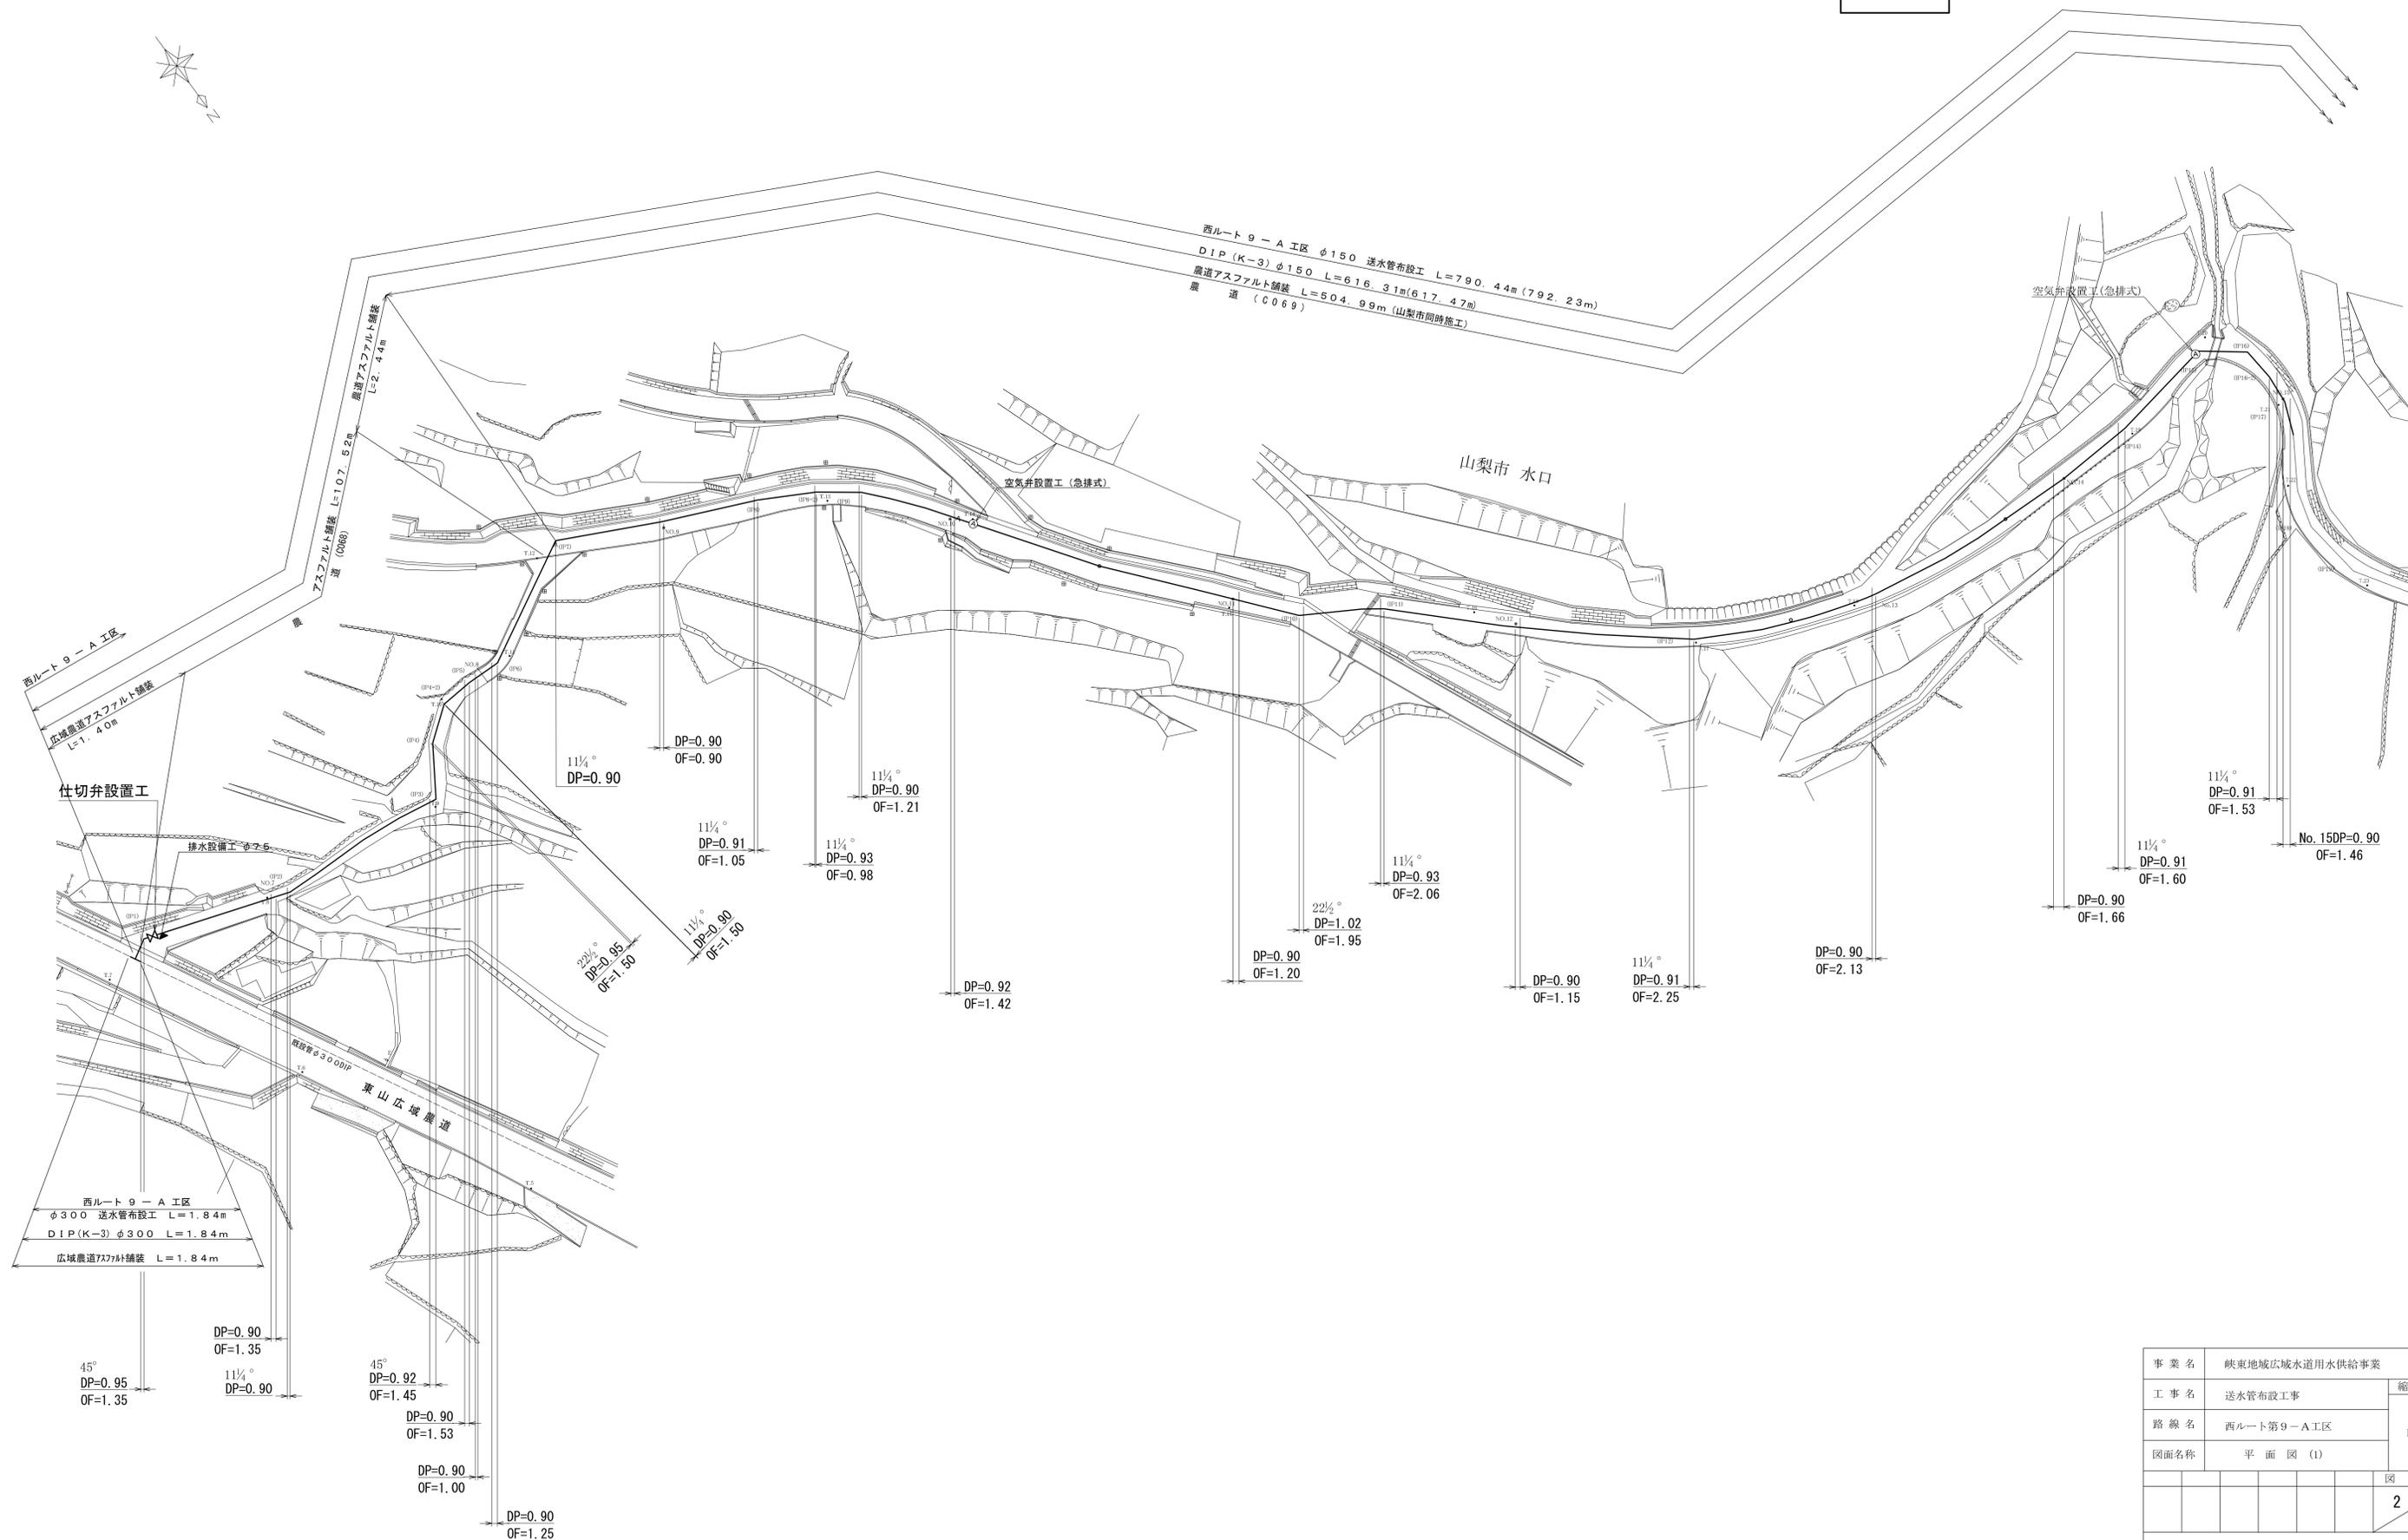
 


平面図(1) s=1:500

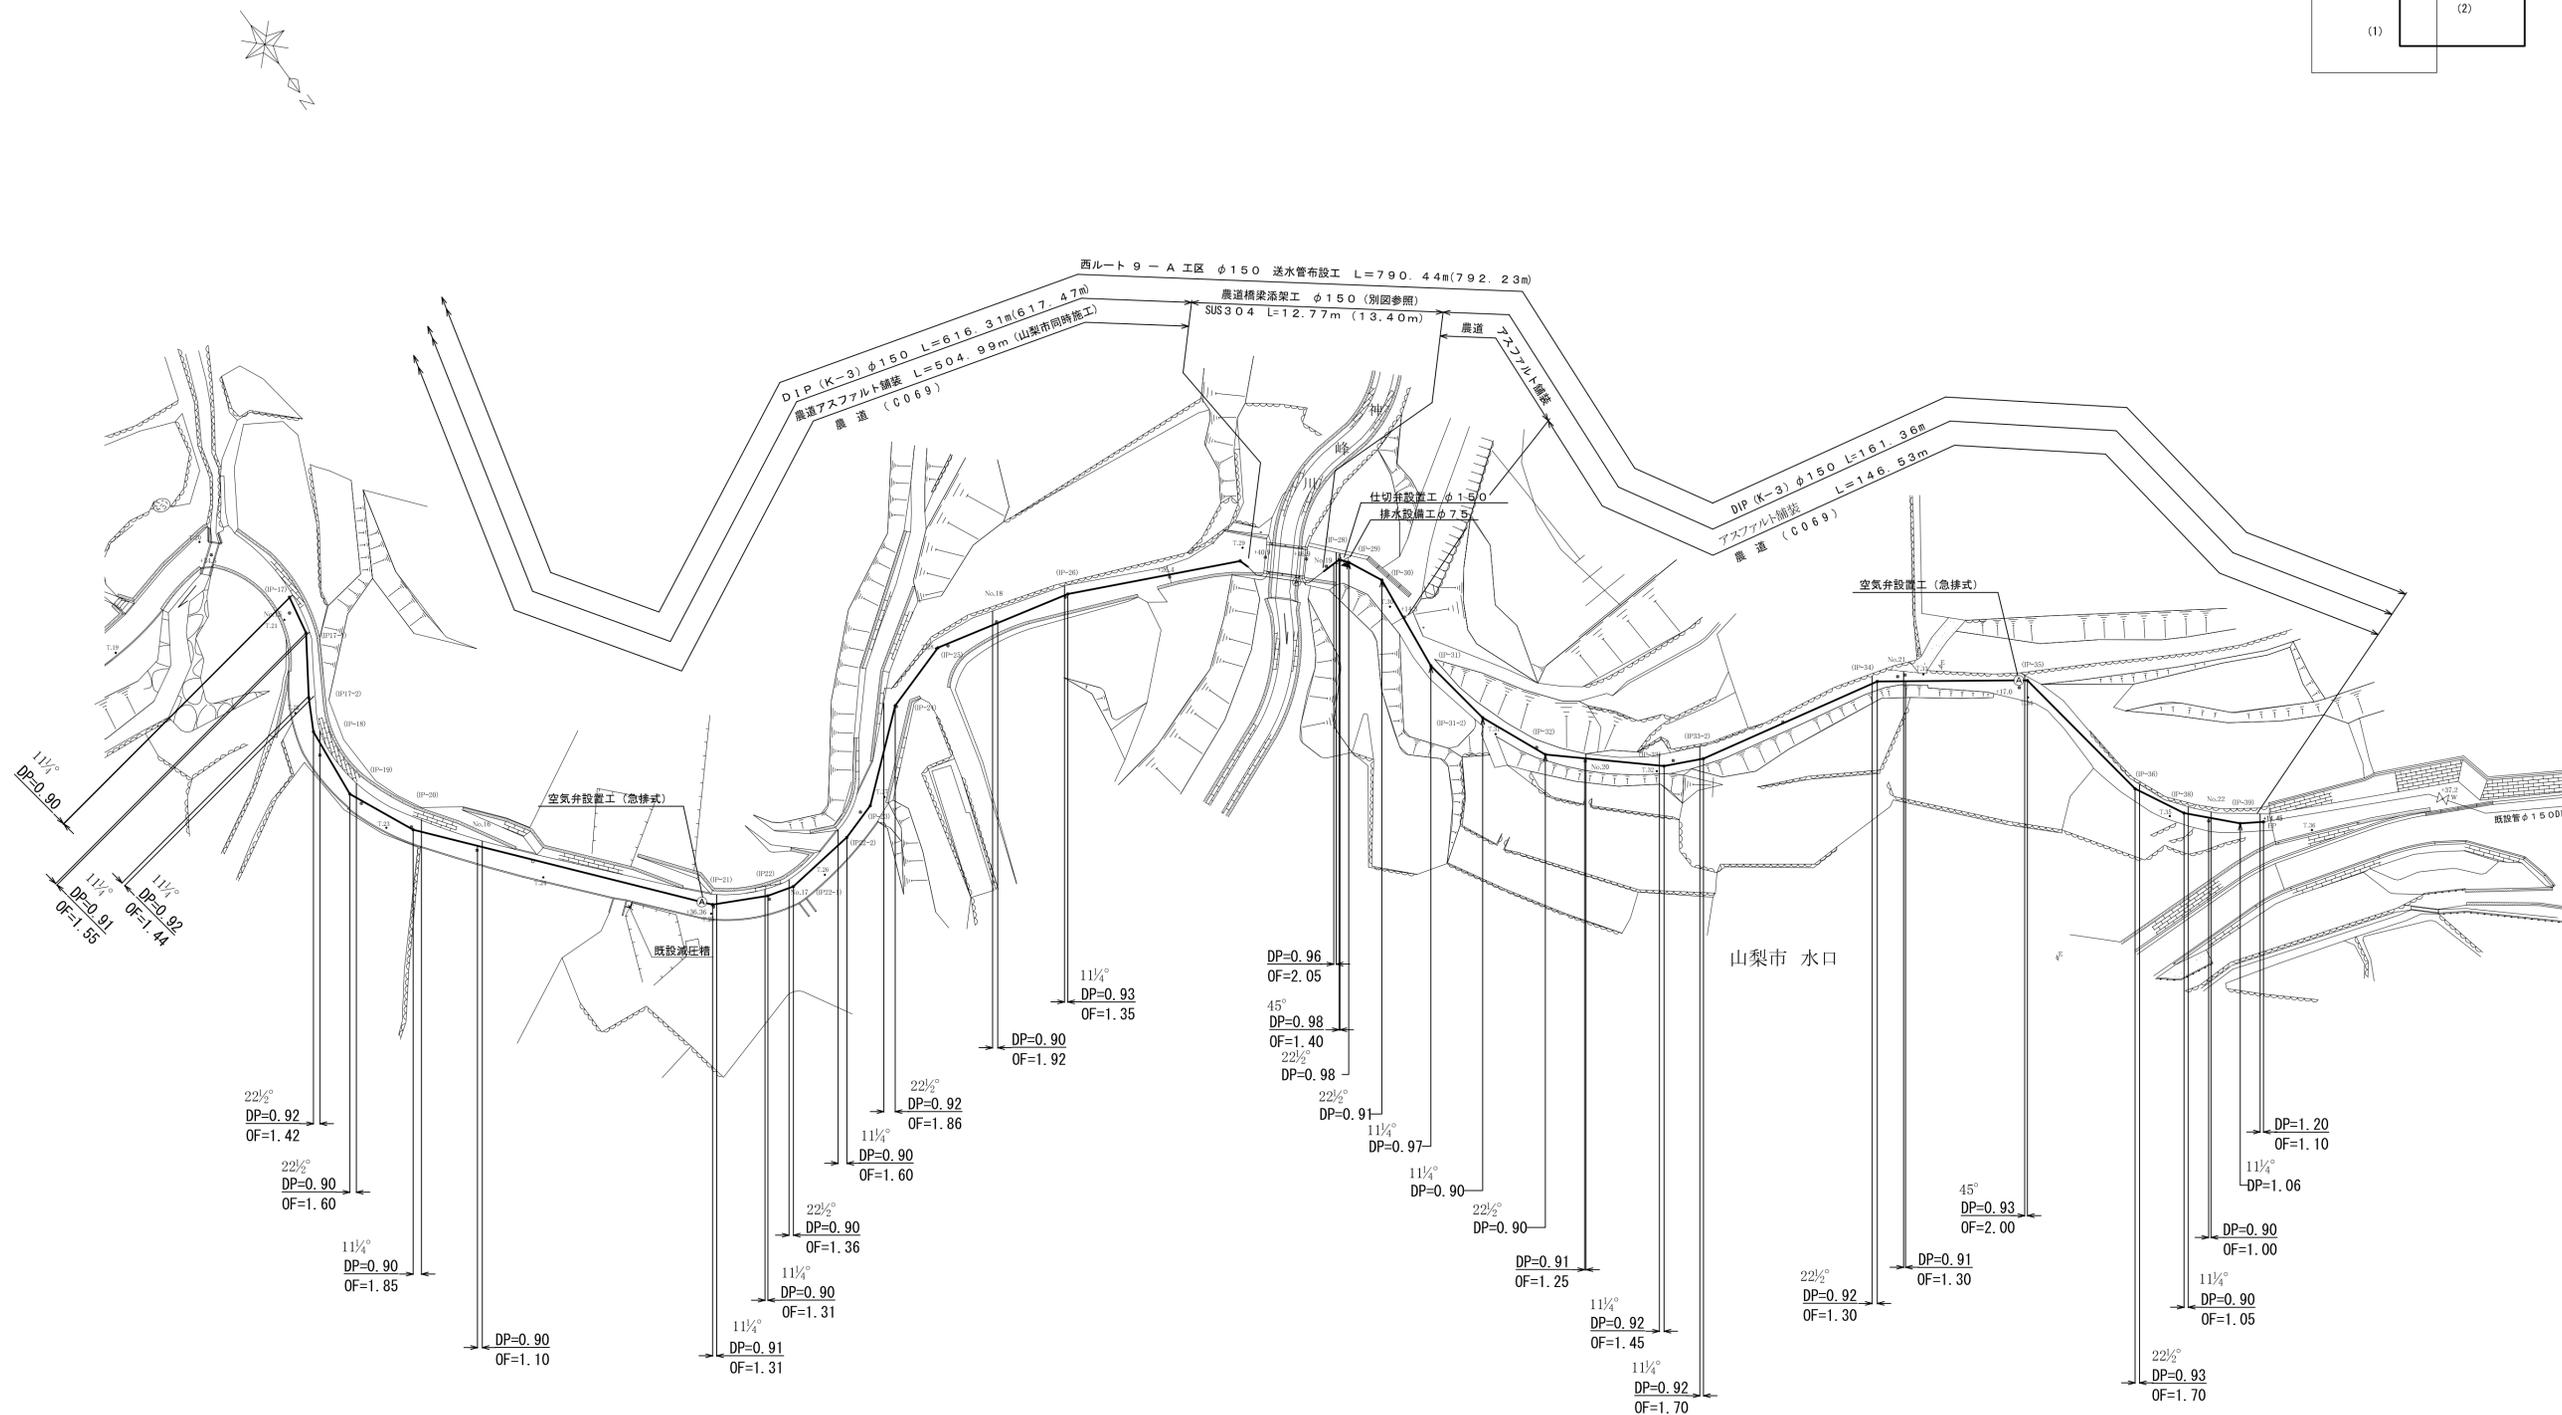


平面図(2) s=1:500



| | | |
|-------------|----------------|-------|
| 事業名 | 峡東地域広域水道用水供給事業 | |
| 工事名 | 送水管布設工事 | 縮尺 |
| 路線名 | 西ルート第9-A工区 | 1:500 |
| 図面名称 | 平面図(2) | |
| 図番 | | |
| | | 3 |
| | | 21 |
| 峡東地域広域水道企業団 | | |

縦断図(2) V=1/100
H=1/500

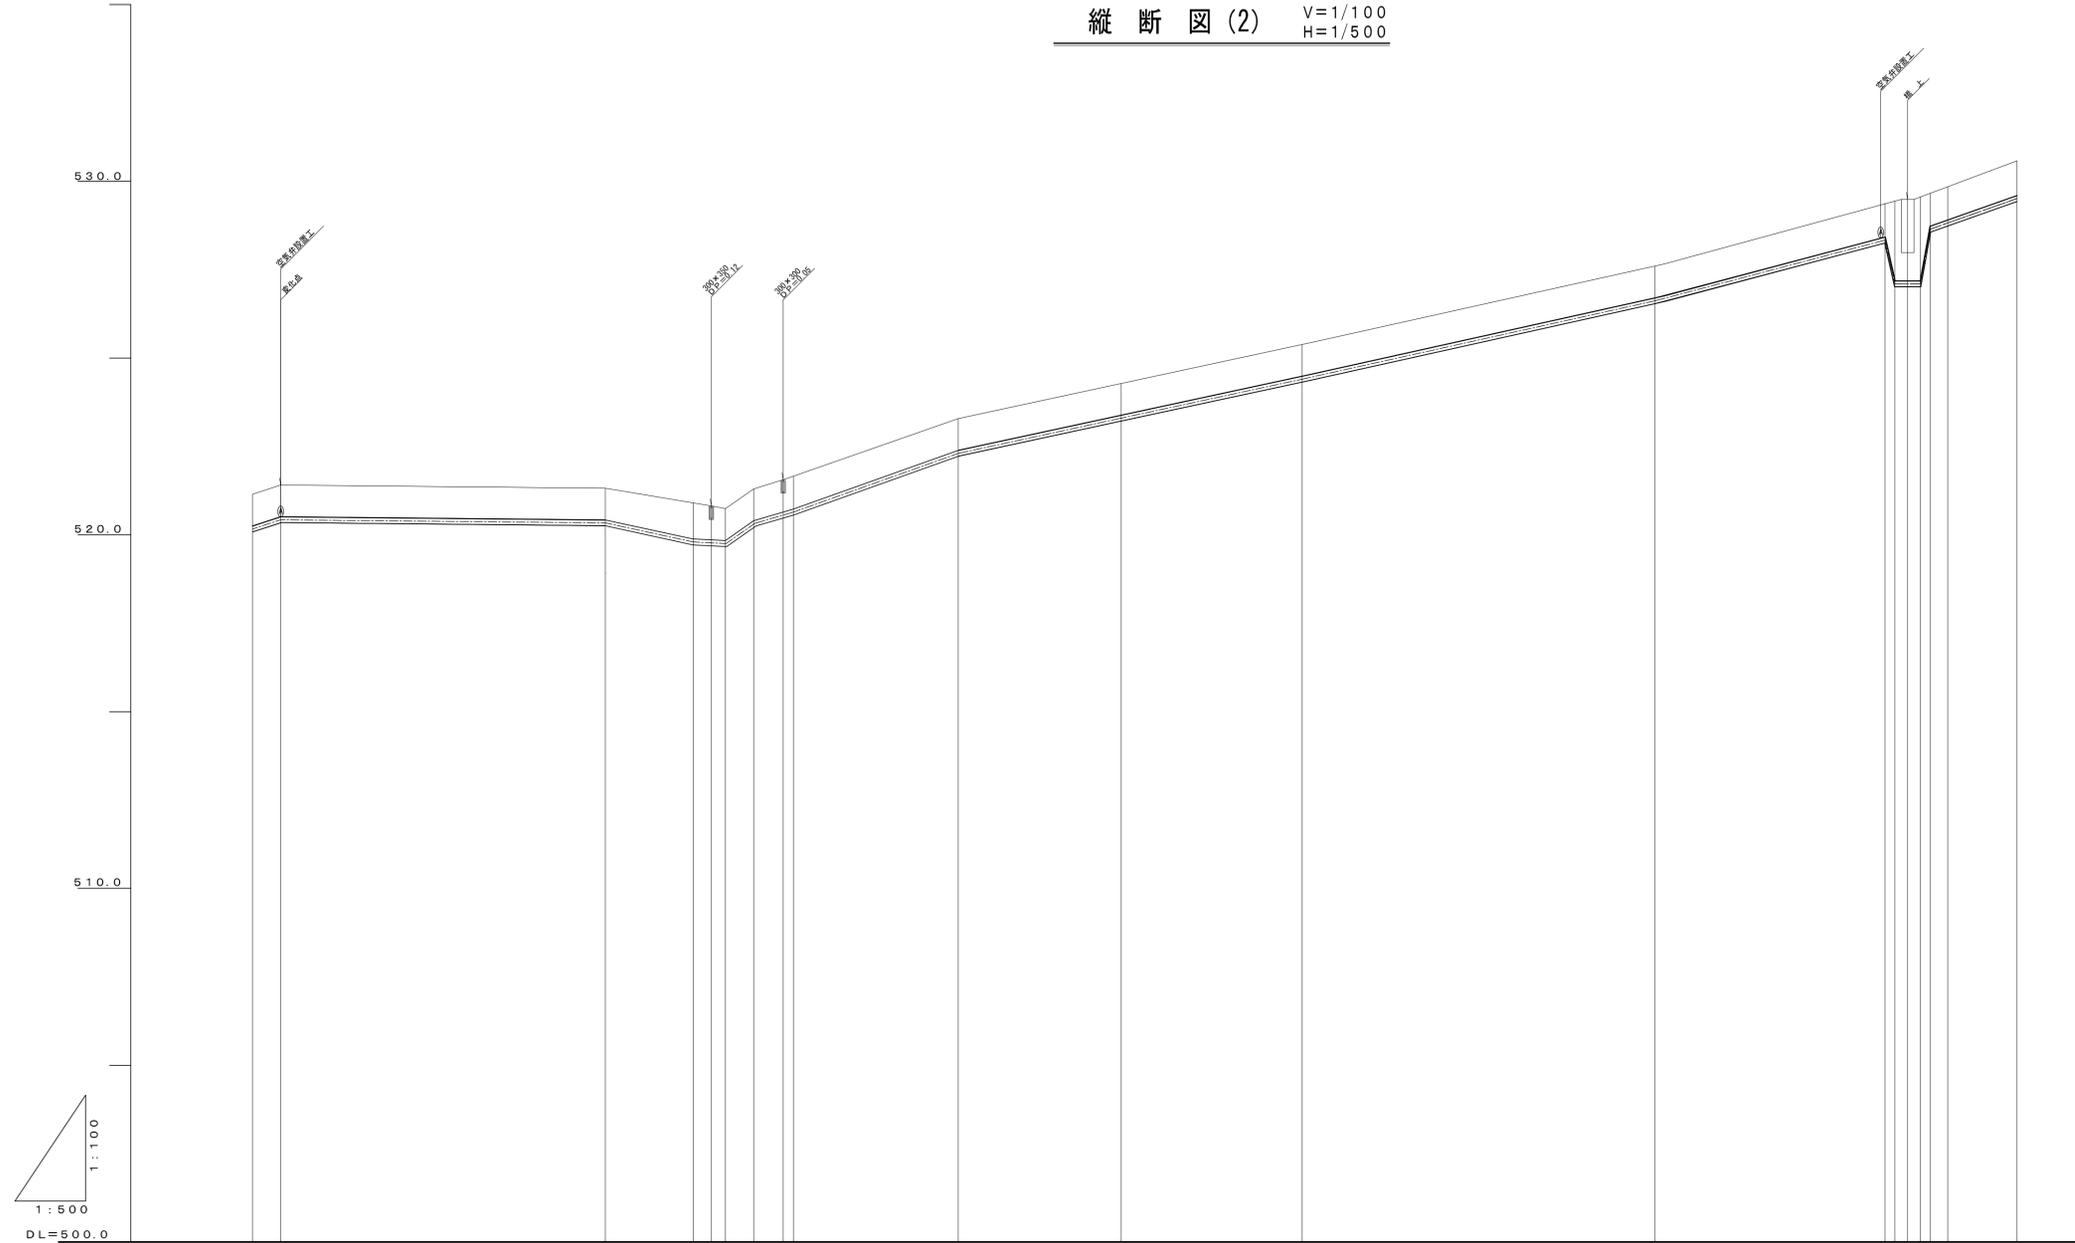


| | | | | | | | | | | | | | | | | |
|------|--------------------------|--------|---------|---------|--------|---------|--------|--------|---------|---------------------|--------------------|---------------------|---------------------|---------|-----------|-------|
| 管中敷 | DIP (K-3) φ150 L=616.31m | | | | | | | | | | | | | | | |
| 管口記 | | | | | | | | | | | | | | | | |
| 結露土 | | | | | | | | | | | | | | | | |
| 土さかり | 0.92 | 0.90 | 0.90 | 1.02 | 0.93 | 0.90 | 0.91 | 0.90 | 0.90 | 0.90 | 0.91 | 0.90 | 0.90 | 0.91 | 0.90 | |
| 管中高 | 520.15 | 520.38 | 520.37 | 519.97 | 520.53 | 522.31 | 523.33 | 524.46 | 526.66 | 527.41 | 528.50 | 527.18 | 527.23 | 527.25 | 528.83 | |
| 地盤高 | 521.15 | 521.36 | 521.32 | 521.54 | 523.29 | 524.32 | 525.44 | 527.66 | 528.40 | 529.48 | 529.56 | 529.61 | 529.63 | 529.81 | 530.30 | |
| 追距離 | 180.89 | 184.59 | 230.59 | 242.20 | 252.89 | 279.38 | 303.68 | 329.30 | 378.92 | 391.52 | 410.06 | 411.46 | 413.27 | 415.07 | 418.21 | |
| 溝距離 | 8.12 | 3.90 | 46.00 | 11.61 | 10.69 | 26.49 | 24.30 | 25.62 | 49.62 | 12.60 | 18.54 | 1.40 | 1.81 | 1.40 | 1.74 | |
| 測点 | NO.10 +3.8 | NO.11 | (IP.10) | (IP.11) | NO.12 | (IP.12) | NO.13 | NO.14 | (IP.14) | (IP.15) (-37.90) | (IP.15) (-34.5) | (IP.15) (-36.31) | (IP.15) (-37.41) | (IP.16) | (IP.16-2) | NO.15 |

注記

- 1) 縦断図の単距離は、管路延長を示す。
- 2) 測点番号()は、実施にて使用した測点を示し、その他の測点番号は、道路センターの測点を示す。

| | | |
|-------------|----------------|--------------------|
| 事業名 | 峡東地域広域水道用水供給事業 | |
| 工事名 | 送水管布設工事 | 縮尺 |
| 路線名 | 西ルート第9-A工区 | V=1/100 H=1/500 |
| 図面名称 | 縦断図(2) | |
| | | 図番 |
| | | 5 |
| | | 21 |
| 峡東地域広域水道企業団 | | |

縦断図(3) V=1/100
H=1/500

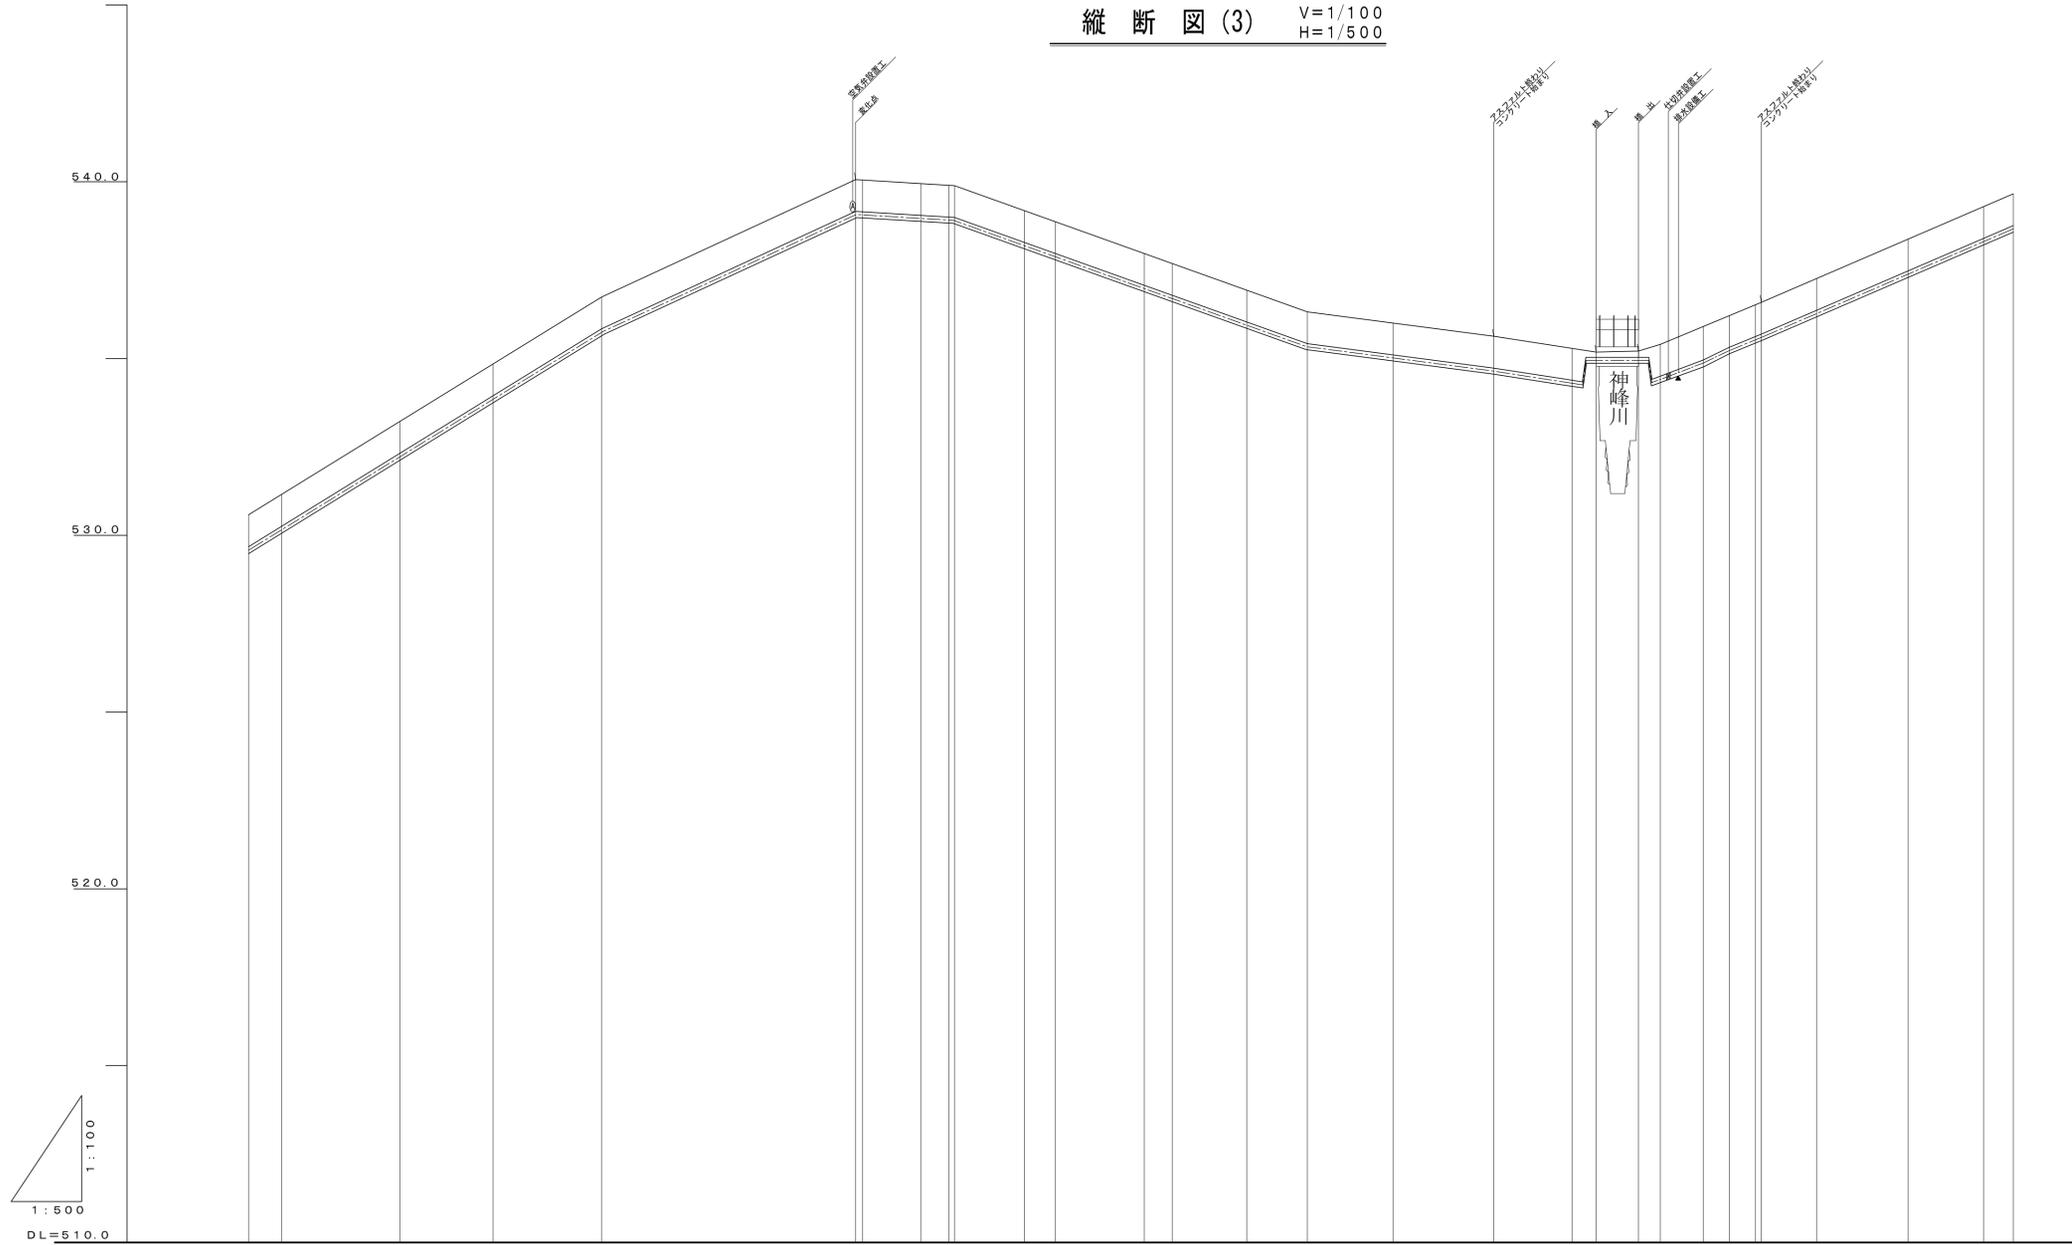


| 測点 | 車距離 | 追距 加離 | 地盤高 | 計地盤高 | 管心中高 | 土さかり | 計か 画 土り | 管勾配 | 管心長 |
|------------------|----------------------|------------------|------------------|------------------|------------------|--------------|---------------|--------------------|--------------------------|
| NO.15 (IP.15) | 0.20 0.16 1.79 | 406.97 428.76 | 530.69 530.74 | 530.69 529.76 | 530.60 529.76 | 0.90 0.90 | | | DIP (K-3) φ150 L=616.31m |
| (IP.17-1) | 5.79 | 434.55 | 531.28 | 530.29 | 531.15 | 0.91 | | i=14.82% 21.44% | |
| (IP.17-2) | 9.55 | 444.10 | 532.15 | 531.15 | 531.02 | 0.92 | | i=14.45% 19.38% | |
| (IP.18) | 5.04 | 449.14 | 532.61 | 531.61 | 531.48 | 0.92 | | i=9.28% 35.79% | |
| (IP.19) | 10.59 | 459.73 | 534.18 | 533.18 | 533.05 | 0.90 | | i=10.02% 16.66% | |
| (IP.20) | 10.69 | 470.42 | 535.73 | 534.73 | 534.60 | 0.90 | | i=6.11% 21.72% | |
| NO.16 | 6.72 | 477.14 | 536.74 | 535.74 | 535.61 | 0.90 | | i=2.34% 29.41% | |
| (IP.21) | 36.97 | 514.14 | 540.05 | 539.05 | 538.92 | 0.91 | | i=3.26% 12.90% | |
| (IP.22-1) | 8.24 | 522.38 | 539.95 | 538.95 | 538.82 | 0.90 | | | |
| (IP.22-2) | 4.00 | 526.38 | 539.90 | 538.90 | 538.77 | 0.90 | | | |
| NO.17 | 1.09 | 527.47 | 539.89 | 538.89 | 538.76 | 0.90 | | | |
| (IP.23) | 9.60 | 537.07 | 539.25 | 538.25 | 538.12 | 0.90 | | | |
| (IP.24) | 20.93 | 558.00 | 537.15 | 536.15 | 536.02 | 0.92 | | | |
| (IP.25) | 10.59 | 568.59 | 536.61 | 535.61 | 535.48 | 0.90 | | | |
| NO.18 | 9.02 | 577.61 | 536.32 | 535.32 | 535.19 | 0.90 | | | |
| (IP.26) | 11.67 | 589.28 | 536.05 | 535.05 | 534.92 | 0.93 | | | |
| +26.4 | 17.74 | 607.02 | 535.63 | 534.63 | 534.50 | 0.90 | | | |
| (IP.27) | 7.50 | 614.52 | 535.33 | 534.33 | 534.20 | 0.90 | | | SIS304 φ150 L=12.77m |
| +40.9 | 1.97 | 620.82 | 535.18 | 534.18 | 534.05 | 0.90 | | | |
| +46.9 | 6.96 | 627.72 | 535.55 | 534.55 | 534.42 | 0.98 | | | |
| NO.19 | 0.25 | 629.33 | 535.40 | 534.40 | 534.27 | 0.96 | | | |
| (IP.28) | 2.19 | 631.52 | 535.68 | 534.68 | 534.55 | 0.98 | | | |
| (IP.29) | 2.39 | 633.91 | 535.78 | 534.78 | 534.65 | 0.98 | | | |
| (IP.30) | 5.59 | 639.50 | 536.22 | 535.22 | 535.09 | 0.91 | | | |
| +14.3 | 4.81 | 643.91 | 536.59 | 535.59 | 535.46 | 0.90 | | | |
| (IP.31) | 9.72 | 654.03 | 537.17 | 536.17 | 536.04 | 0.97 | | | |
| (IP.31-2) | 10.79 | 664.82 | 538.32 | 537.32 | 537.19 | 0.90 | | | |
| (IP.32) | 10.69 | 675.51 | 539.43 | 538.43 | 538.30 | 0.90 | | | |
| NO.20 | 8.48 | 677.63 | 539.66 | 538.66 | 538.53 | 0.91 | | | |

注記
 1) 縦断図の単距離は、管路延長を示す。
 2) 測点番号()は、実施にて使用した測点を示し、
 その他の測点番号は、道路センターの測点を示す。

| | | |
|-------------|----------------|--------------------|
| 事業名 | 峡東地域広域水道用水供給事業 | |
| 工事名 | 送水管布設工事 | 縮尺 |
| 路線名 | 西ルート第9-A工区 | V=1/100 H=1/500 |
| 図面名称 | 縦断図(3) | |
| | | 図番 |
| | | 6 |
| | | 21 |
| 峡東地域広域水道企業団 | | |

縦断図(4) V=1/100
H=1/500

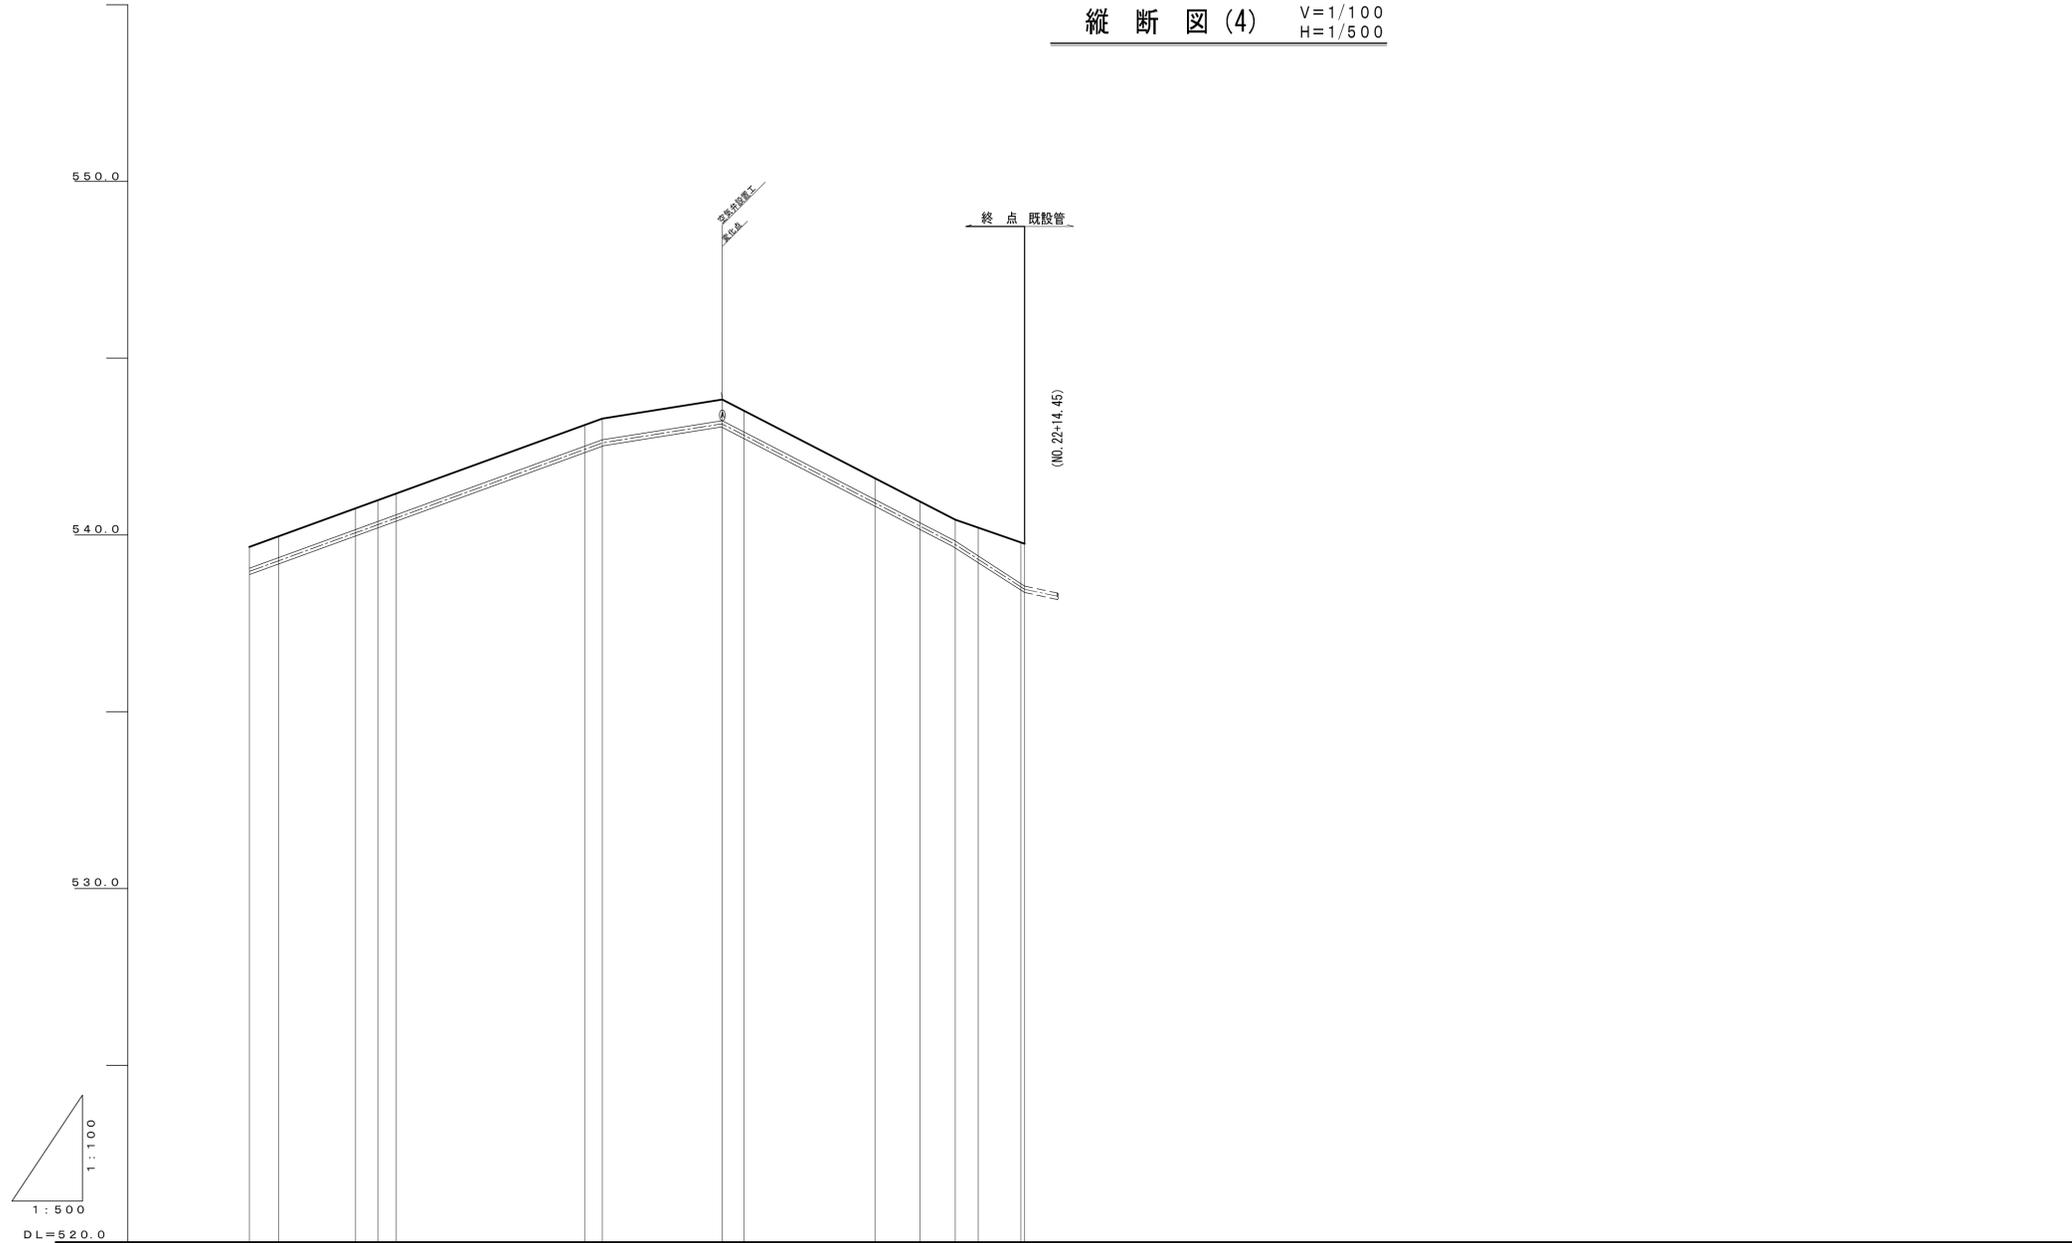

| | | | | | | | | | | | | |
|------|---|---------|-----------|------------------|------------------|--------|---------|------------------|--------|-----------------|--------|--------|
| 管心線 | DIP (K-3) φ150 L=161.36m | | | | | | | | | | | |
| 管名記 | ○ ¹ 7.33% _{12.00L} ○ ² 7.50% _{36.68L} ○ ³ 3.21% _{18.33L} ○ ⁴ 15.52% _{15.23L} ○ ⁵ 8.99% _{11.38L} ○ ⁶ 4.24% _{3.06L} ○ ⁷ 2.80% _{6.54L} | | | | | | | | | | | |
| 社園土 | | | | | | | | | | | | |
| 土さかり | 0.91 | 0.92 | 0.92 | 0.91 | 0.92 | 0.90 | 0.93 | 0.93 | 0.90 | 0.90 | 1.06 | 1.20 |
| 管中高 | 538.67 | 538.80 | 540.23 | 542.30 | 542.31 | 542.85 | 542.82 | 540.39 | 539.45 | 538.29 | 538.65 | 538.32 |
| 地盤高 | 539.66 | 540.90 | 541.23 | 543.29 | 543.31 | 543.83 | 543.83 | 541.39 | 540.43 | 540.27 | 539.79 | 539.60 |
| 追距離 | 677.63 | 683.06 | 688.85 | 726.31 | 726.84 | 743.31 | 748.70 | 771.30 | 775.99 | 779.69 | 787.99 | 790.44 |
| 溝距離 | 2.12 | 15.43 | 5.79 | 27.16 | 1.20 | 0.53 | 17.00 | 4.69 | 3.70 | 8.30 | 2.45 | |
| 測点 | NO.20 | (IP.33) | (IP.33-2) | NO.21 (IP.34) | +17.0 (IP.35) | | (IP.36) | NO.22 (IP.38) | | +0.5 (IP.39) | | |


注記

- 縦断図の単距離は、管路延長を示す。
- 測点番号()は、実施にて使用した測点を示し、その他の測点番号は、道路センターの測点を示す。


| | | | |
|-------------|----------------|--------------------|--|
| 事業名 | 峡東地域広域水道用水供給事業 | | |
| 工事名 | 送水管布設工事 | 縮尺 | |
| 路線名 | 西ルート第9-A工区 | V=1/100 H=1/500 | |
| 図面名称 | 縦断図(4) | 図番 | |
| | | 7/21 | |
| 峡東地域広域水道企業団 | | | |

横断図(1) s=1:100


NO. 6

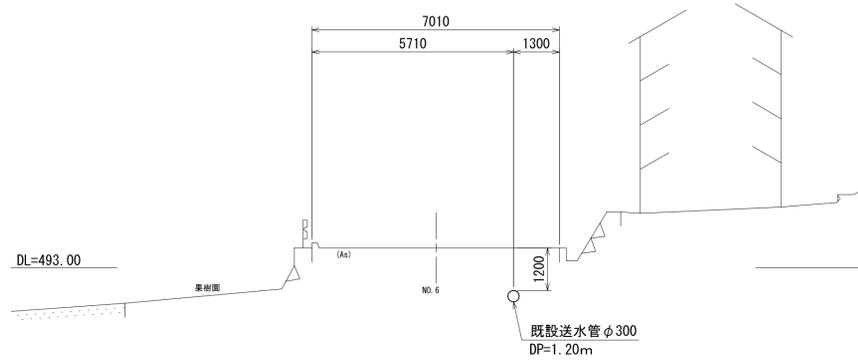


NO. 9

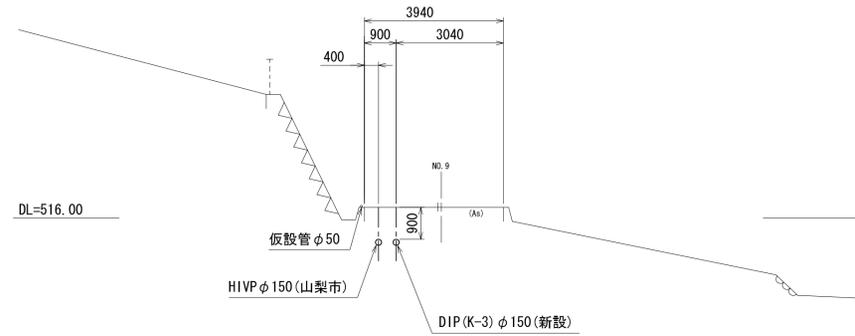


NO. 12

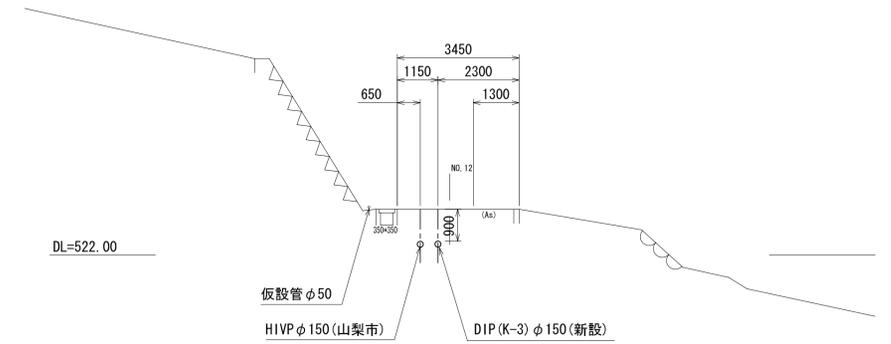


NO. 7

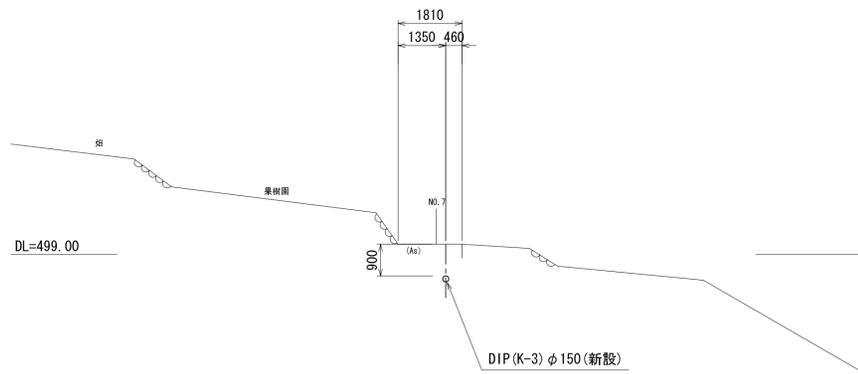


NO. 10

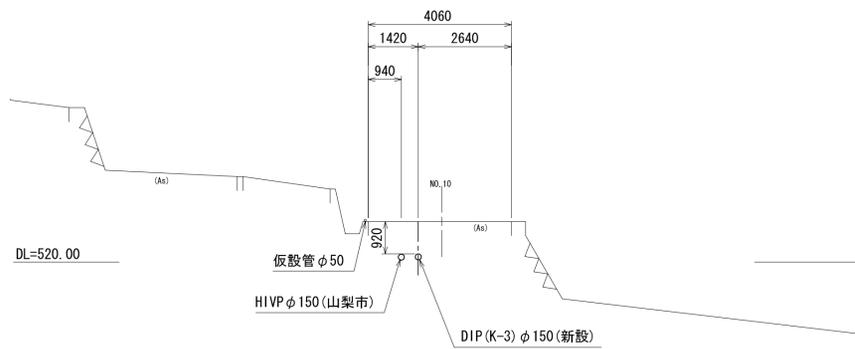


NO. 13

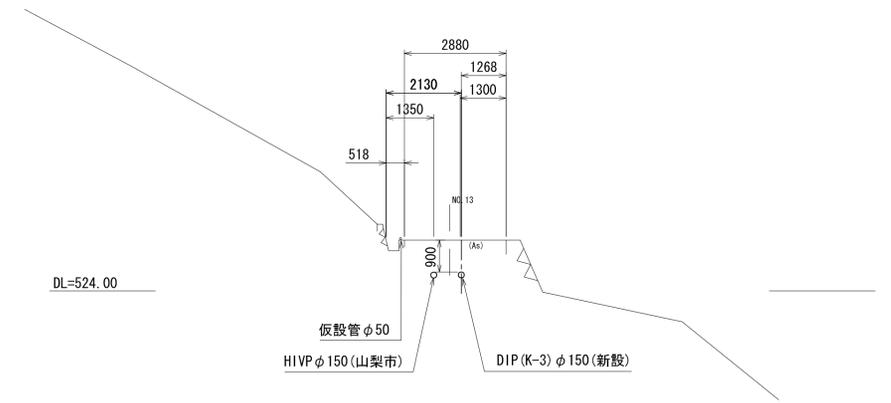

NO. 8

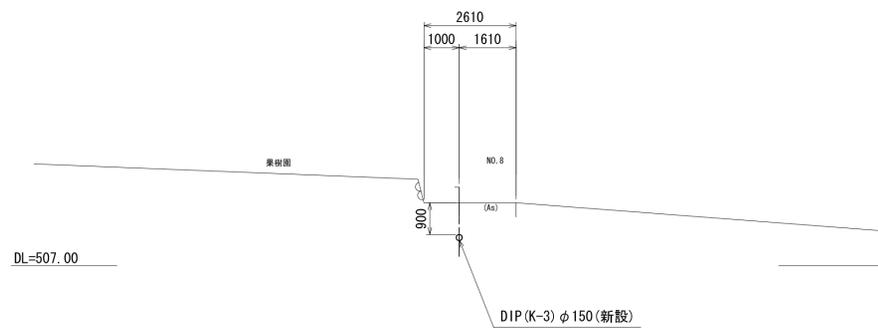


NO. 11

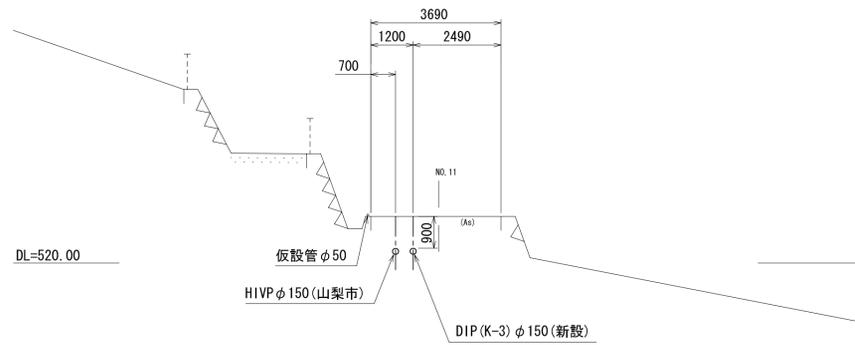


| | | |
|-------------|----------------|-------|
| 事業名 | 峡東地域広域水道用水供給事業 | |
| 工事名 | 送水管布設工事 | 縮尺 |
| 路線名 | 西ルート第9-A工区 | 1:100 |
| 図面名称 | 横断図(1) | |
| | | 図番 |
| | | 8 |
| | | 21 |
| 峡東地域広域水道企業団 | | |

横断図(2) s=1:100


NO. 14

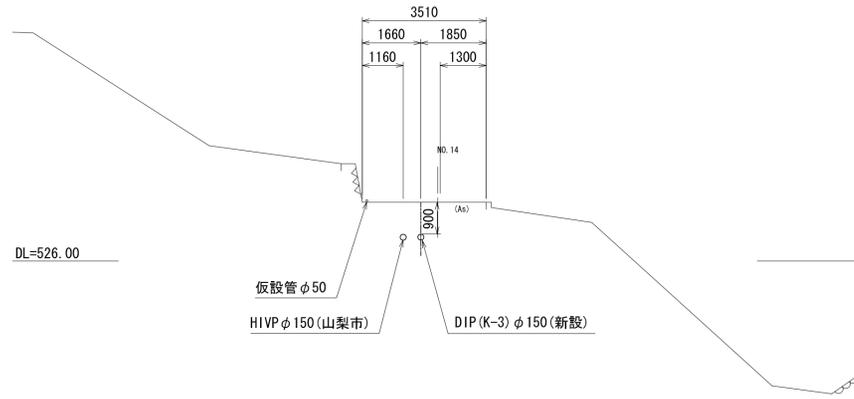


NO. 17

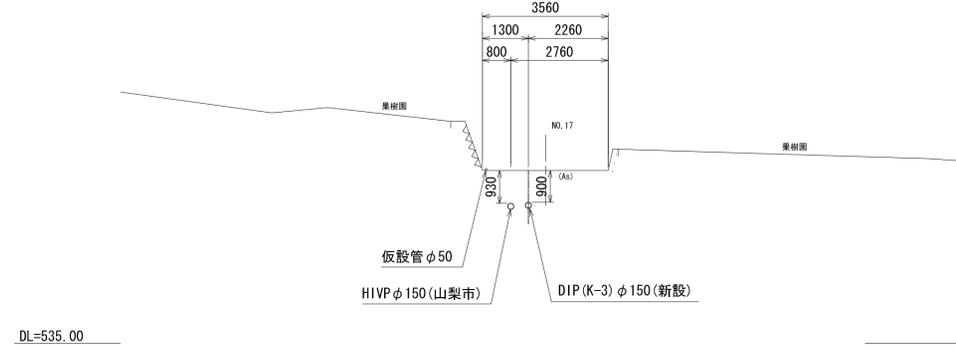


NO. 20

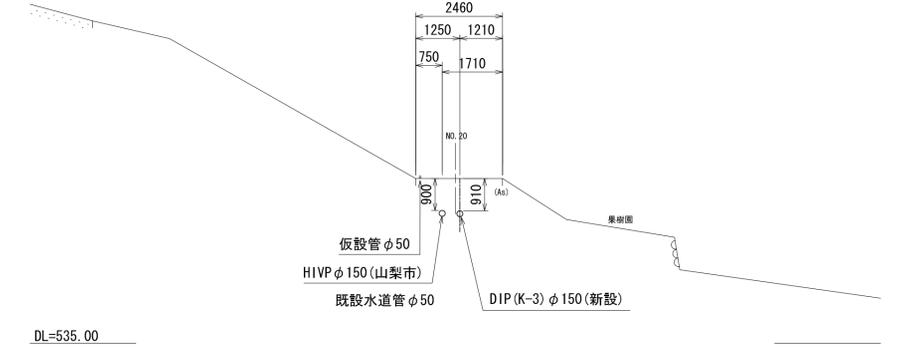


NO. 15

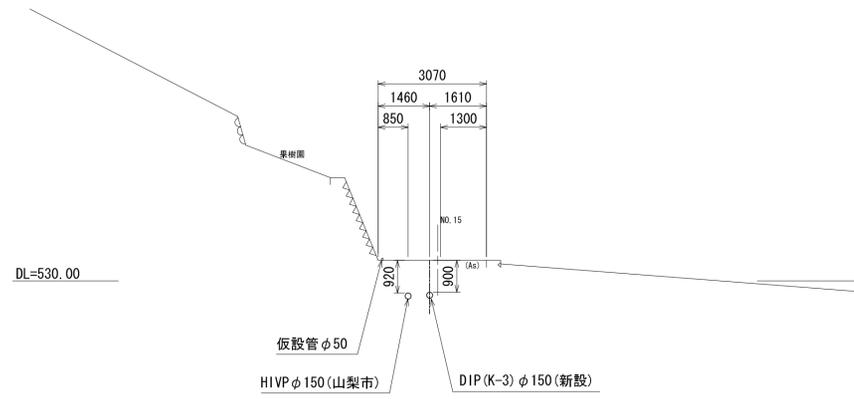


NO. 18

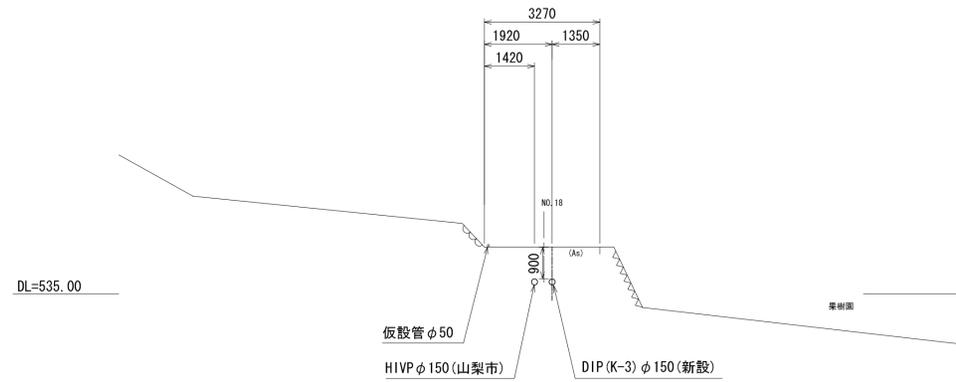


NO. 21

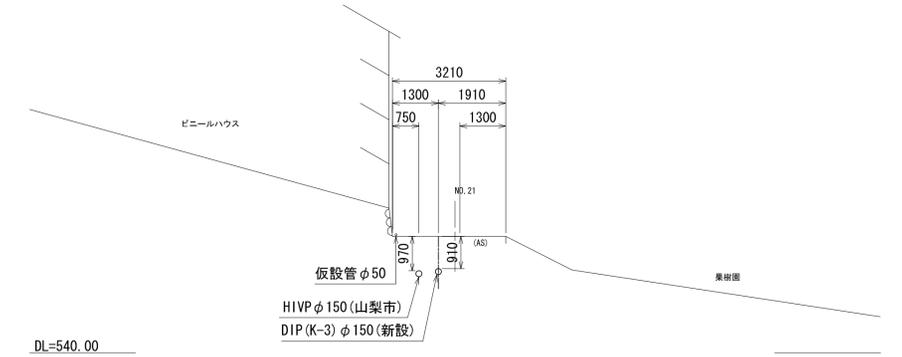

NO. 16


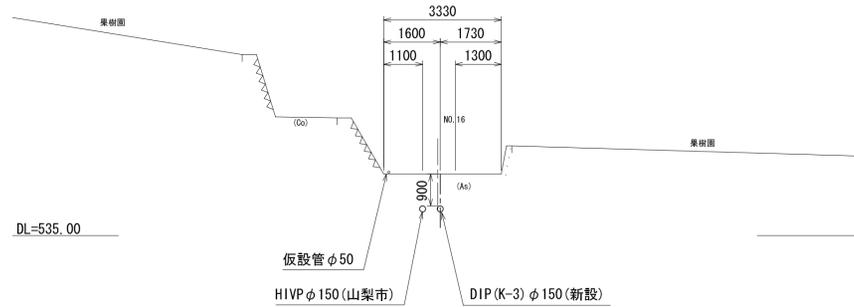


NO. 19+3.0

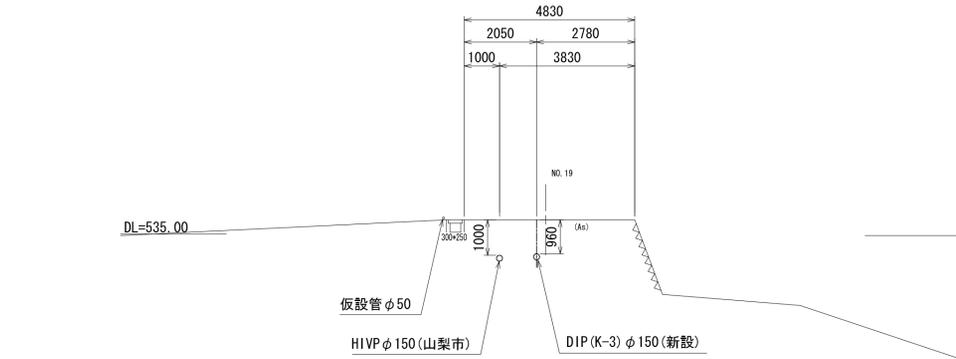

| | | |
|-------------|----------------|-------|
| 事業名 | 峡東地域広域水道用水供給事業 | |
| 工事名 | 送水管布設工事 | 縮尺 |
| 路線名 | 西ルート第9-A工区 | 1:100 |
| 図面名称 | 横断図(2) | |
| 図番 | | |
| 9 | | |
| 21 | | |
| 峡東地域広域水道企業団 | | |


横断図(3) S=1:100

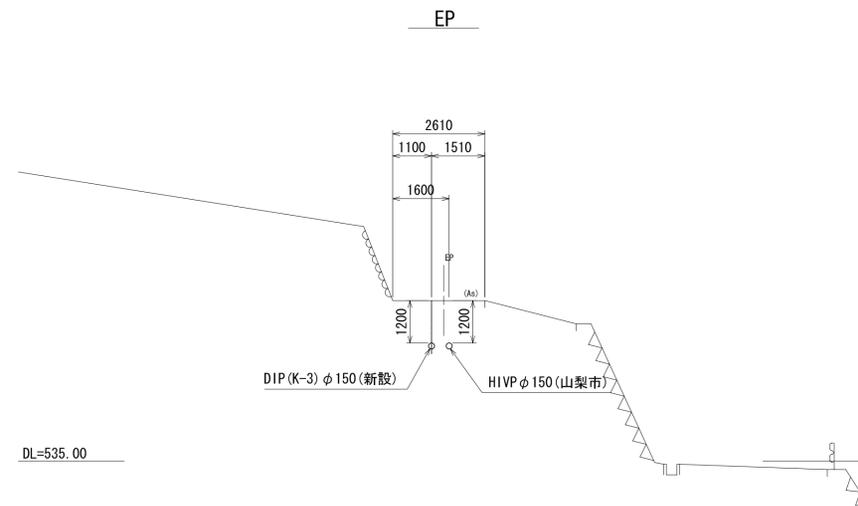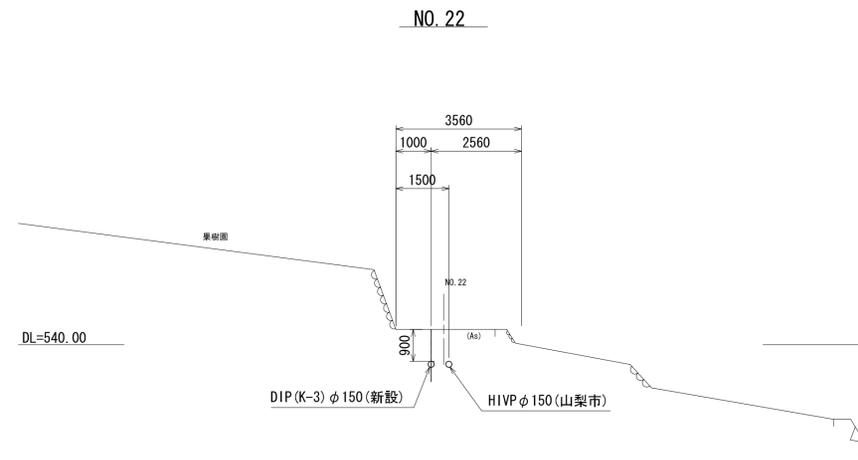


| | | | |
|-------------|----------------|-------|----------|
| 事業名 | 峡東地域広域水道用水供給事業 | | |
| 工事名 | 送水管布設工事 | 縮尺 | |
| 路線名 | 西ルート第9-A工区 | 1:100 | |
| 図面名称 | 横断図(3) | | |
| 図番 | | | |
| | | | 10 21 |
| 峡東地域広域水道企業団 | | | |

排水設備工詳細図 S=1:50

平面図

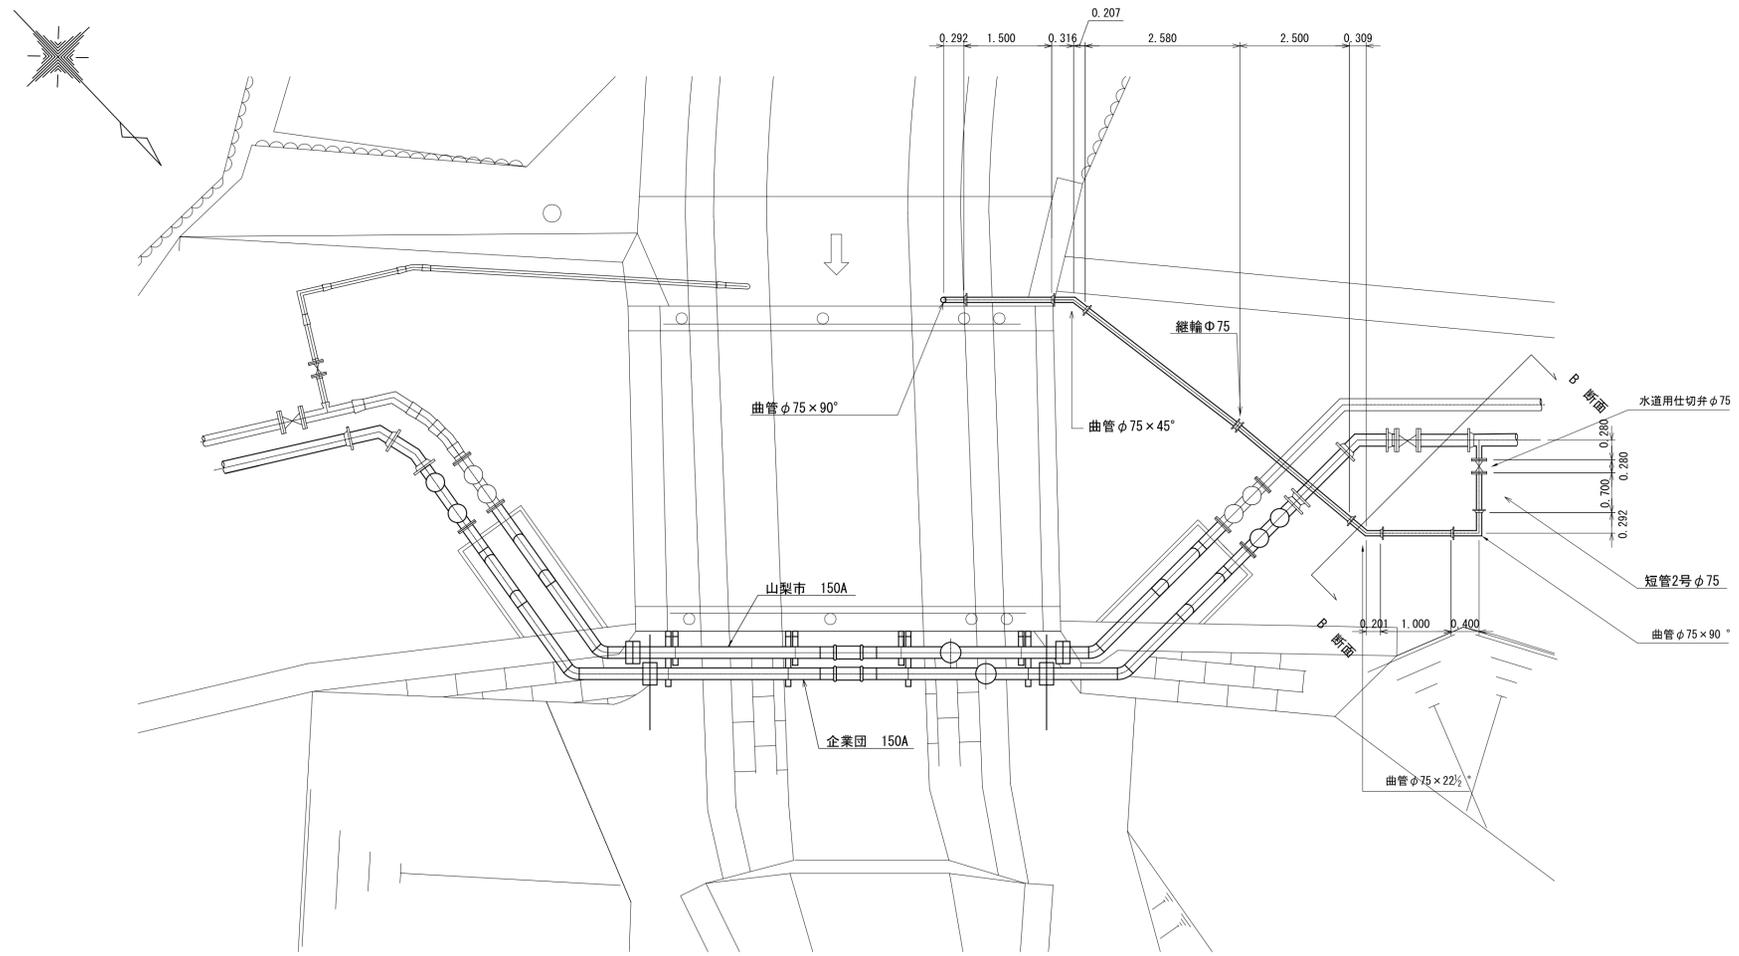


B断面図 S=1:20

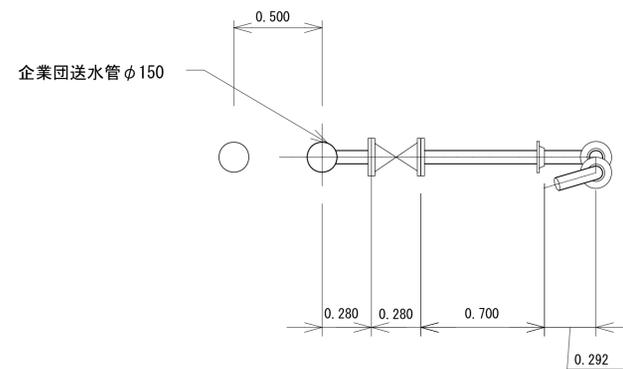


| | | |
|-------------|----------------|-----|
| 事業名 | 峡東地域広域水道用水供給事業 | |
| 工事名 | 送水管布設工事 | 箱 尺 |
| 路線名 | 西ルート第9-A工区 | 図示 |
| 図面名称 | 排水設備工詳細図 | |
| | | 図 番 |
| | 13 | 21 |
| 峡東地域広域水道企業団 | | |

農道橋一般図 (山梨市)

平面図 S=1:50
山梨市 150A

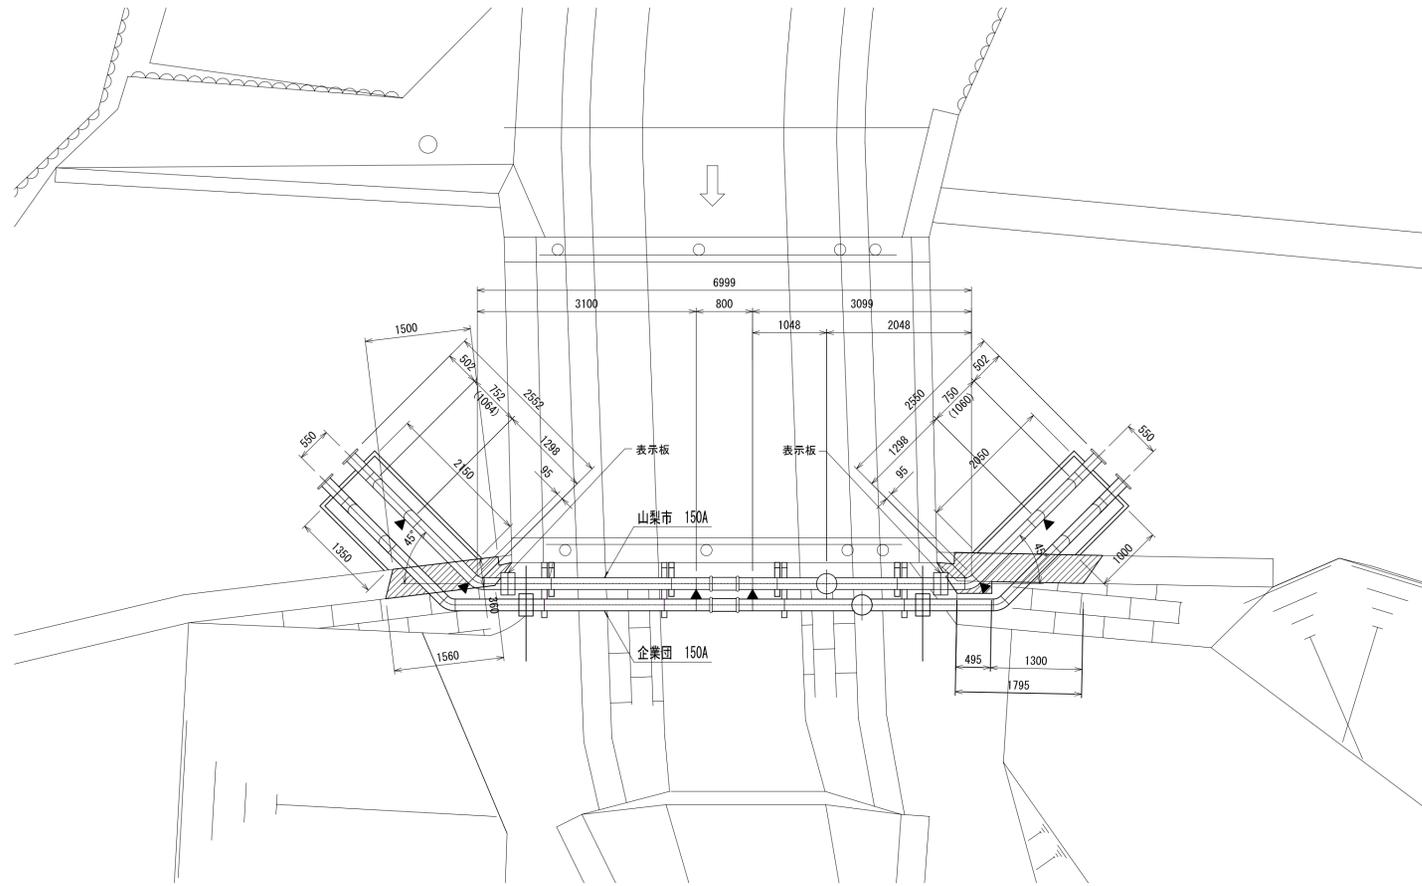


側面図 S=1:50
山梨市 150A

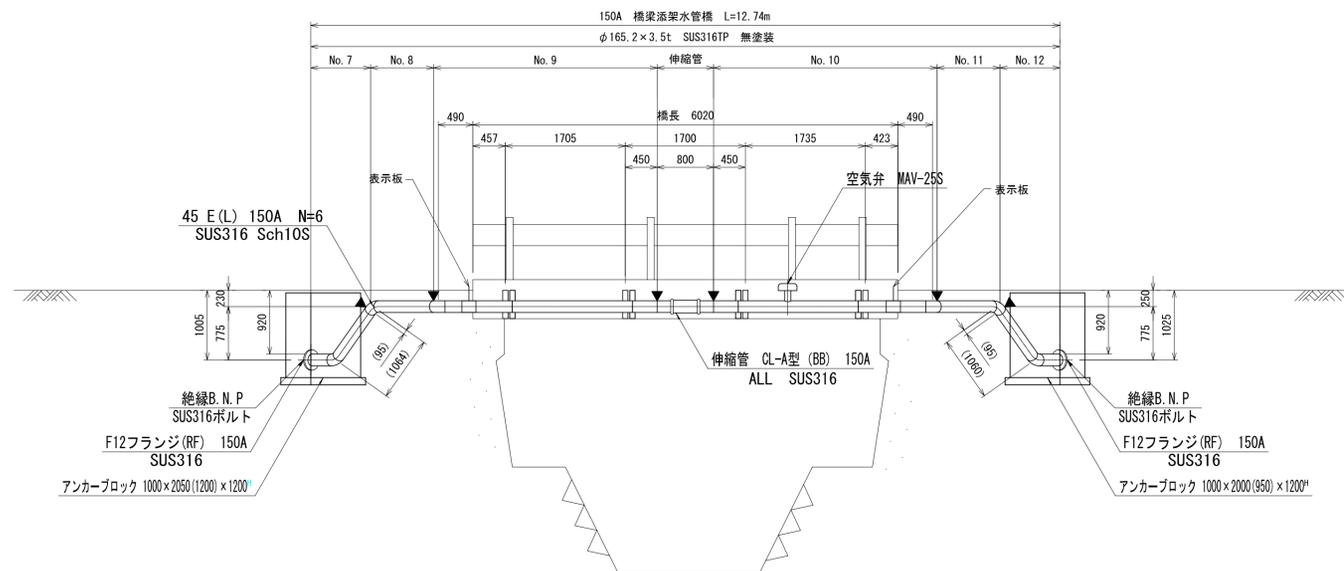

▲ : 現場溶接・現場X線検査箇所(1リング1枚) N=6


支持金具詳細図 S=1:10

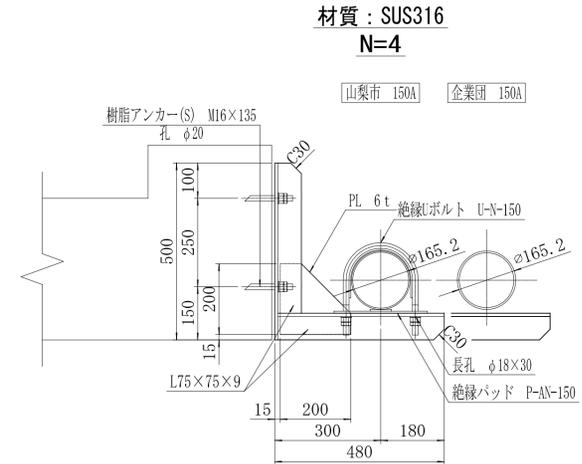


標示板取付金具詳細図 S=1:5

材質: SUS304


N=2

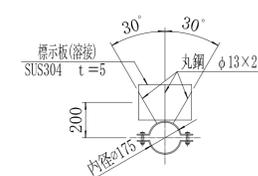

標示板表記 S=1:5
材質: SUS304 t=5


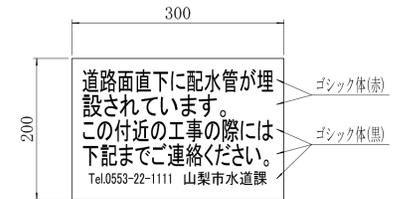


バンド部詳細図 S=1:10

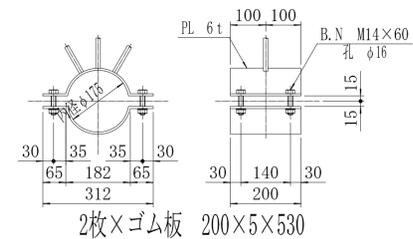



| | | |
|-------------|----------------|----|
| 事業名 | 峡東地域広域水道用水供給事業 | |
| 工事名 | 送水管布設工事 | 縮尺 |
| 路線名 | 西ルート第9-A工区 | 図示 |
| 図面名称 | 農道橋一般図(山梨市) | 図番 |
| | | 15 |
| | | 21 |
| 峡東地域広域水道企業団 | | |

 平面図(1) S=1:500

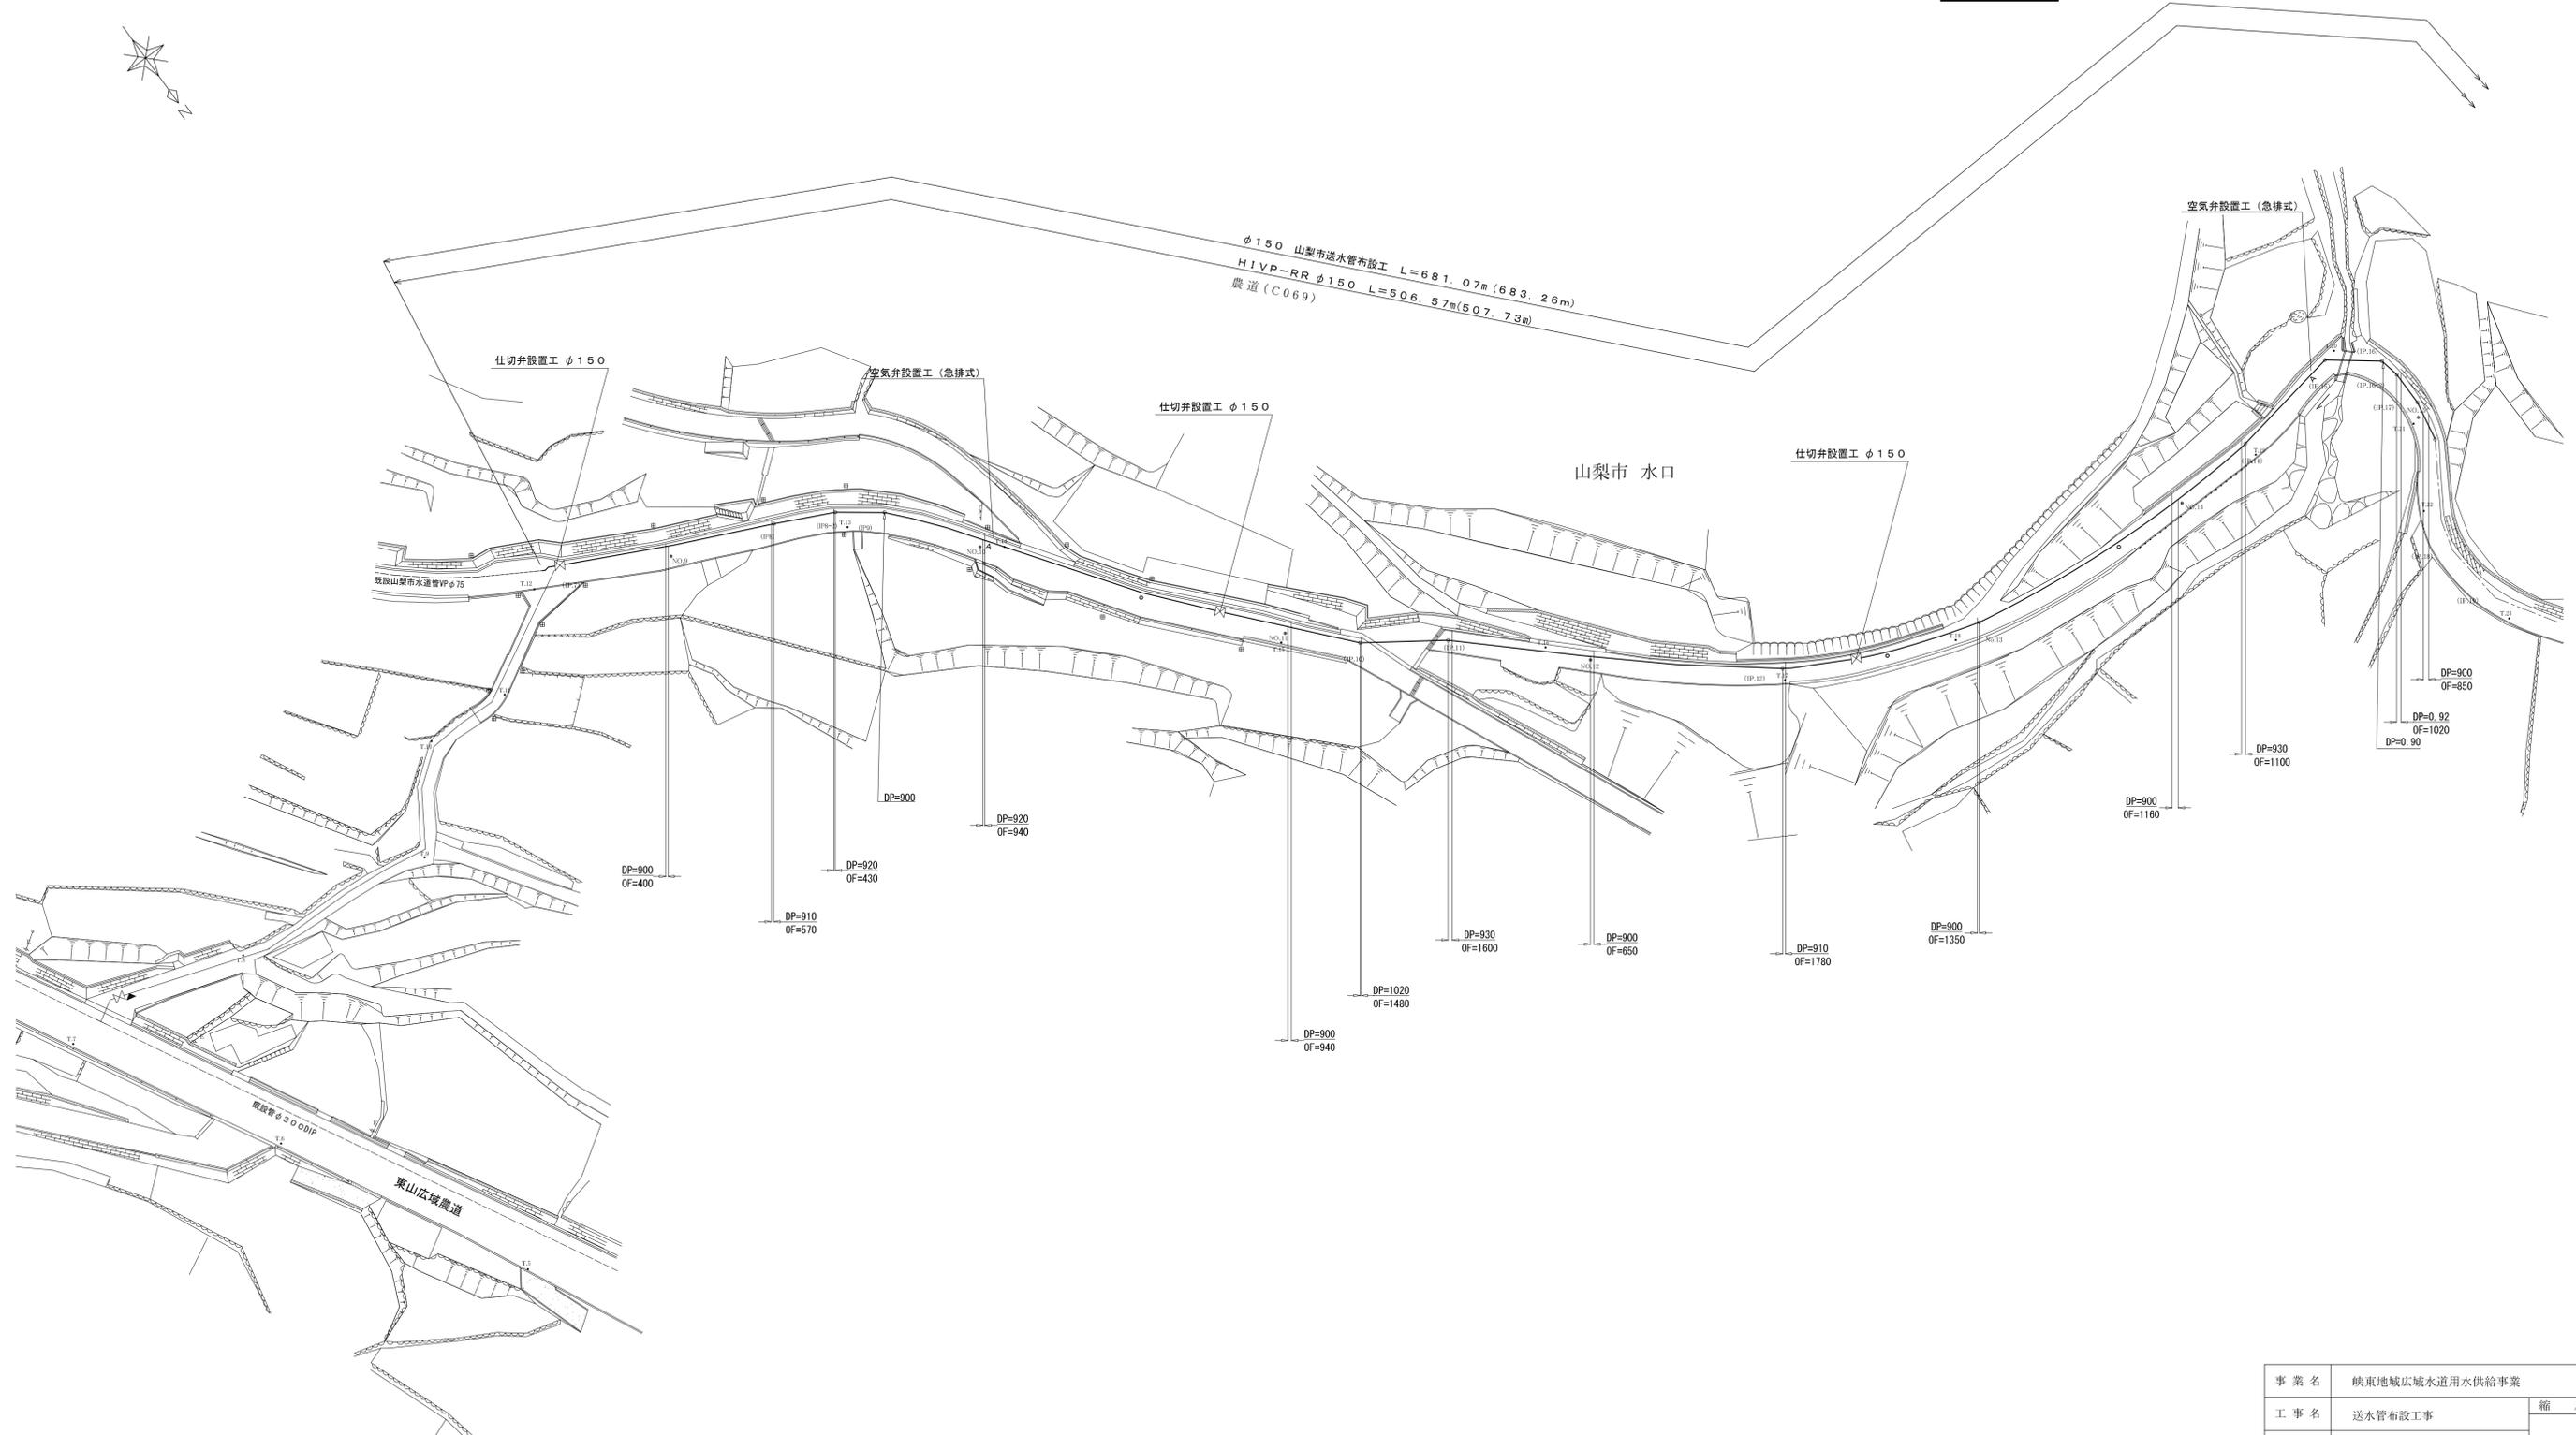



| | | |
|-------------|----------------|-------|
| 事業名 | 峡東地域広域水道用水供給事業 | |
| 工事名 | 送水管布設工事 | 縮尺 |
| 路線名 | 西ルート第9-A工区 | 1:500 |
| 図面名称 | 平面図(1) | |
| 図番 | | |
| 17 / 21 | | |
| 峡東地域広域水道企業団 | | |

 平面図(2) s=1:500

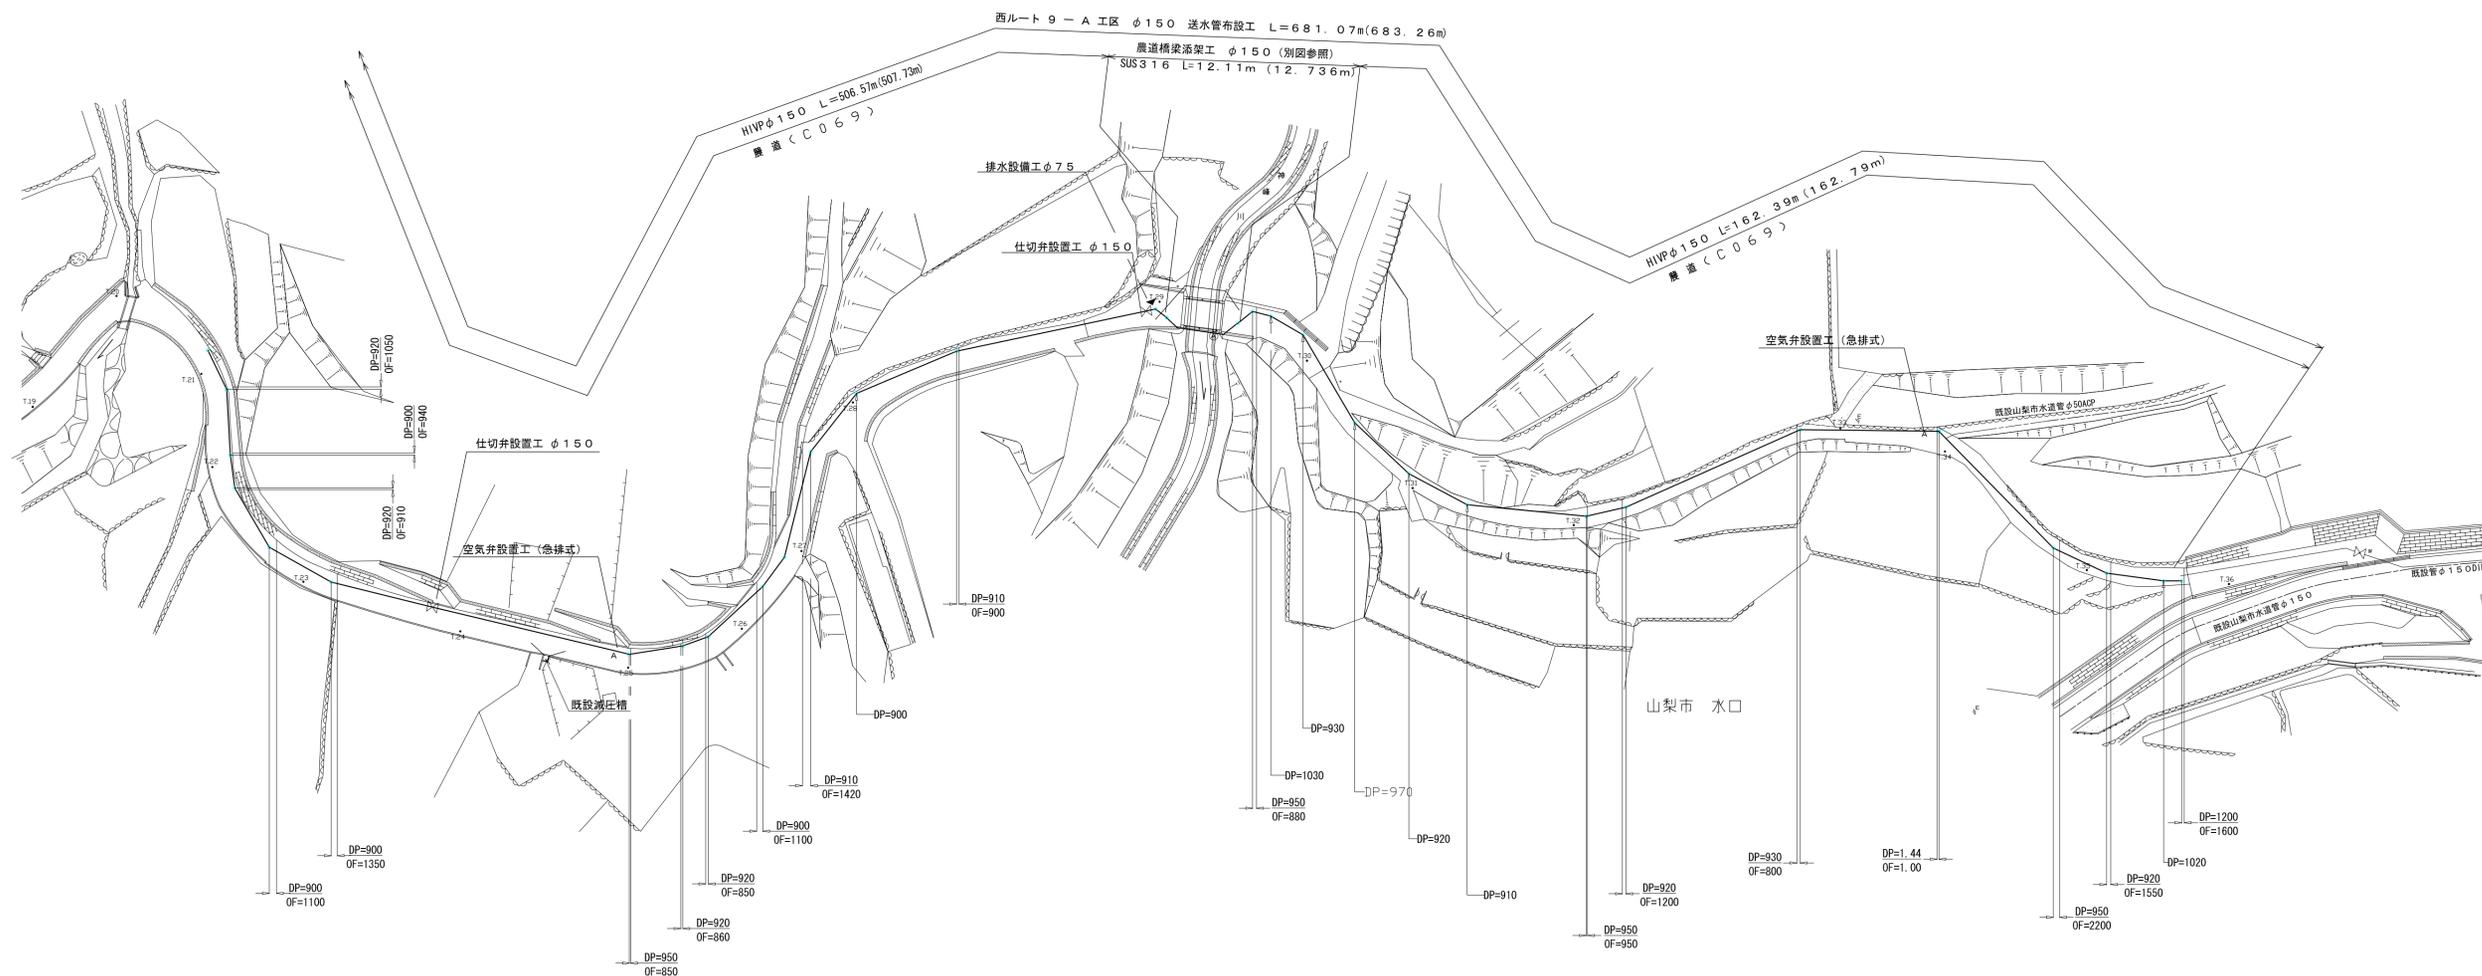

| | | |
|-------------|----------------|-------|
| 事業名 | 峡東地域広域水道用水供給事業 | |
| 工事名 | 送水管布設工事 | 縮尺 |
| 路線名 | 西ルート第9-A工区 | 1:500 |
| 図面名称 | 平面図(2) | |
| 図番 | | |
| 18 | | 21 |
| 峡東地域広域水道企業団 | | |

山梨市配管詳細図 (1) S = f r e e

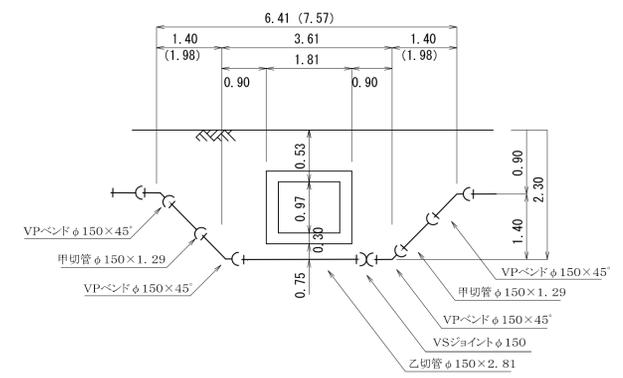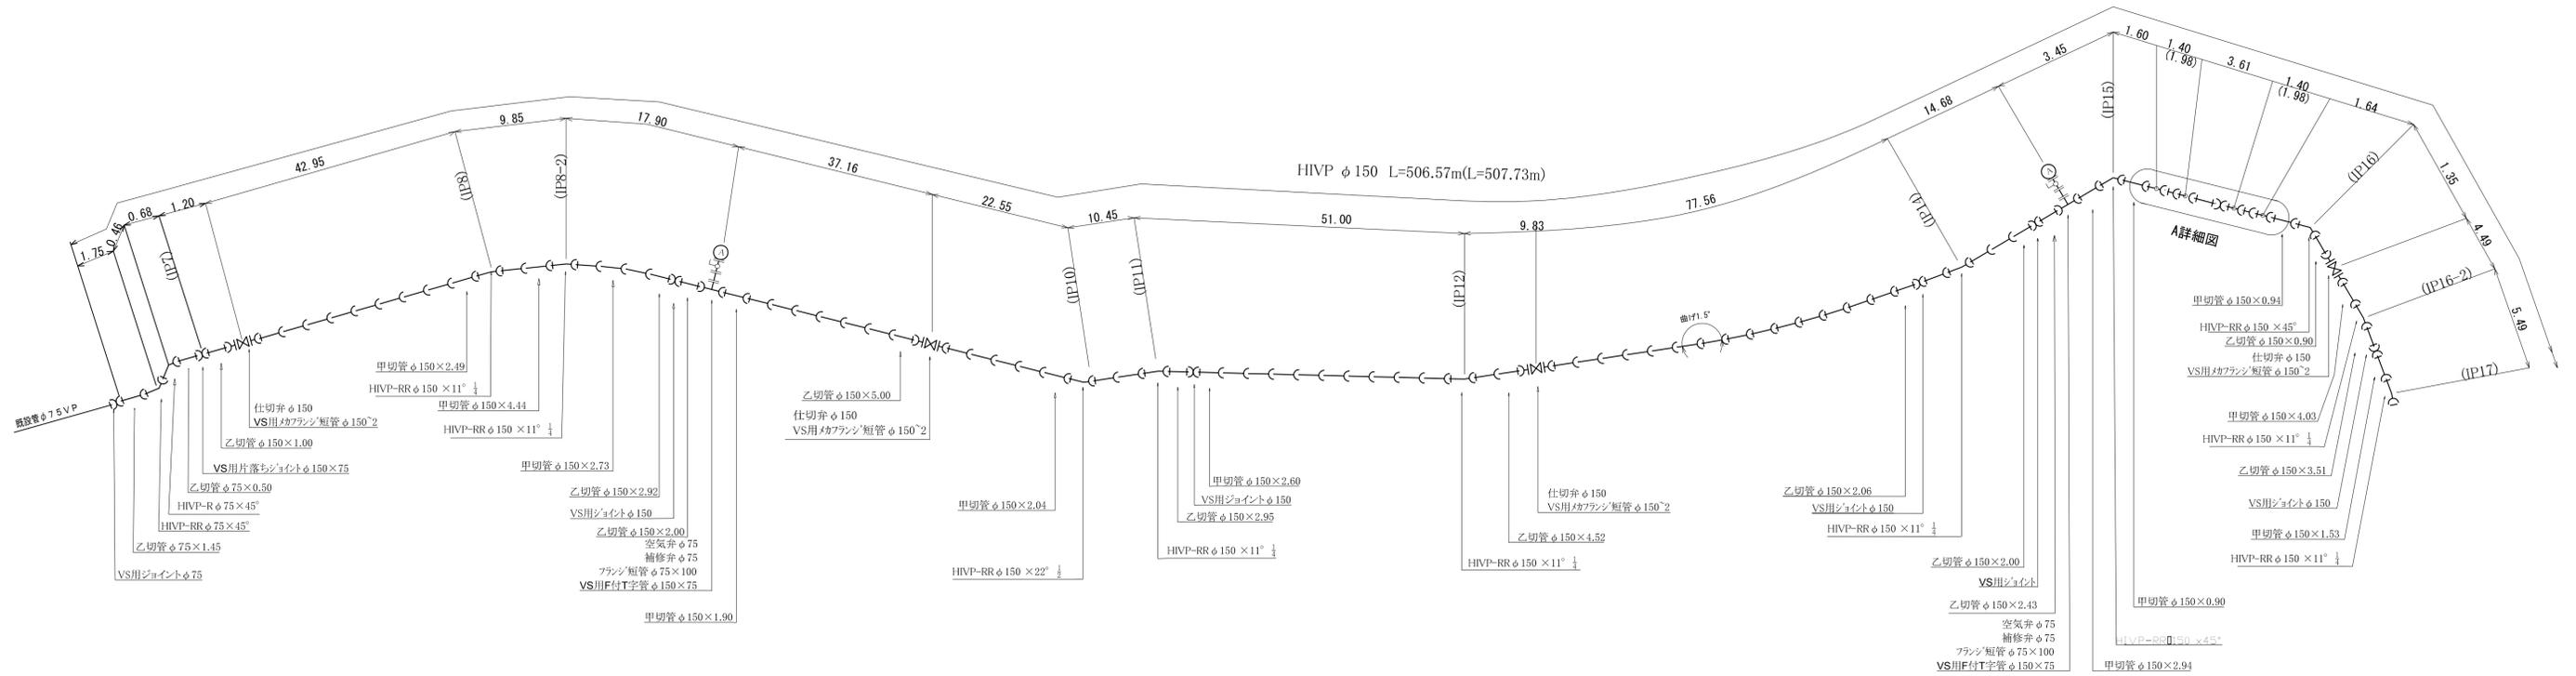

ショップ

[各種工事](#)

[一般工事](#)

[公共工事](#)

[製品情報](#)

[会社概要](#)

[お問い合わせ](#)

トピックス

公共下水道接続キャンペーン実施中！

お得な価格で、浄化槽排水を下水道に接続するチャンス。お見逃しなく！

トイレ廻りリフォームキャンペーン実施中！
毎日使用するトイレを1Dayリフォーム？



[▶ 詳細はコチラ](#)

新着情報

- ・ ホームページをリニューアルしました。
2006/12/12
- ・ [オンラインストアページを開設しました。](#)
- ・ [毎日使用するトイレを1Dayリフォーム？](#)
- ・ 蓄熱暖房機販売取付け始めました！
- ・ [エコトイレで最大54%節水！？](#)



TEPCO_Frend_net