



完成図

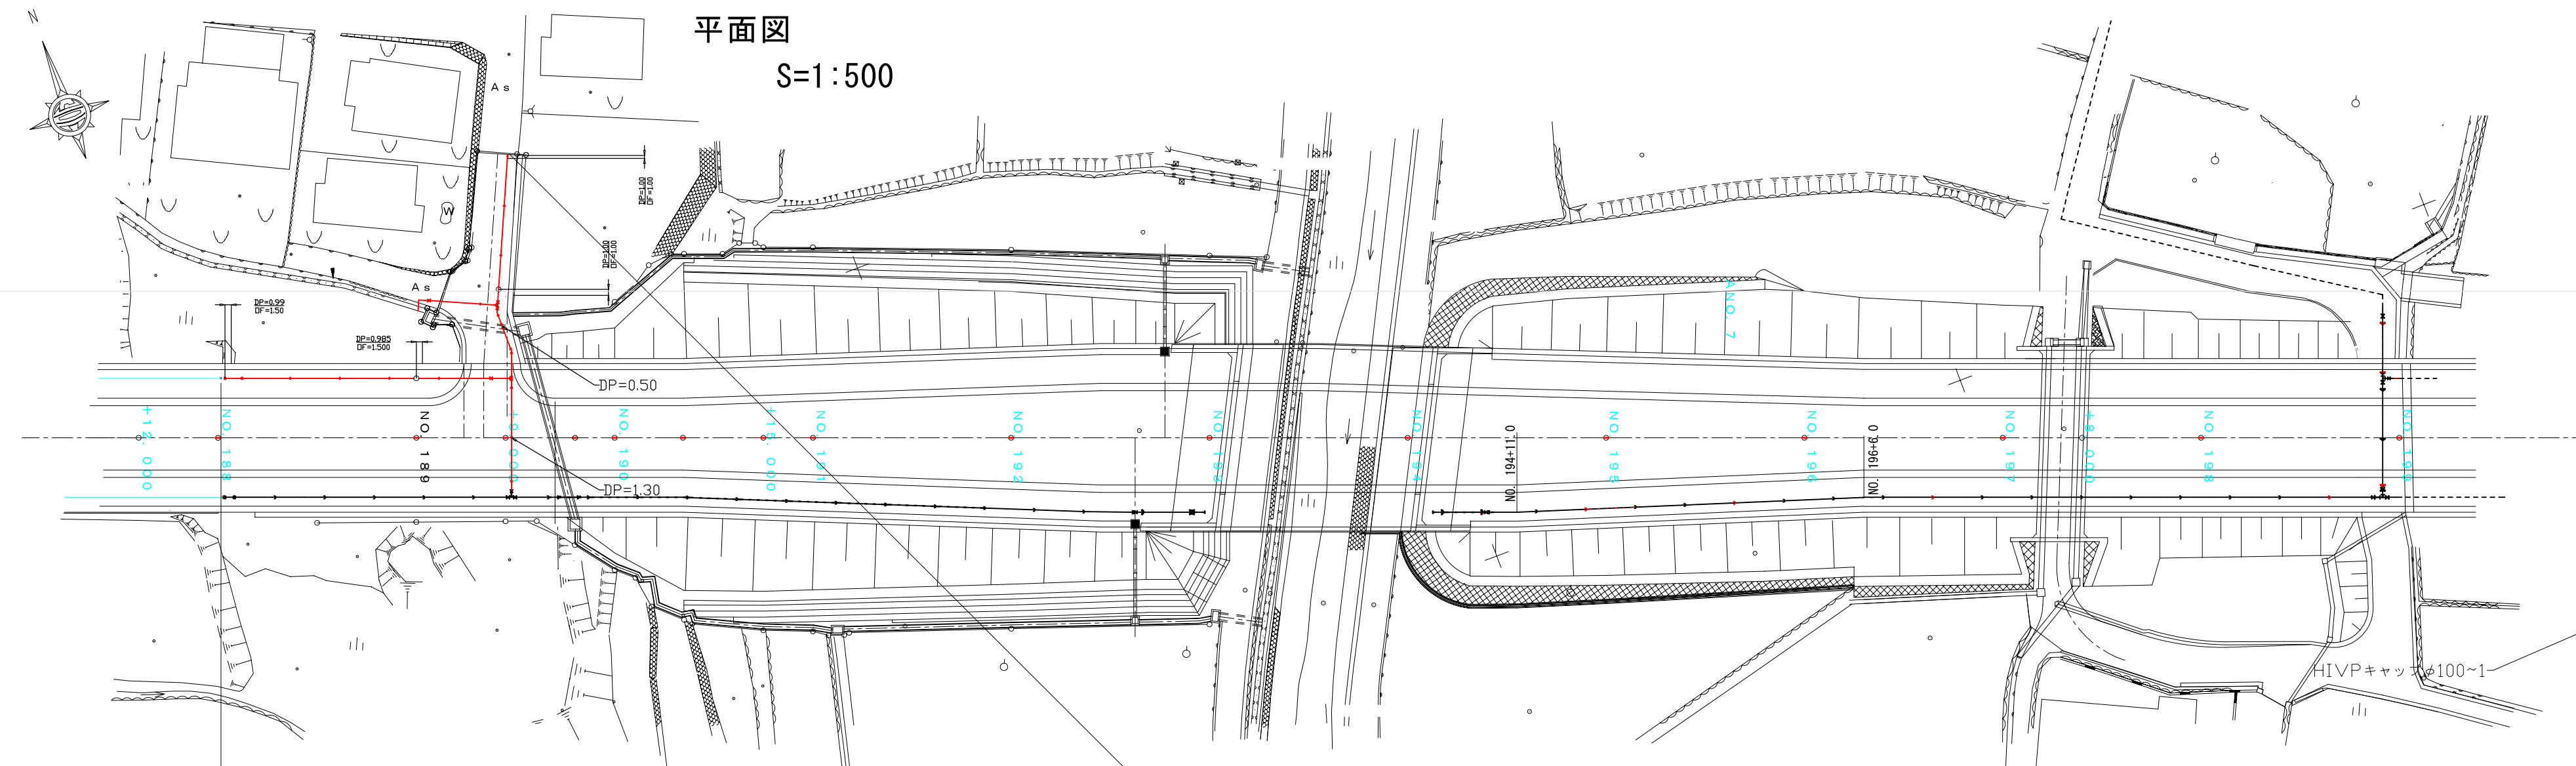

8工区 (188~193) 施工延長 L=72.421m
 配水管布設工 HIVP φ100 L=72.421m
 仕切弁設置工 φ100 - 4基

8工区 (188~193) 施工延長 L=72.200m
 配水管布設工 HIVP φ100 L=72.200m
 仕切弁設置工 φ100 - 4基


配管図 S=1:100

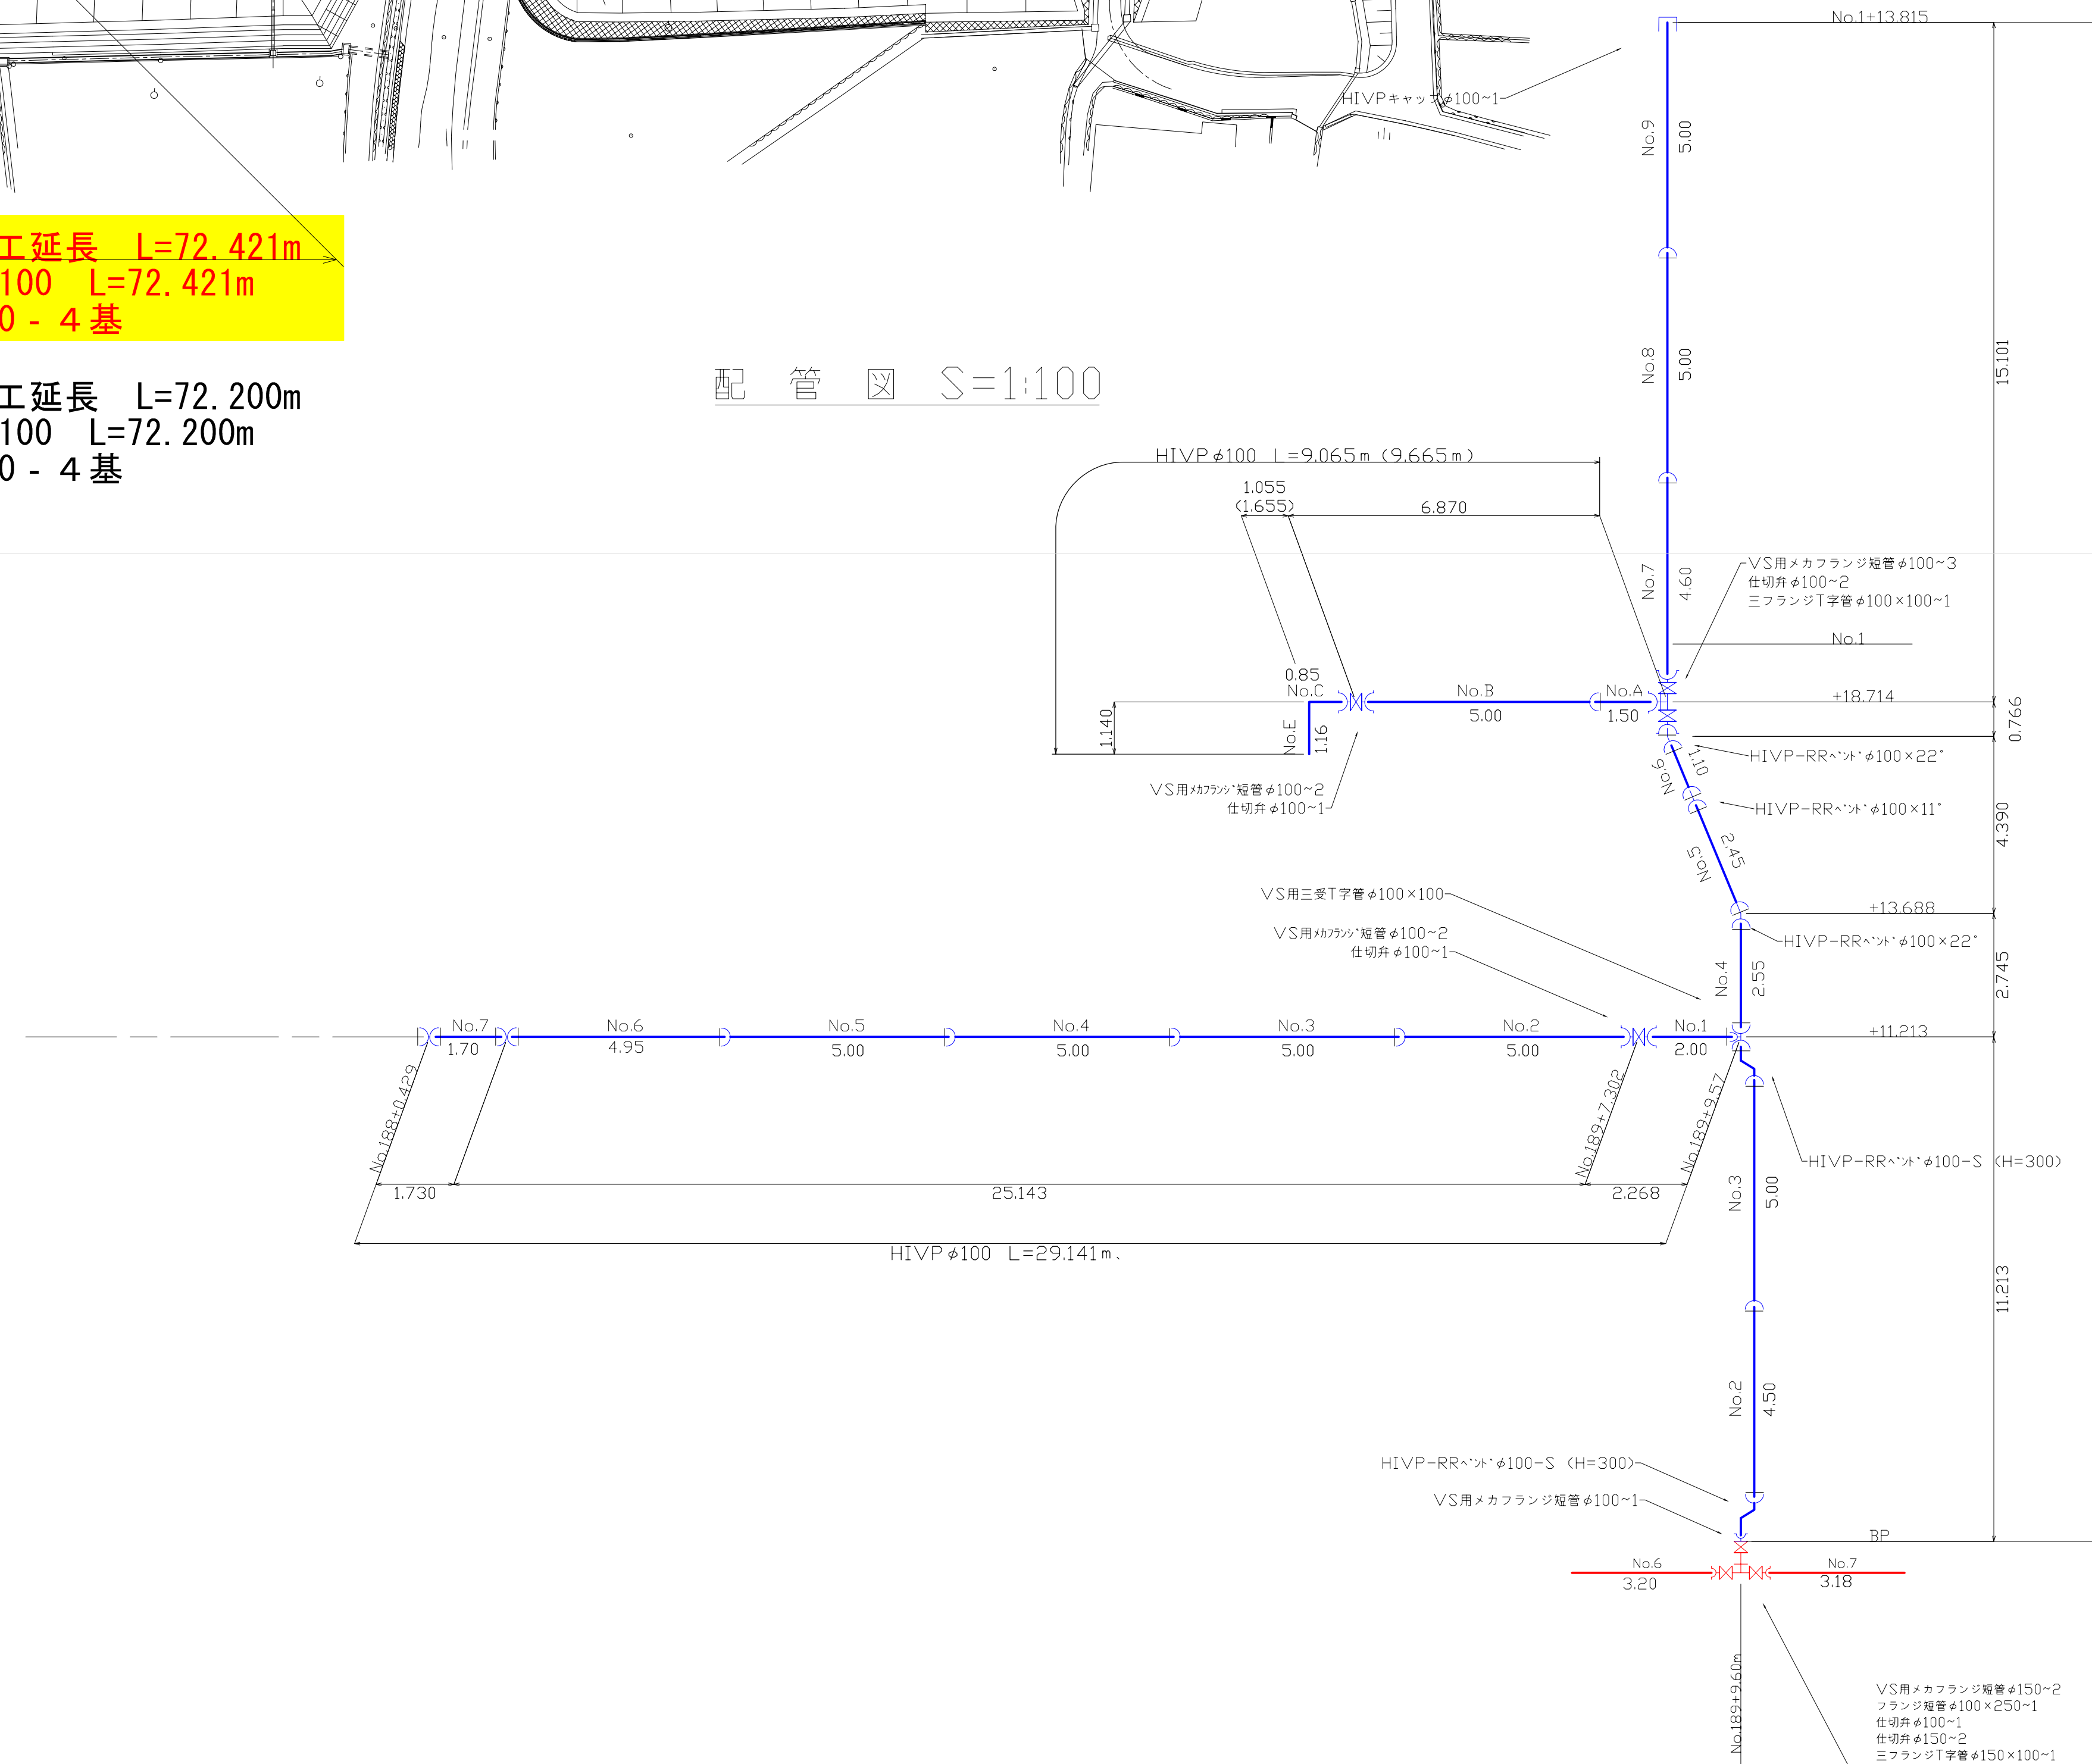


管種	設計	実測	差引	図中色
施工延長	72.200	72.421	+0.221	黄
HIVP 100	72.200	72.421	+0.221	青


工事名	甲府山梨線配水管布設 (第8工区) 工事		
図面名	No. 185~No. 193 平面図・断面図		
年月日	2008/06/27		
尺度	図示	図面番号	1/1
会社名	雨宮設備株式会社		
事務所名	山梨市 水道課		

撮影箇所案内図

 : 撮影箇所

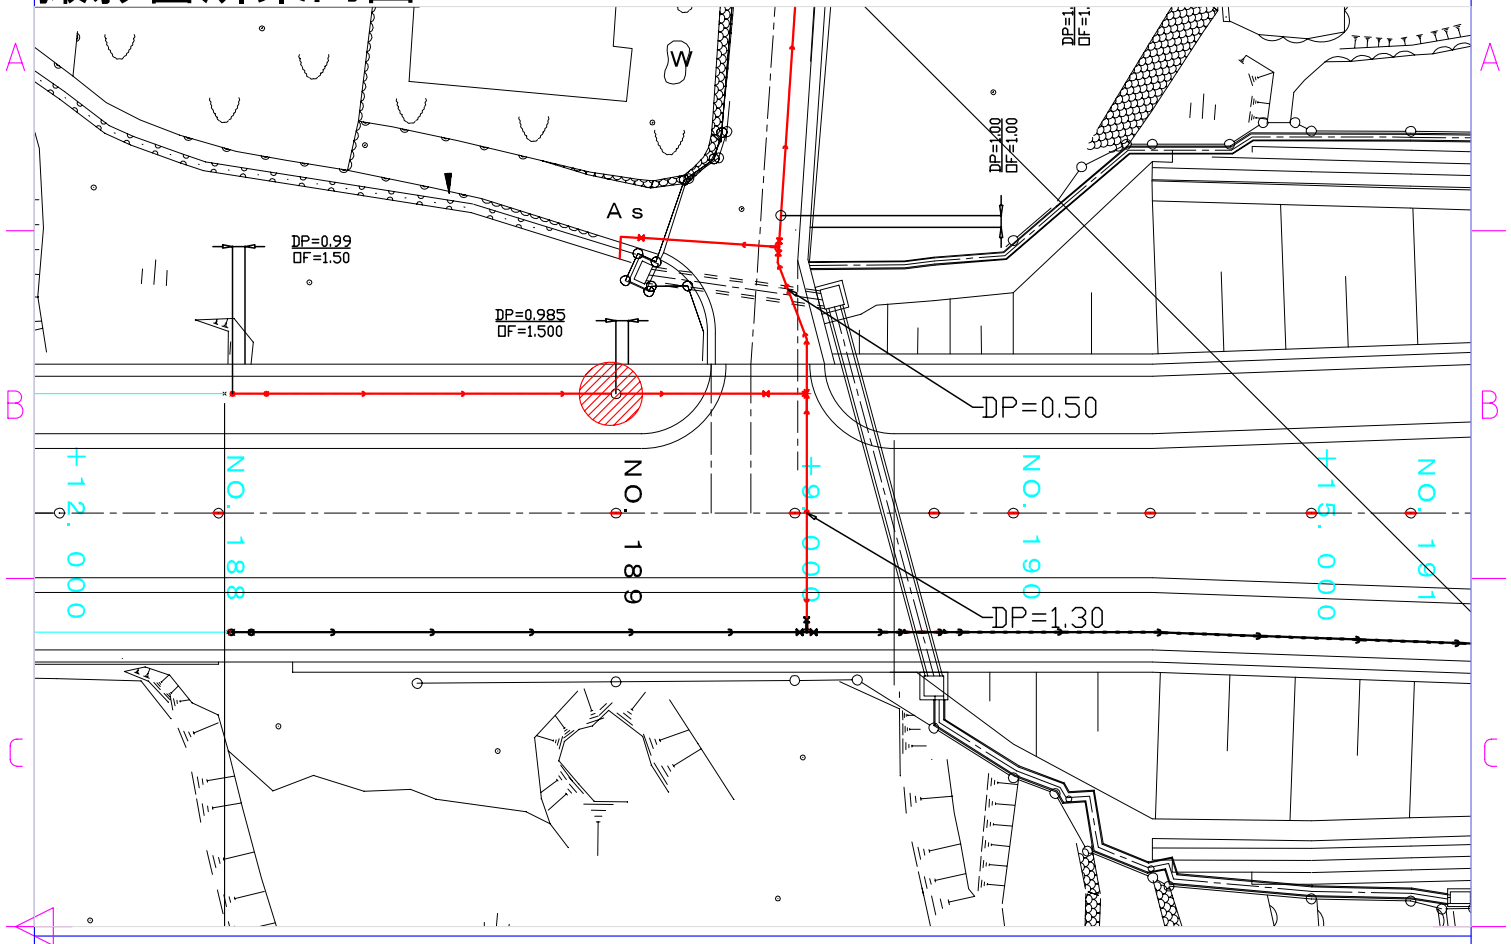


断面図 S 1:20

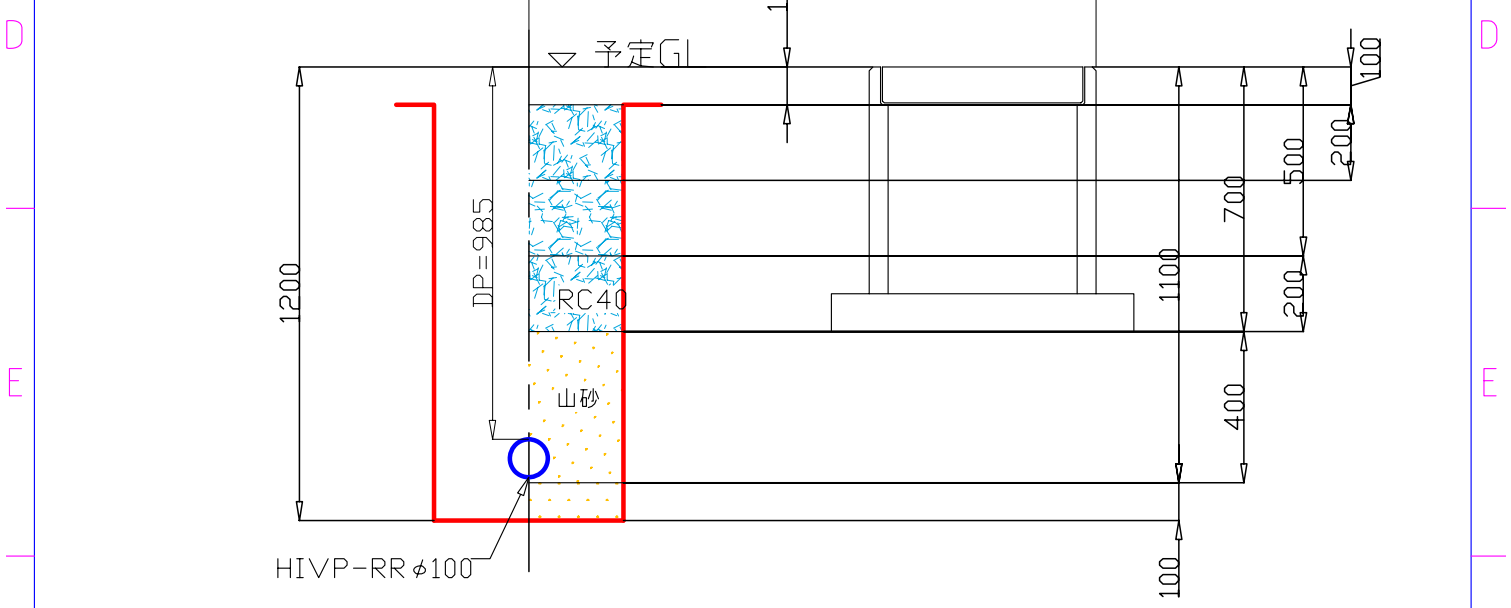


Itemref	Quantity	Title/Name, designation, material, dimension etc	Article No./Reference
Designed by Amemiya Hiroshi	Checked by Amemiyasetubi.	Approved by - date 2008/04/25	File name 位置図 Date 2008/3/27 Scale 図指


雨宮設備株式会社	撮影箇所案内図		
	DRAWING_NUMBER 20-随02	Edition 001	Sheet NO.189

撮影箇所案内図

 : 撮影箇所

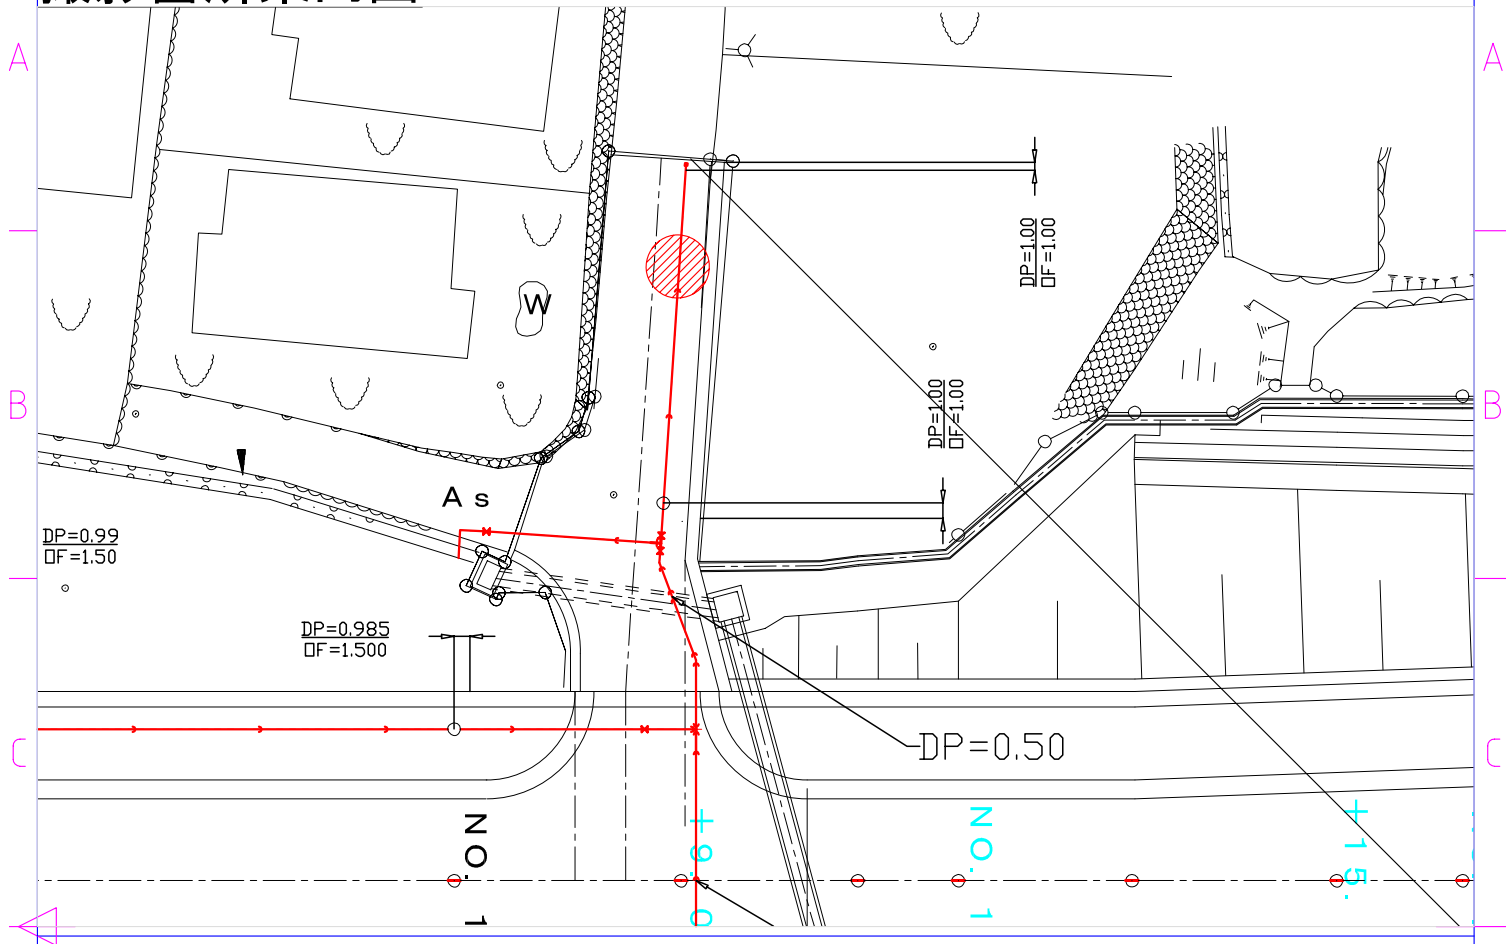

断面図 S 1:20

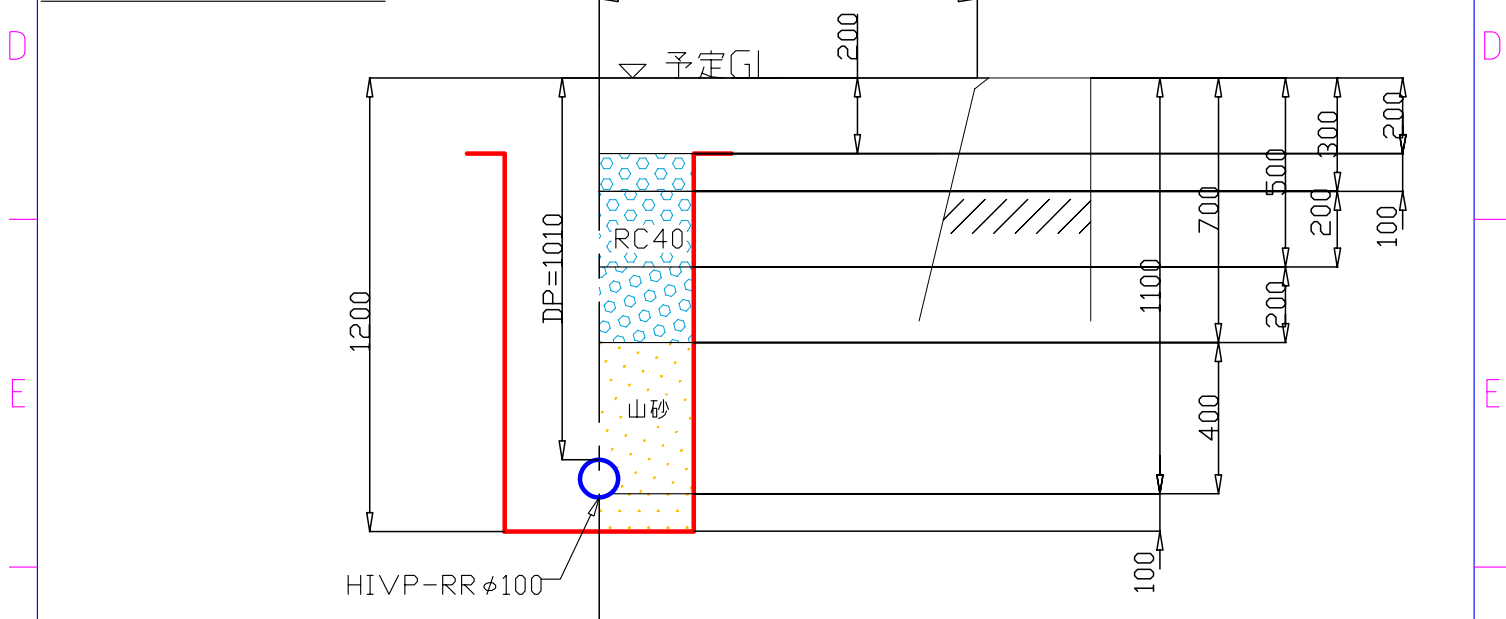

Itemref	Quantity	Title/Name, designation, material, dimension etc			Article No./Reference	
Designed by Amemiya Hiroshi	Checked by Amemiyasetubi.	Approved by - date 2008/04/25	File name 位置図	Date 2008/3/27	Scale 図指	
雨宮設備株式会社			撮影箇所案内図			
			DRAWING_NUMBER 20-随02	Edition 001	Sheet NO.1	