



平面図 S=1:500

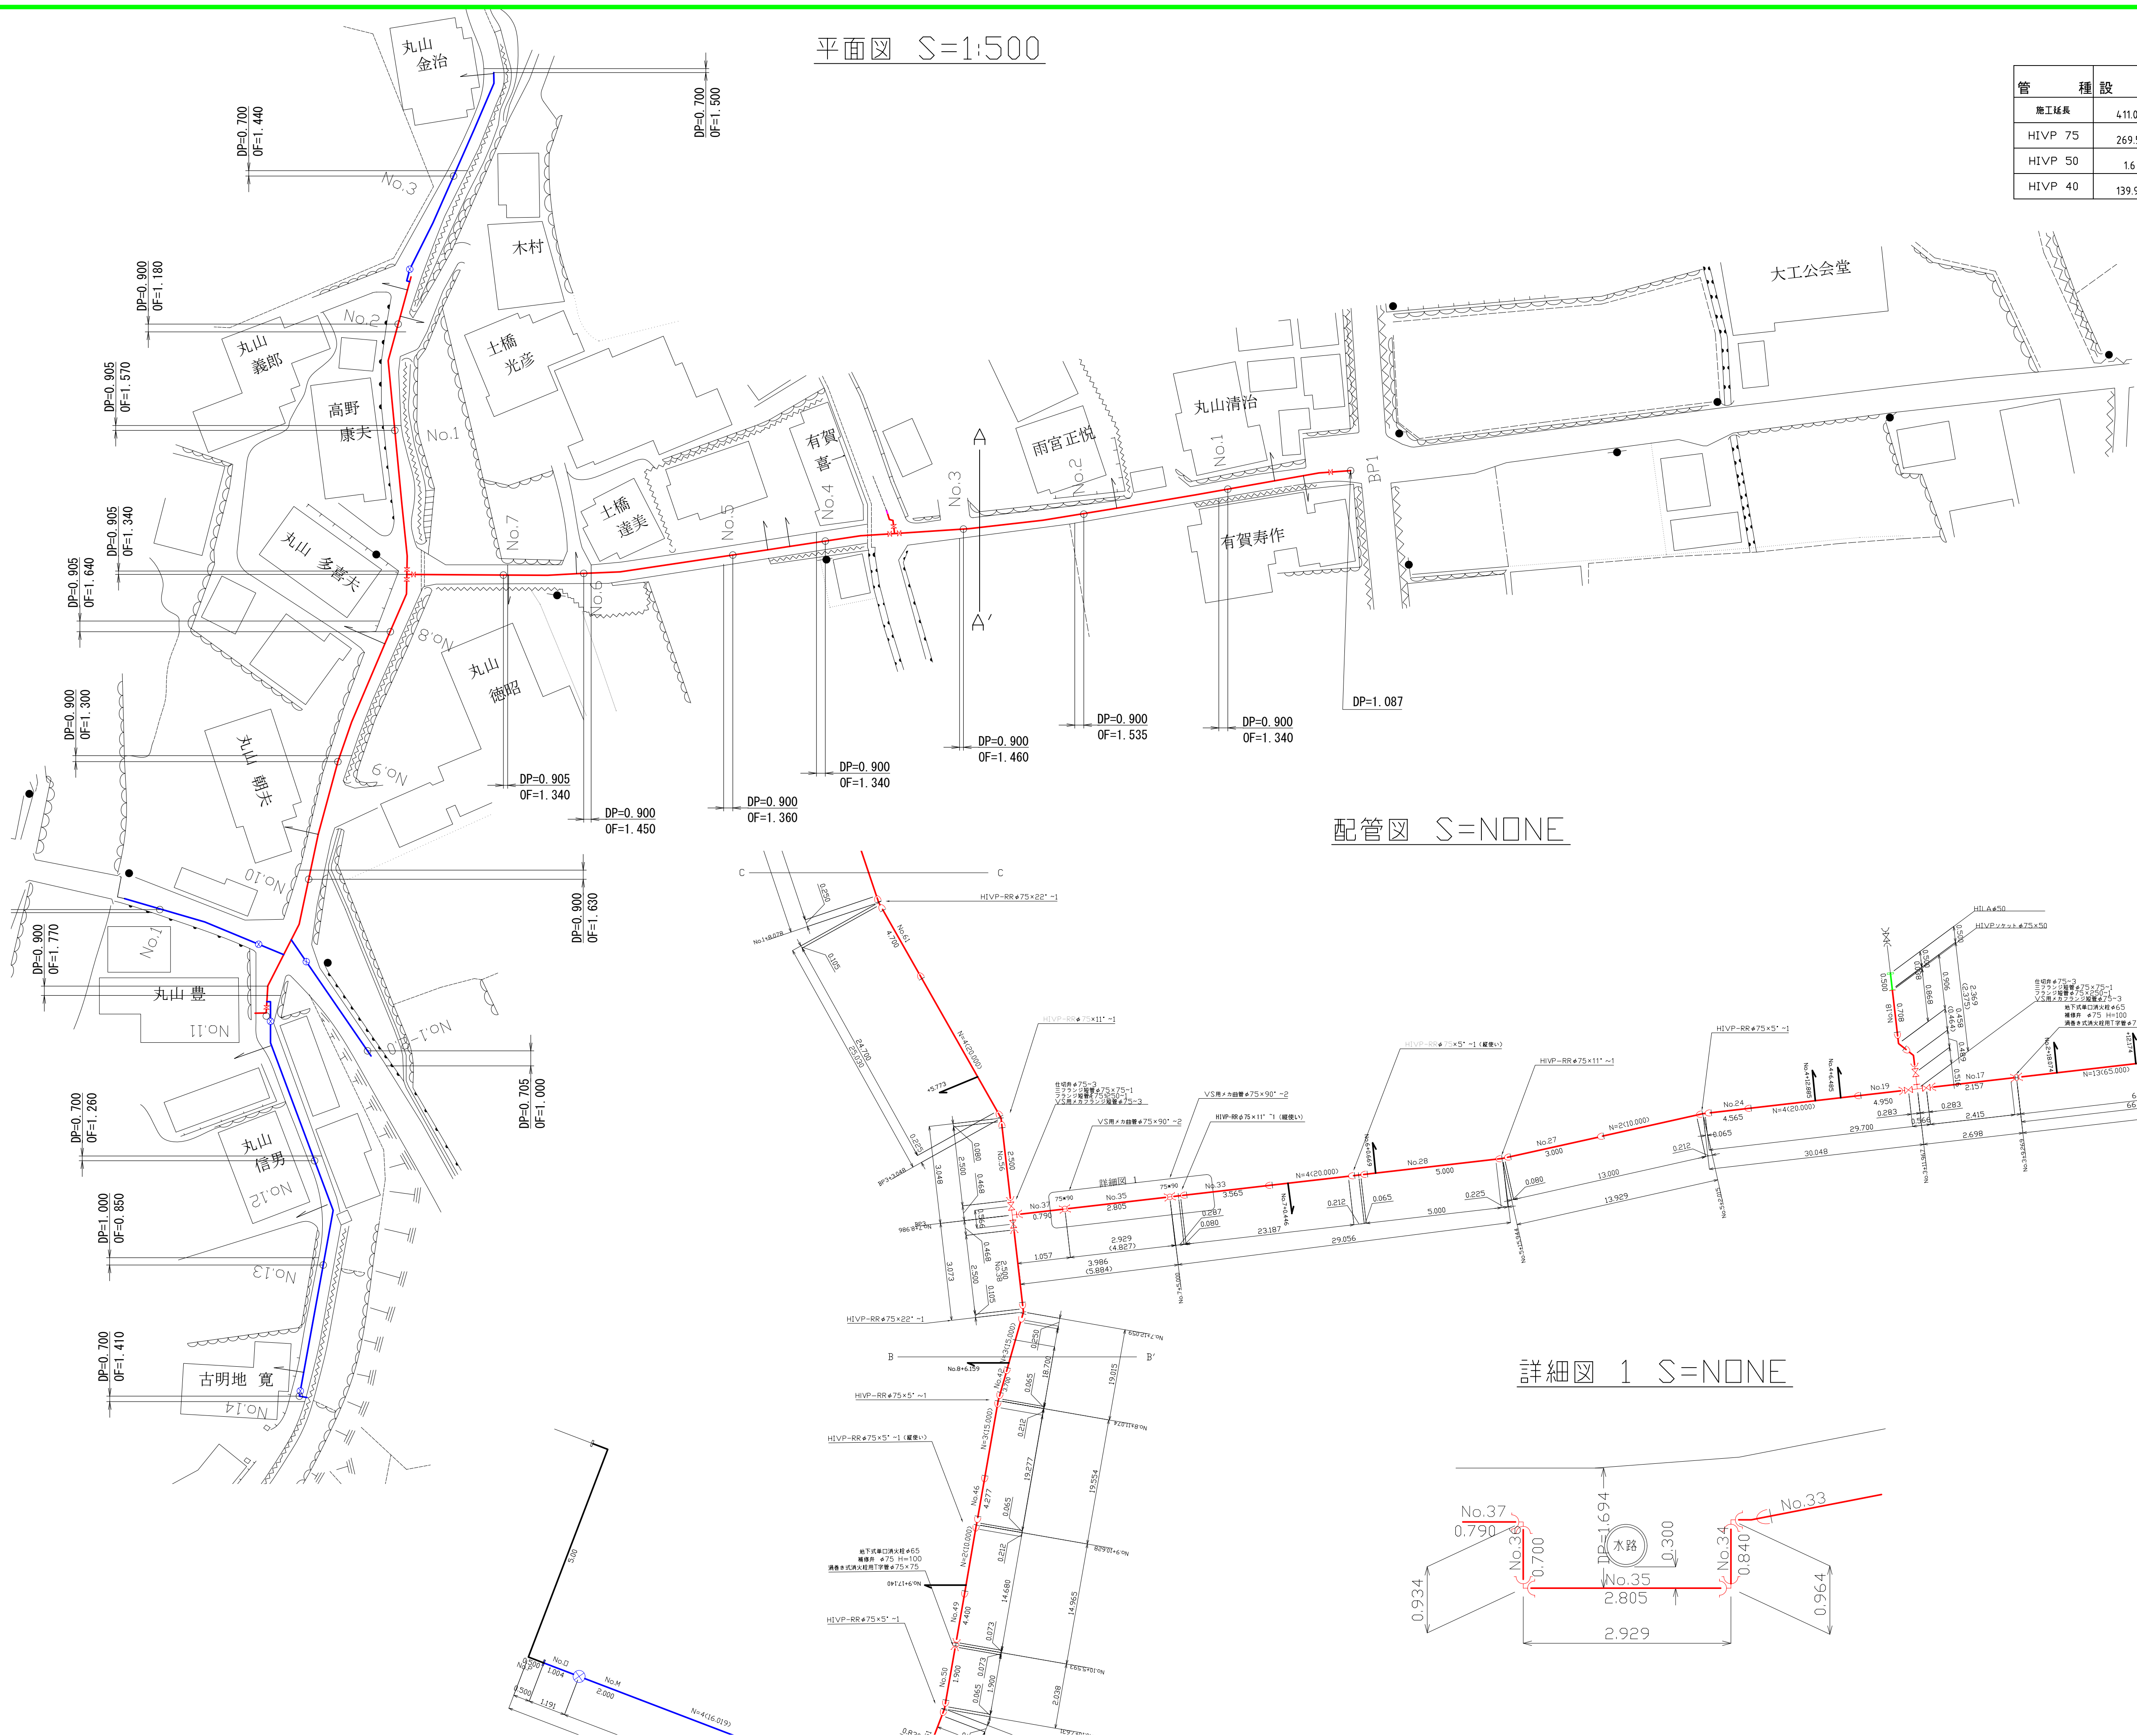


管種	設計	実測	差引	図中色
施工延長	411.0	417.438	+6.438	
HIVP 75	269.5	271.842	+2.342	赤
HIVP 50	1.6	1.586	-0.014	緑
HIVP 40	139.9	144.010	+4.110	青

配管図 S=NONE

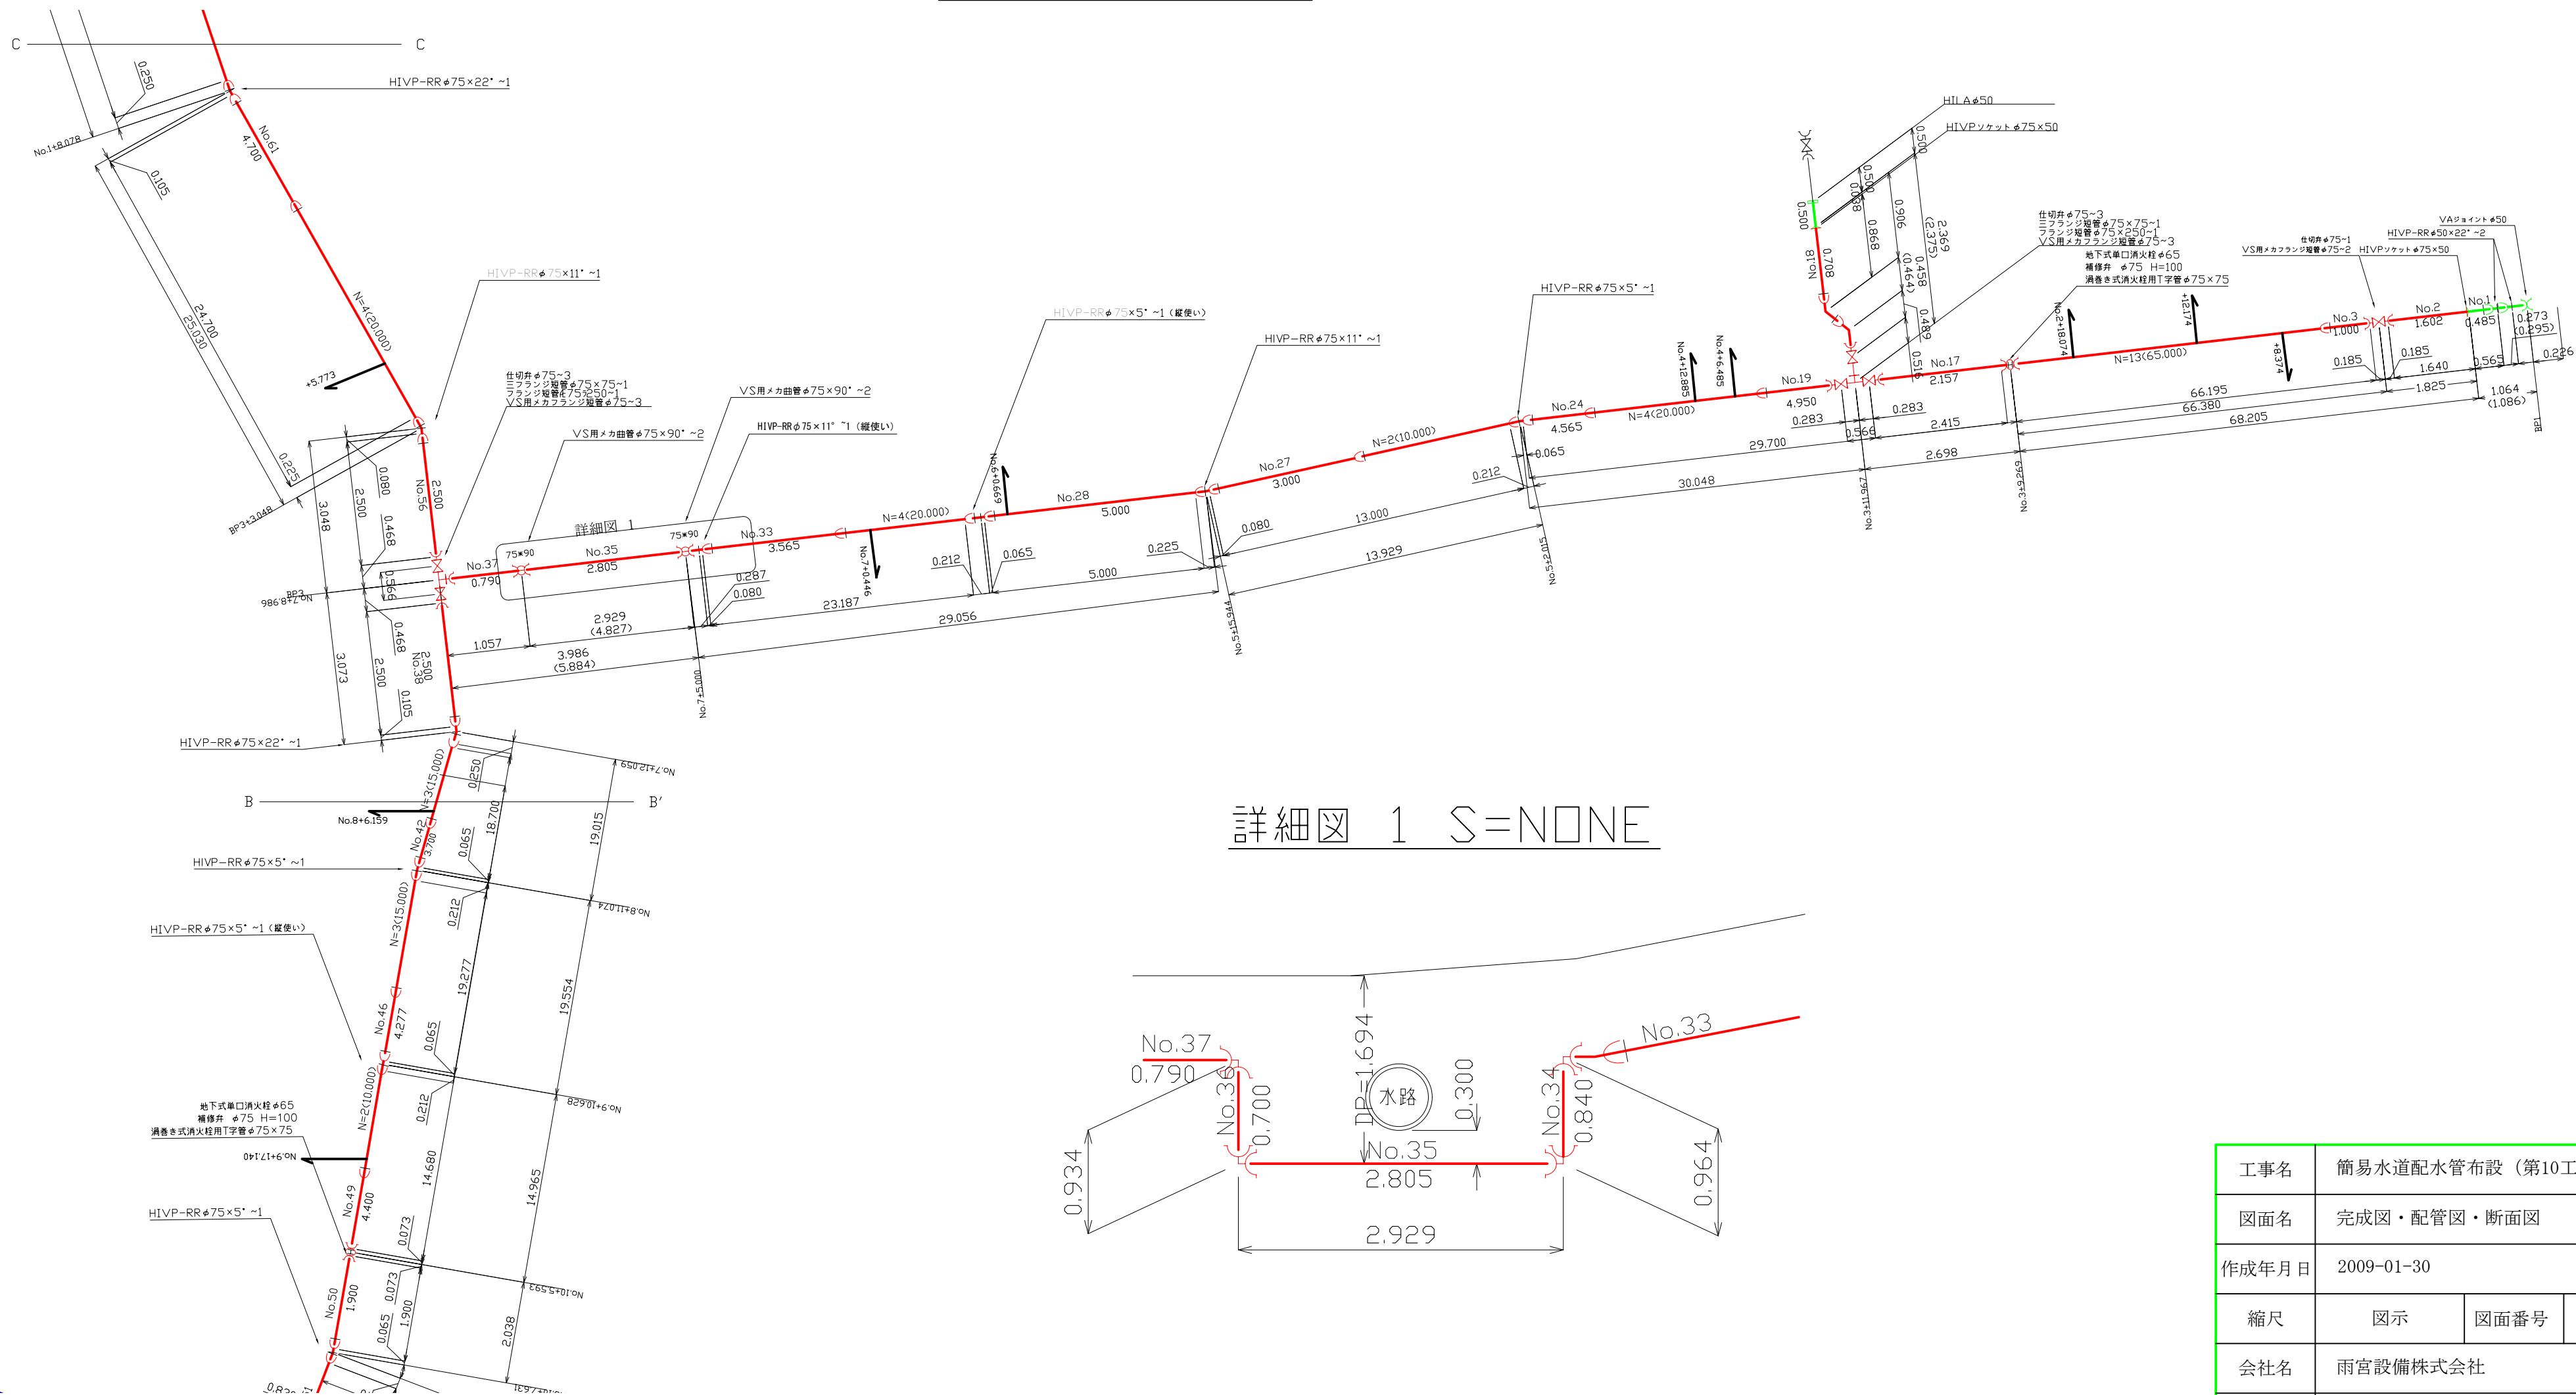


詳細図 1 S=NONE

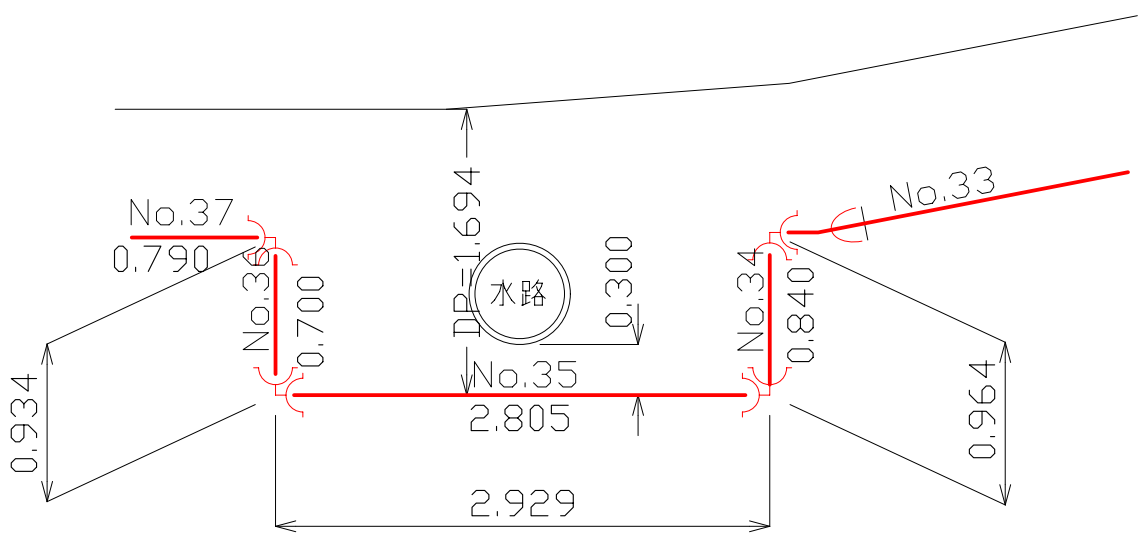


工事名	簡易水道配水管布設（第10工区）工事		
図面名	完成図・配管図・断面図		
作成年月日	2009-01-30		
縮尺	図示	図面番号	1/3
会社名	雨宮設備株式会社		
事業者名	山梨市 水道課		

平面图 $S=1:500$

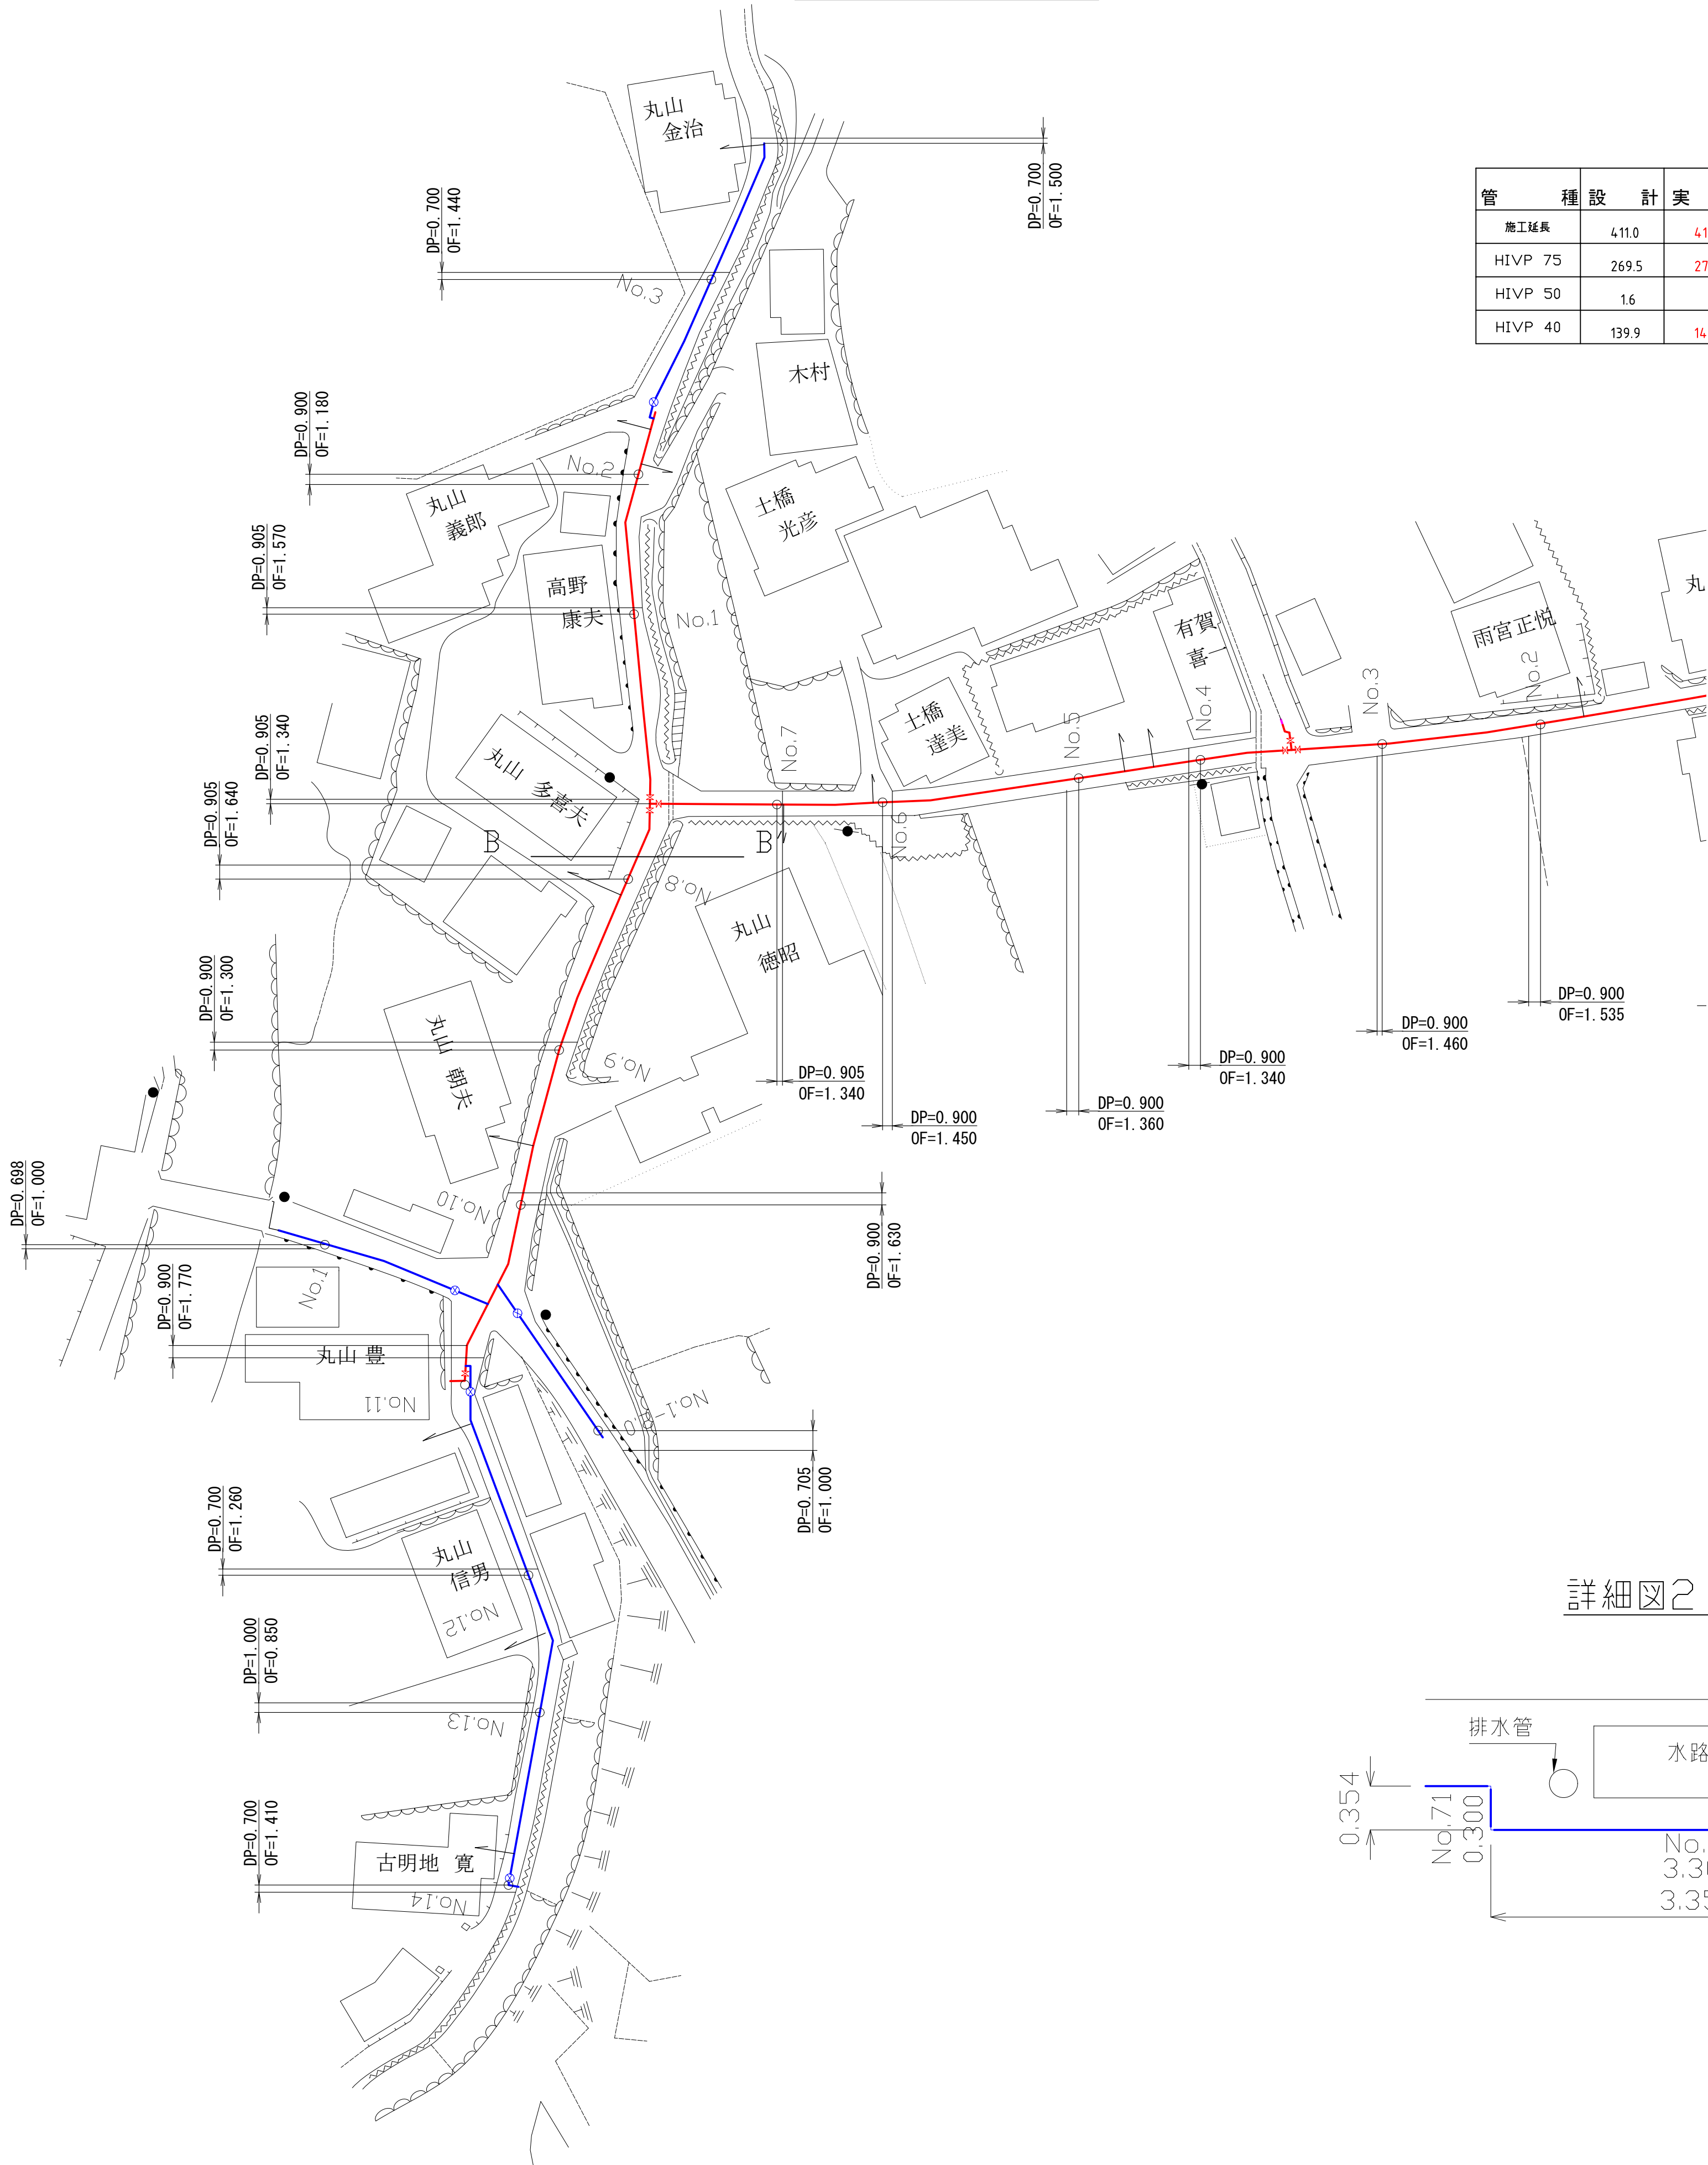


配管図 S=1:100

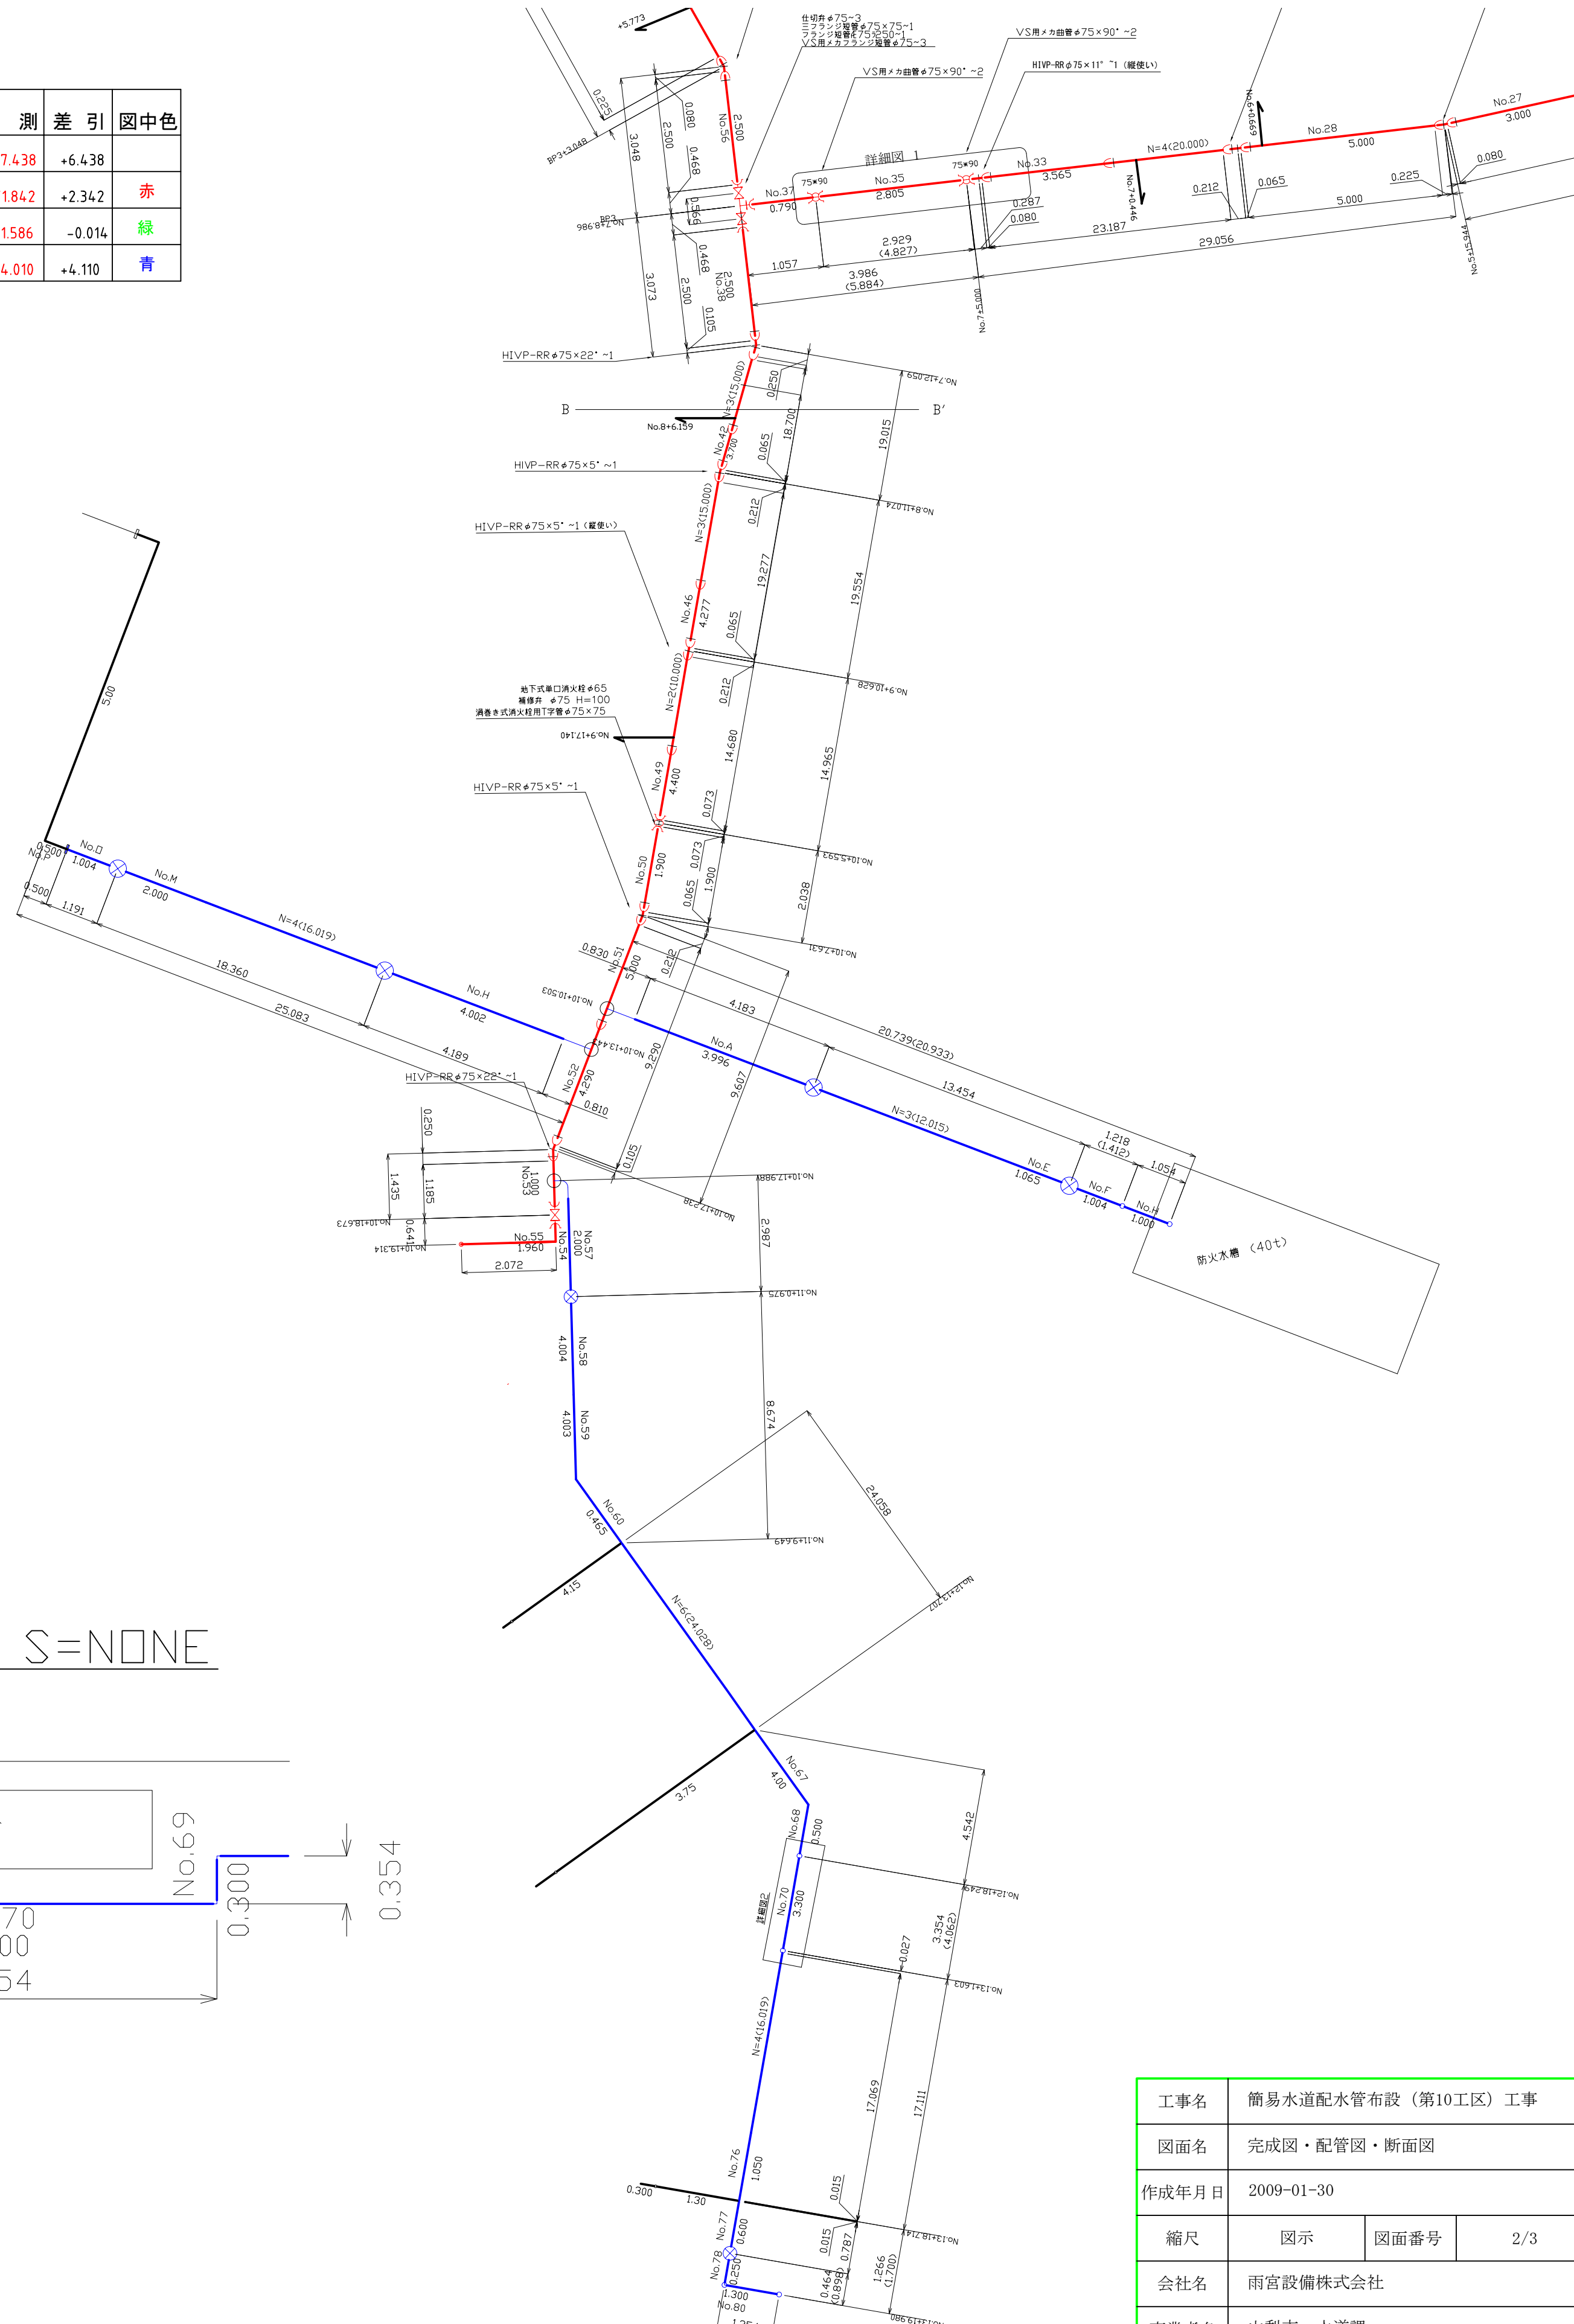



管	種	設	計	実	測	差	引	図	中色
施工延長		411.0		417.438		+6.438			
HIVP 75		269.5		271.842		+2.342			赤
HIVP 50		1.6		1.586		-0.014			緑
HIVP 40		139.9		144.010		+4.110			青

詳細図2 S=NONE

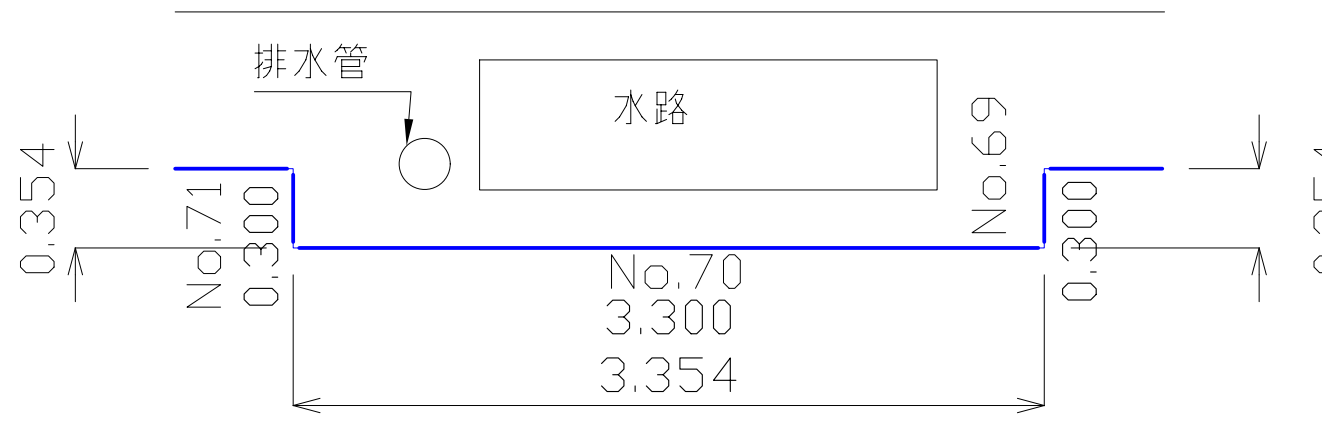

工事名	簡易水道配水管布設（第10工区）工事		
図面名	完成図・配管図・断面図		
作成年月日	2009-01-30		
縮尺	図示	図面番号	2/3
会社名	雨宮設備株式会社		
事業所名	山梨市 水道課		

平面图 S=1:500

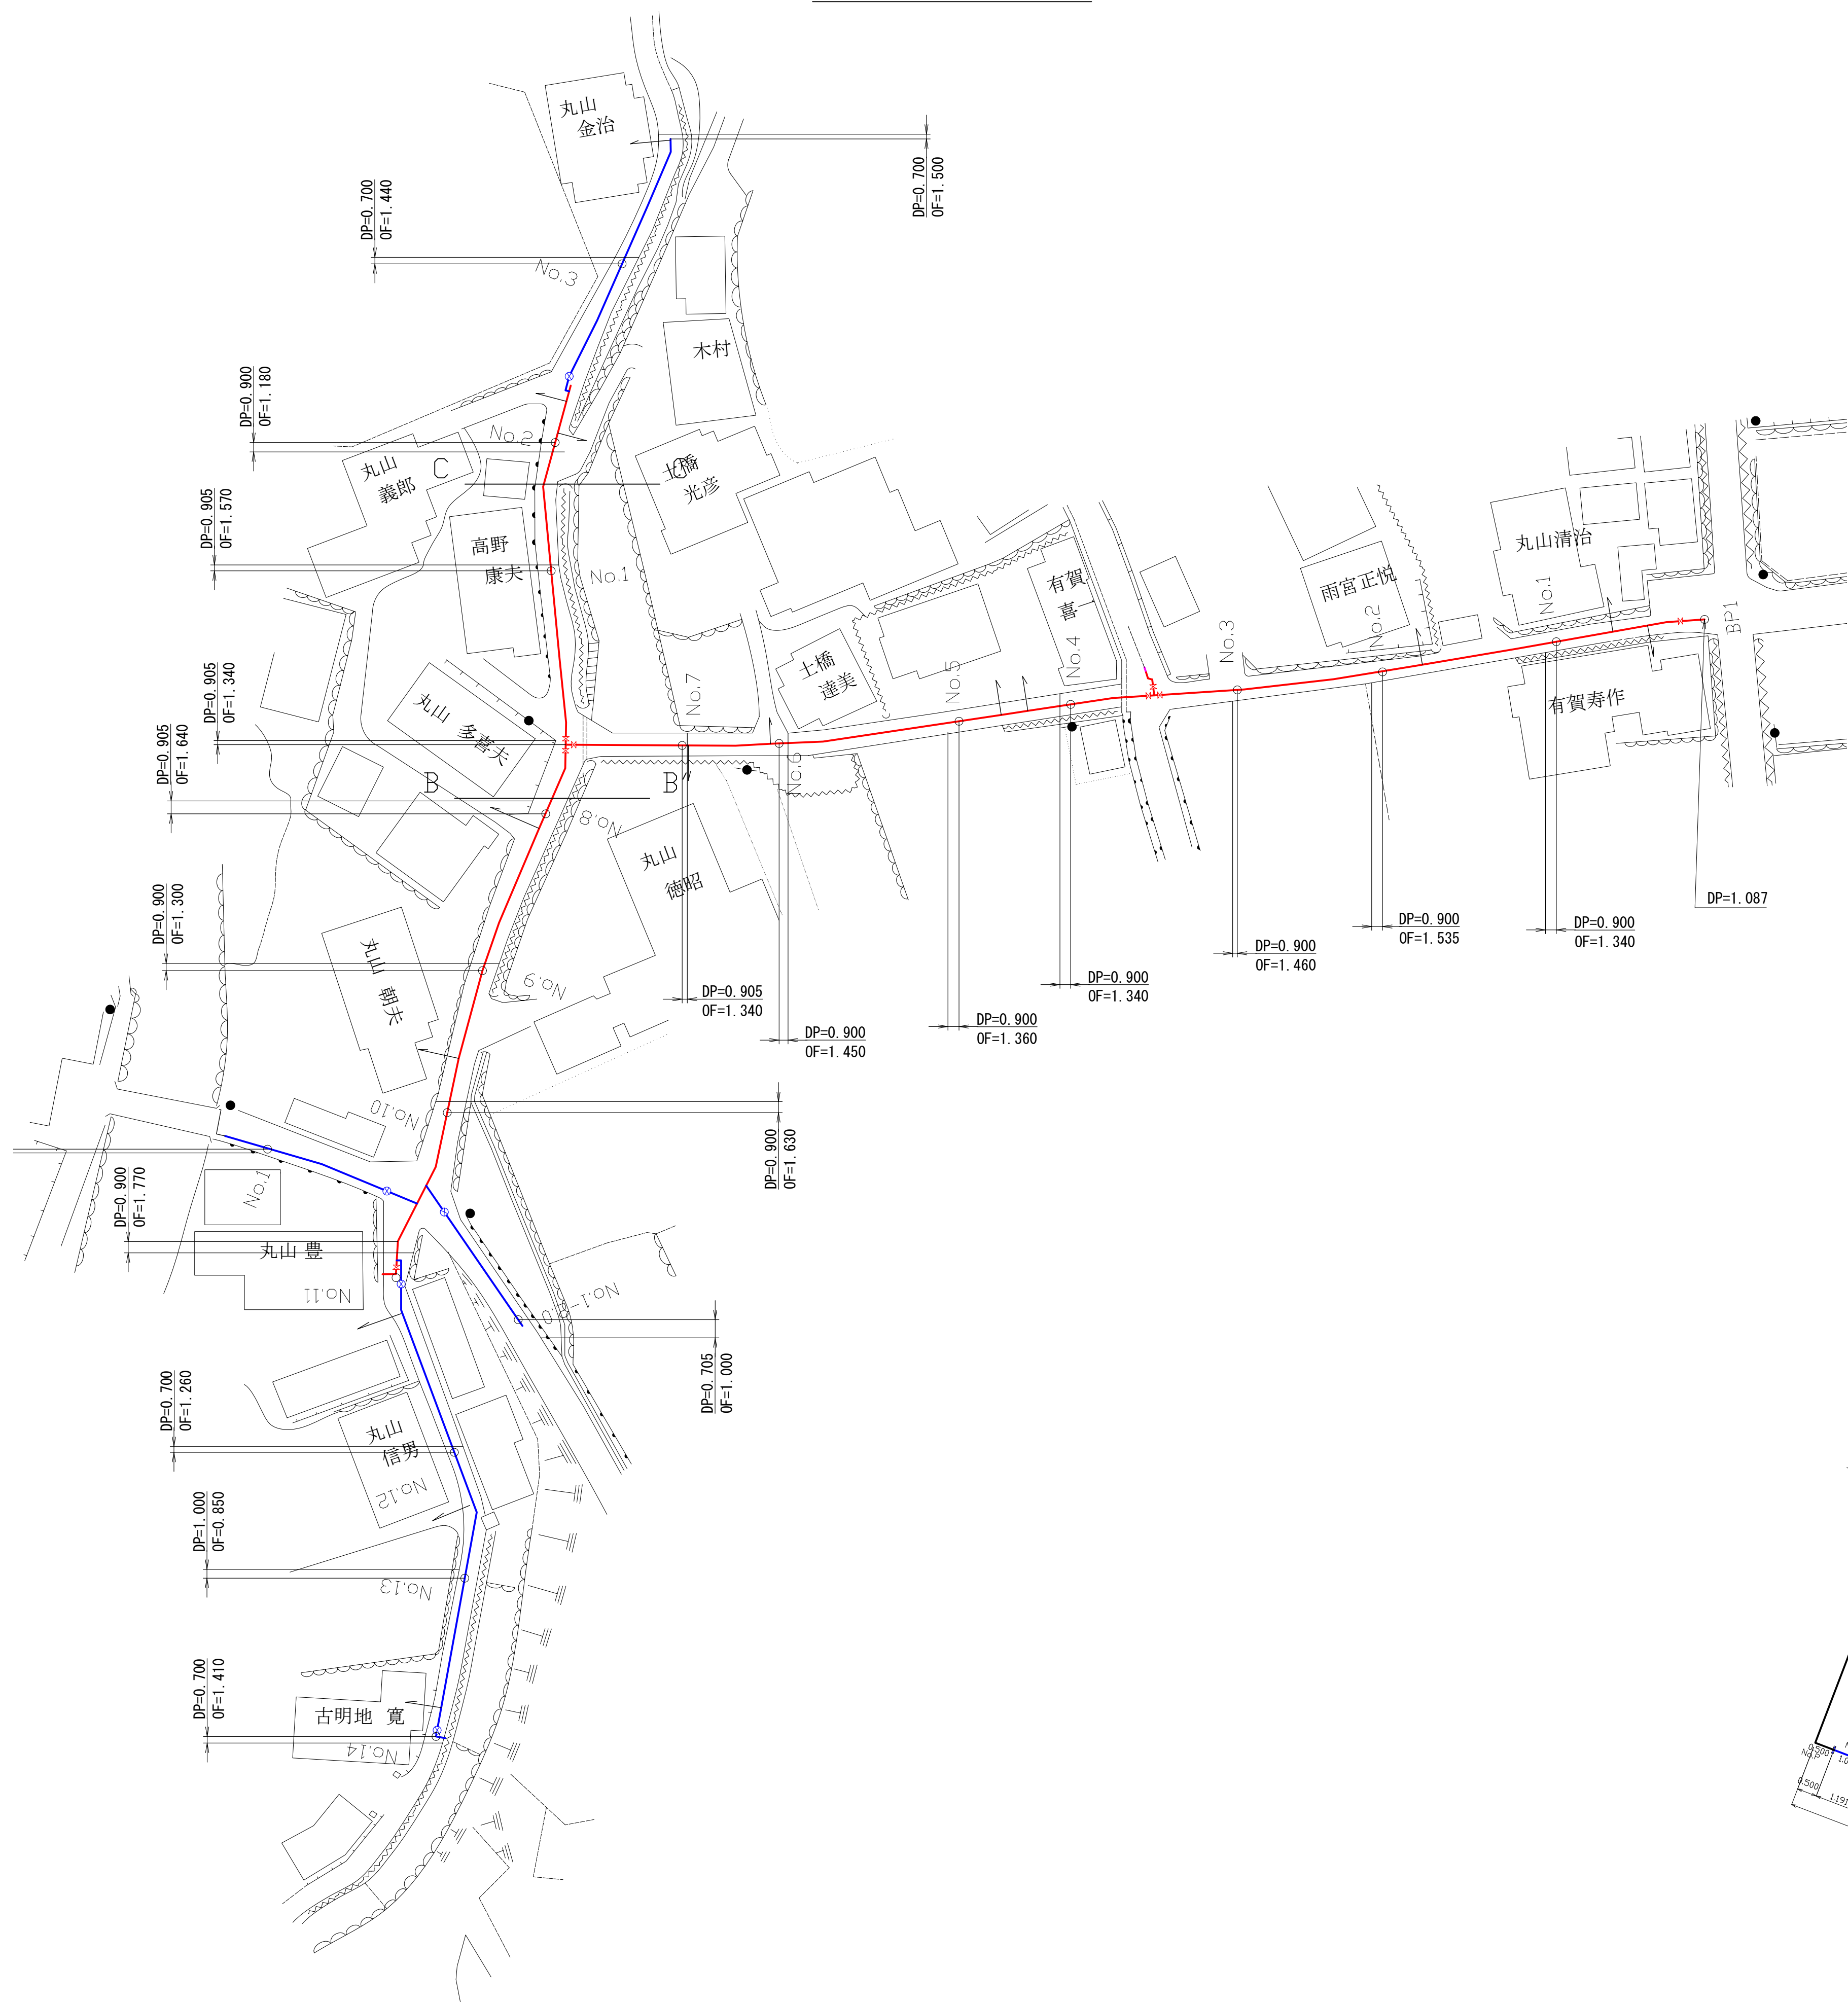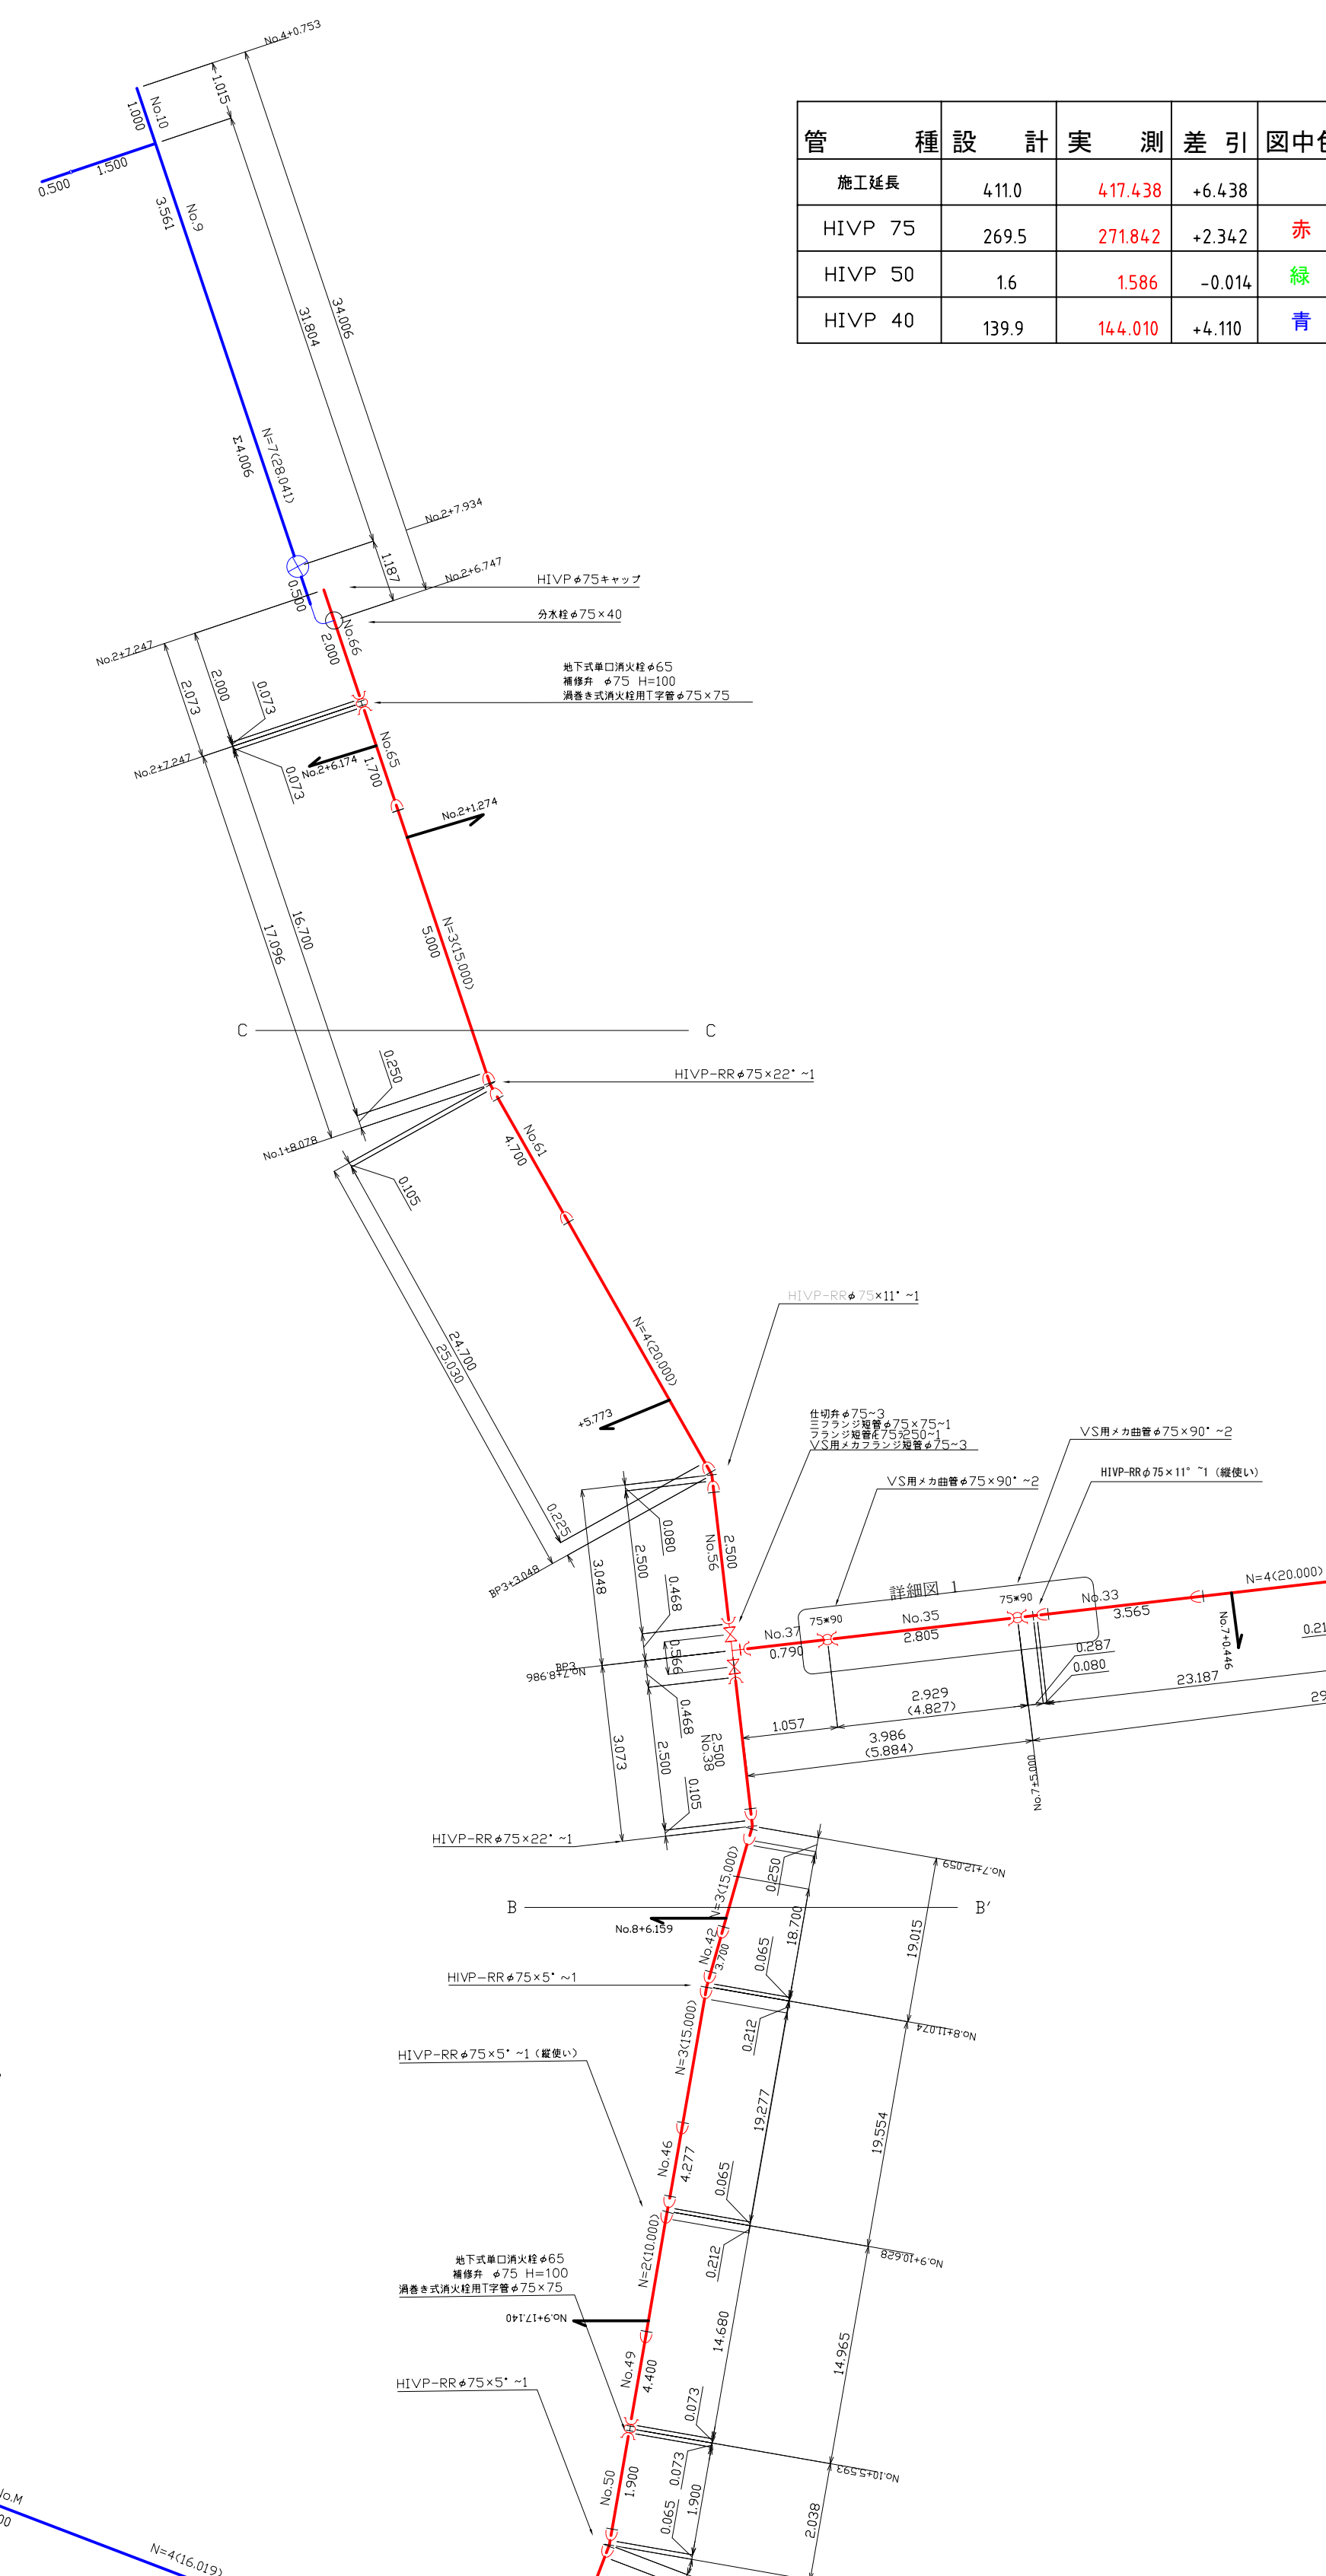配管図 $S=1:100$ 

管 種	設 計	実 測	差 引	図中色
施工延長	411.0	417.438	+6.438	
H1P 75	269.5	271.862	+2.362	赤
H1P 50	16	1586	-0.014	緑
H1P 40	139.9	144.010	+4.110	青

工事名	簡易水道配水管布設（第10工区）工事		
図面名	完成図、配管図・断面図		
作成年月日	2009-01-30		
縮尺	図示	図面番号	3/3
会社名	雨宮設備株式会社		
事業者名	山梨市 水道課		